



LEYENDA TUBERÍA EXTINCIÓN DE INCENDIOS	
SIMBOLOGÍA	DESCRIPCIÓN
	TUBERÍA ROCIADORES (ACERO NEGRO UNE-EN 10255 SERIE M CON DOS CAPAS DE ANTIOXIDANTE Y DOS CAPAS DE ACABADO DE COLOR A DEFINIR POR LA D.F.)
	MONTANTE
	VÁLVULA DE PASO
	ROCIADOR MONTANTE DN15, K=80, 68°C
	ROCIADOR COLGANTE DN15, K=80, 68°C
	ROCIADOR DE PARED DN15, K=80, 68°C
NOTA: LOS ELEMENTOS VISTOS Y EN EL INTERIOR DE LOS FALSOS TECHOS DE LAMAS, SERÁN DEL COLOR SEGÚN LOS PLANOS DE LA COLECCIÓN DE ARQUITECTURA.	


PROMOTOR **Ajuntament de Santa Eulària des Riu**  
 Sant Carles Santa Gertrudis Santa Eulària Janda Puig d'en Vall

PROYECTO MANZANA 7 - PLAN PARCIAL XARC  
**FASE II PALACIO DE CONGRESOS DE SANTA EULARIA DES RIU**  
 PROYECTO DE ACTIVIDADES: **MEDIDAS CORRECTORA**

PLANO  
**INSTALACION DE PROTECCION CONTRA INCENDIOS (ROCS).**  
**PLANTA SOTANO**

ESCALA 1/150  
 FECHA OCTUBRE 23  
 NUMERO PLANO IPC05

AUTOR **ANGEL GUERRERO CASTELLS**  
 DOCTOR POR LA UPC  
 INGENIERO INDUSTRIAL  
 FUNCIONARIO DE CARRERA  
 Carrer de Venda des Coloms, 10 2º 07840 Santa Eulària des Riu  
 enguerr@santereularia.com

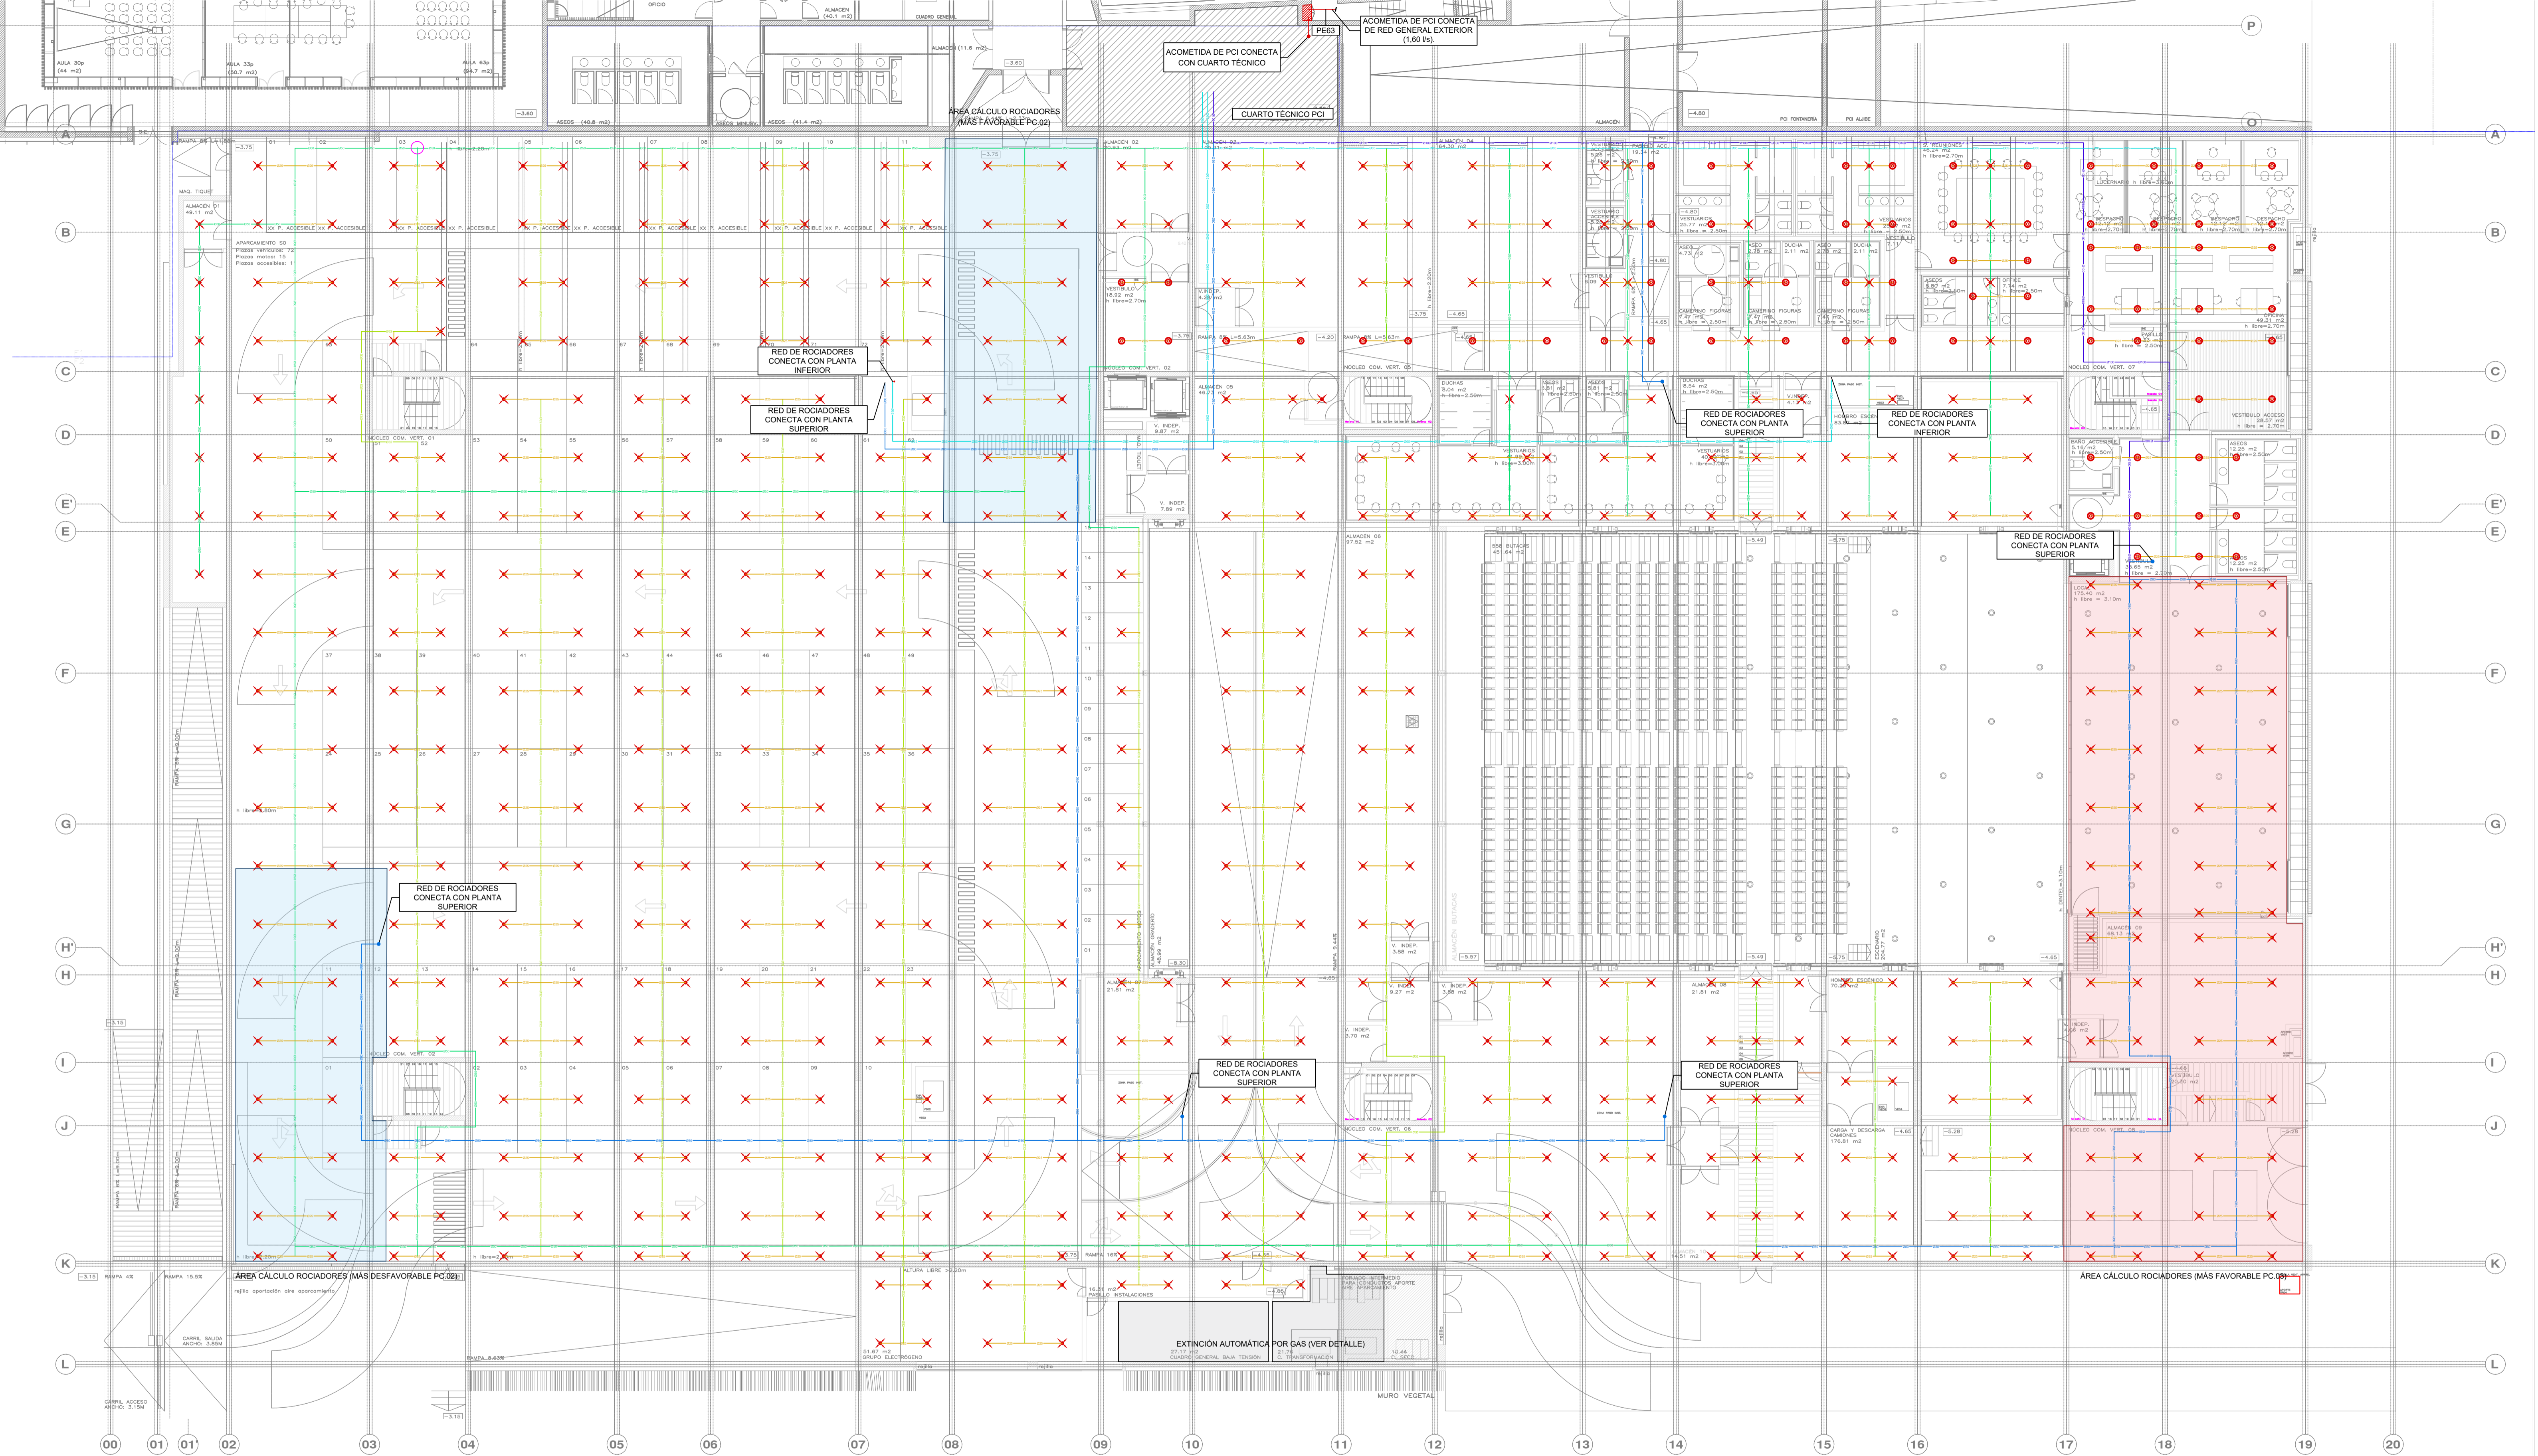

LEYENDA TUBERÍA EXTINCIÓN DE INCENDIOS	
SIMBOLOGÍA	DESCRIPCIÓN
	TUBERÍA ROCIADORES (ACERO NEGRO UNE-EN 10255 SERIE M CON DOS CAPAS DE ANTIOXIDANTE Y DOS CAPAS DE ACABADO DE COLOR A DEFINIR POR LA D.F.)
	MONTANTE
	VÁLVULA DE PASO
	ROCIADOR MONTANTE DN15, K=80, 68°C
	ROCIADOR COLGANTE DN15, K=80, 68°C
	ROCIADOR DE PARED DN15, K=80, 68°C

NOTA:  
LOS ELEMENTOS VISTOS Y EN EL INTERIOR DE LOS FALSOS TECHOS DE LAMINAS, SERÁN DEL COLOR SEGÚN LOS PLANOS DE LA COLECCIÓN DE ARQUITECTURA

PROMOTOR **Ajuntament de Santa Eulària des Riu**  
Sant Carles Santa Gertrudis Santa Eulària Janda Puig d'en Vall


PROYECTO MANZANA 7 - PLAN PARCIAL XARC  
**FASE II PALACIO DE CONGRESOS DE SANTA EULÀRIA DES RIU**  
PROYECTO DE ACTIVIDADES: **MEDIDAS CORRECTORAS**

PLANO **INSTALACION DE PROTECCION CONTRA INCENDIOS (ROCS).**  
**PLANTA BAJA**

ESCALA 1/150  
FECHA OCTUBRE 23  
NUMERO PLANO **IPC06**

AUTOR **ANGEL GUERRERO CASTELLS**  
DOCTOR POR LA UPC  
INGENIERO INDUSTRIAL  
FUNCIONARIO DE CARRERA  
Carrer de Vanda des Coloms, 10 2º 07840 Santa Eulària des Riu  
engjyer@santaeulària.com

NOTA: LA COTA 85.00 SE CORRESPONDE CON LA +8.00 ABSOLUTA

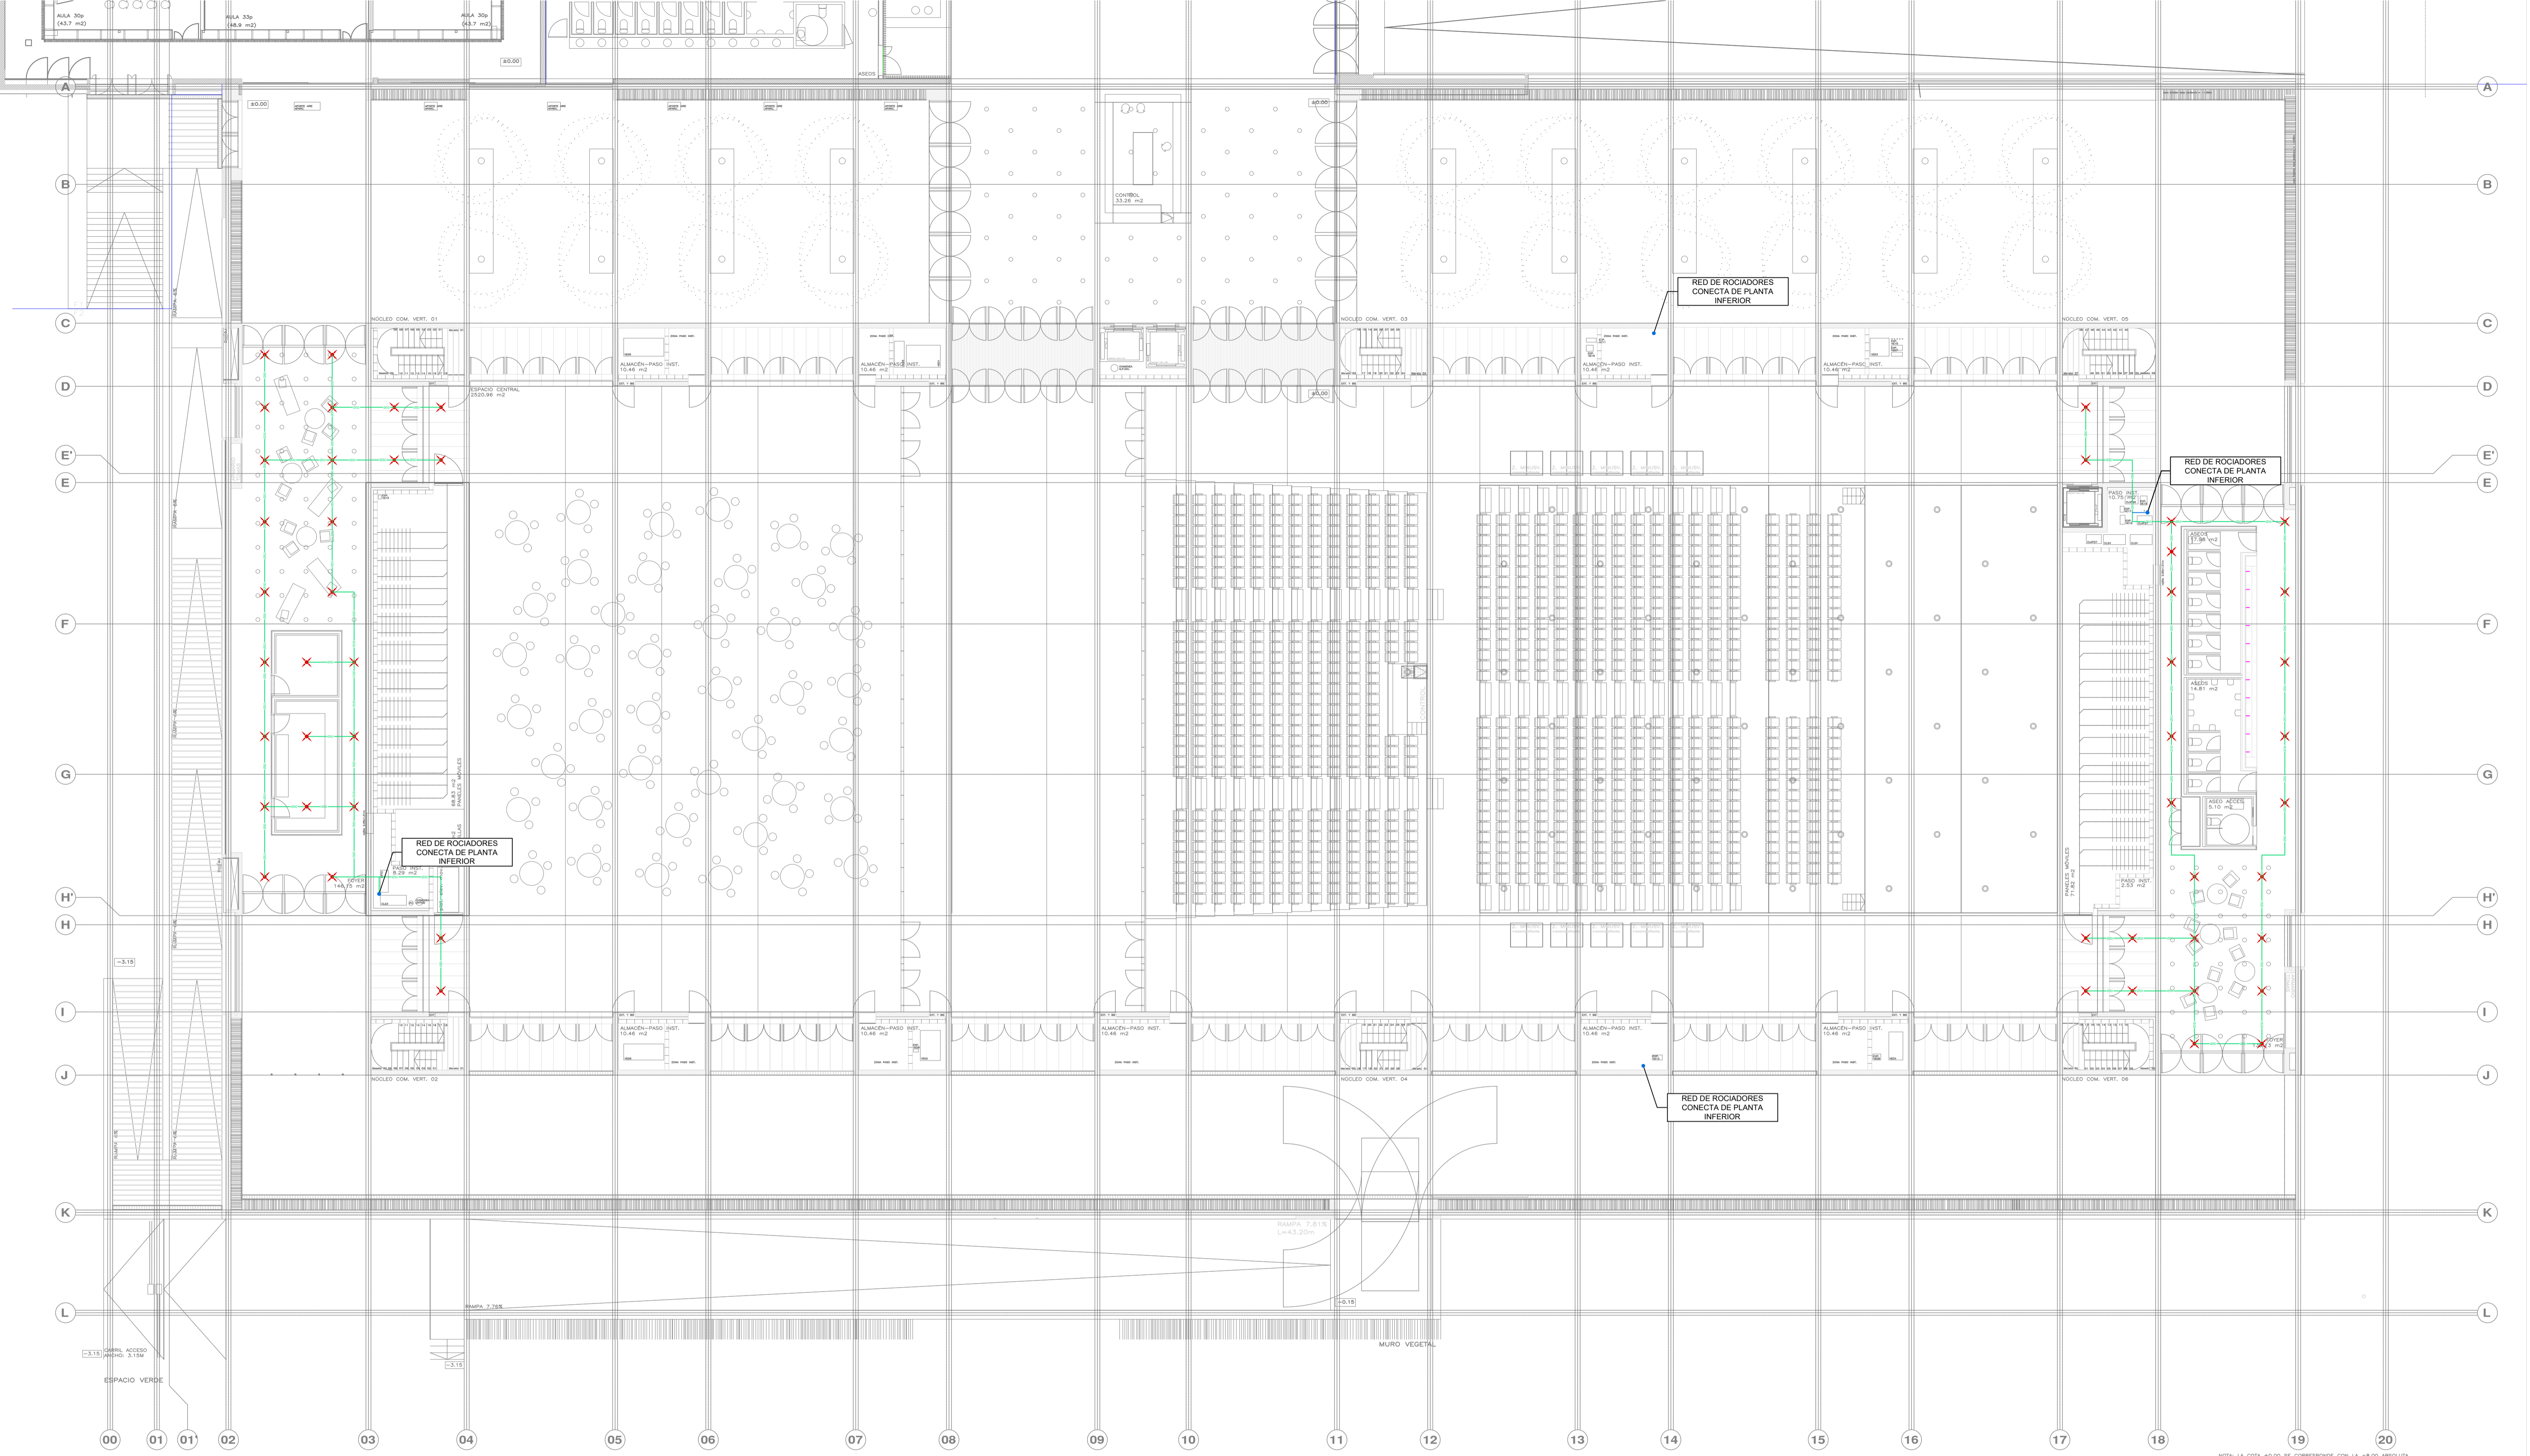

LEYENDA TUBERÍA EXTINCIÓN DE INCENDIOS	
SIMBOLOGÍA	DESCRIPCIÓN
	TUBERÍA ROCIADORES (ACERO NEGRO UNE-EN 10255 SERIE M CON DOS CAPAS DE ANTIOXIDANTE Y DOS CAPAS DE ACABADO DE COLOR A DEFINIR POR LA D.F.)
	MONTANTE
	VÁLVULA DE PASO
	ROCIADOR MONTANTE DN15, K=80, 68°C
	ROCIADOR COLGANTE DN15, K=80, 68°C
	ROCIADOR DE PARED DN15, K=80, 68°C

NOTA:  
LOS ELEMENTOS VISTOS Y EN EL INTERIOR DE LOS FALSOS TECHOS DE LAMAS, SERÁN DEL COLOR SEGÚN LOS PLANOS DE LA COLECCIÓN DE ARQUITECTURA

PROMOTOR **Ajuntament de Santa Eulària des Riu**  
 Sant Carles Santa Gertrudis Santa Eulària Janda Puig d'en Valló


PROYECTO MANZANA 7 - PLAN PARCIAL XARC  
**FASE II PALACIO DE CONGRESOS DE SANTA EULARIA DES RIU**  
 PROYECTO DE ACTIVIDADES: **MEDIDAS CORRECTORAS**

PLANO  
**INSTALACION DE PROTECCION CONTRA INCENDIOS (ROCS).**  
**PLANTA ACCESO**

ESCALA 1/150  
 FECHA OCTUBRE 23  
 NUMERO PLANO **IPC07**

AUTOR  
**ANGEL GUERRERO CASTELLS**  
 DOCTOR POR LA UIPC  
 INGENIERO INDUSTRIAL  
 FUNCIONARIO DE CARRERA  
 Carrer de Venda des Coloms, 10 21 07840 Santa Eulària des Riu  
 enguerr@santereulària.com

NOTA: LA COTA 80.00 SE CORRESPONDE CON LA +8.00 ABSOLUTA

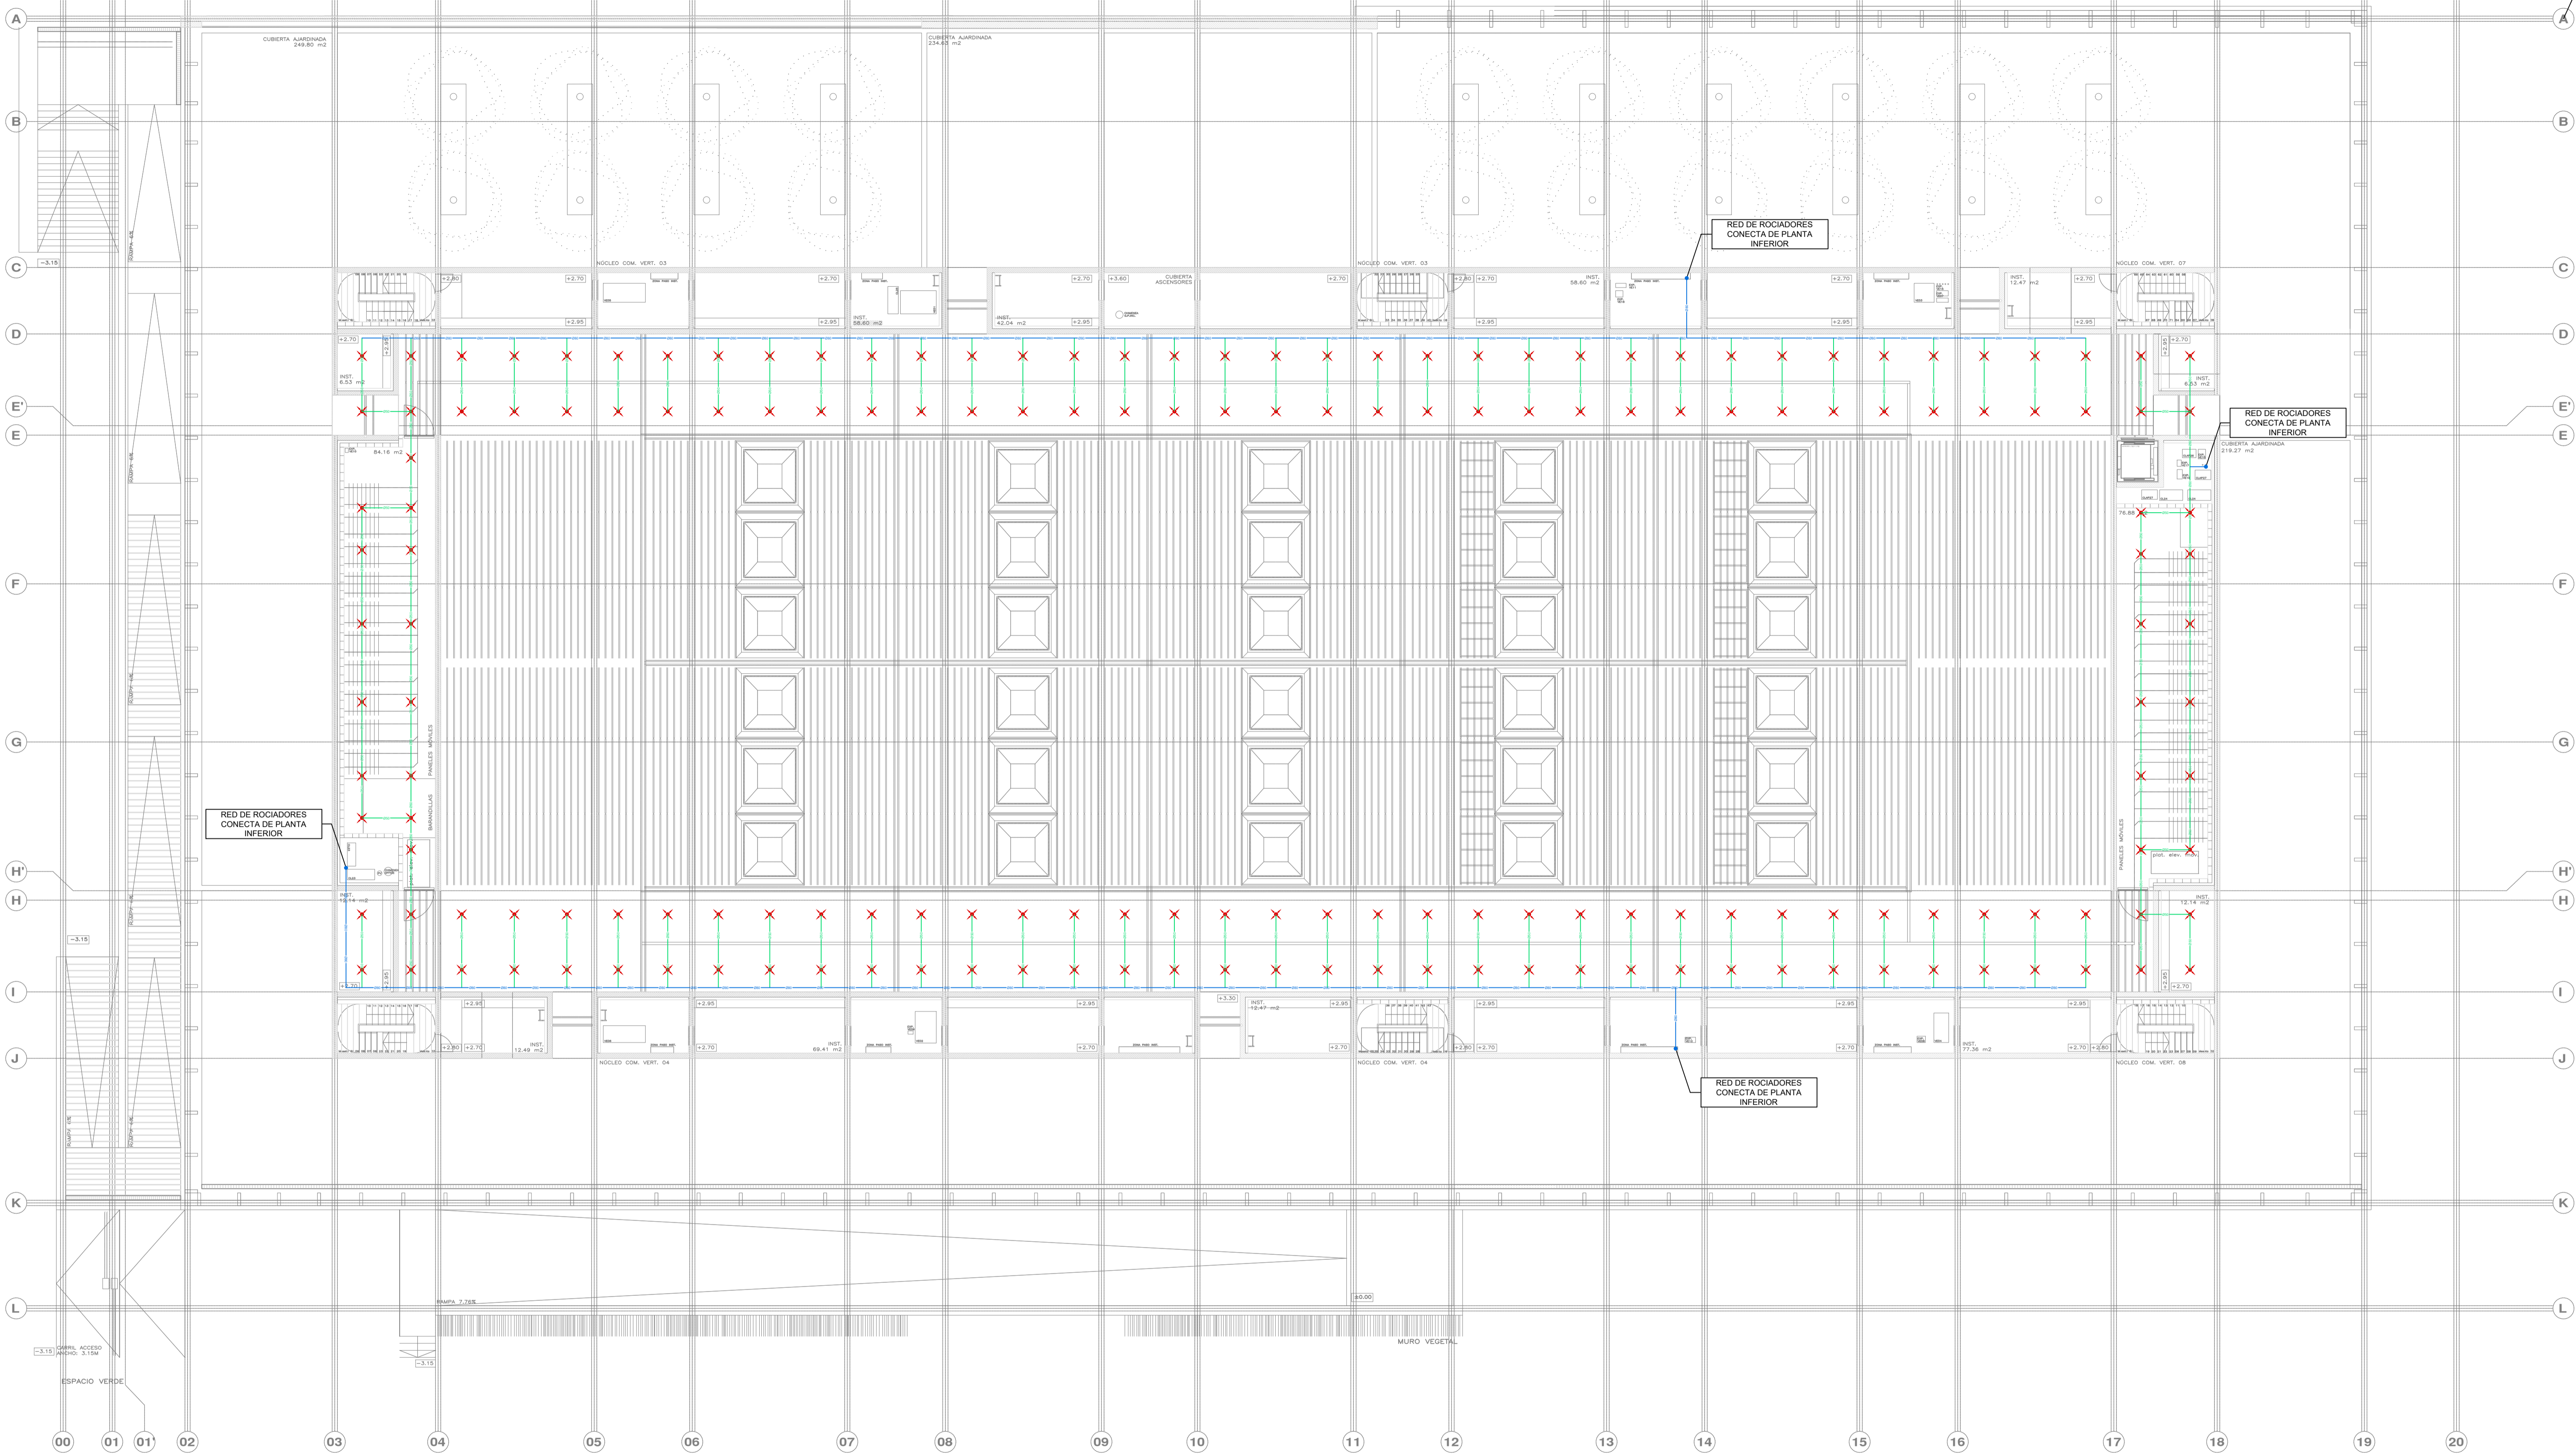

LEYENDA TUBERÍA EXTINCIÓN DE INCENDIOS	
SIMBOLOGÍA	DESCRIPCIÓN
	TUBERÍA ROCIADORES (ACERO NEGRO UNE-EN 10255 SERIE M CON DOS CAPAS DE ANTIOXIDANTE Y DOS CAPAS DE ACABADO DE COLOR A DEFINIR POR LA D.F.)
	MONTANTE
	VÁLVULA DE PASO
	ROCIADOR MONTANTE DN15, K=80, 68°C
	ROCIADOR COLGANTE DN15, K=80, 68°C
	ROCIADOR DE PARED DN15, K=80, 68°C

NOTA:  
LOS ELEMENTOS VISTOS Y EN EL INTERIOR DE LOS FALSOS TECHOS DE LAMAS, SERÁN DEL COLOR SEGÚN LOS PLANOS DE LA COLECCIÓN DE ARQUITECTURA

PROMOTOR **Ajuntament de Santa Eulària des Riu**  
 Sant Carles Santa Gertrudis Santa Eulària Janda Puig d'en Vall


PROYECTO MANZANA 7 - PLAN PARCIAL XARC  
**FASE II PALACIO DE CONGRESOS DE SANTA EULARIA DES RIU**  
 PROYECTO DE ACTIVIDADES: **MEDIDAS CORRECTORAS**

PLANO  
**INSTALACION DE PROTECCION CONTRA INCENDIOS (ROCS).**  
**PLANTA ALTILLO**

ESCALA 1/150  
 FECHA OCTUBRE 23  
 NUMERO PLANO **IPC08**

AUTOR  
**ANGEL GUERRERO CASTELLS**  
 DOCTOR POR LA UIPC  
 INGENIERO INDUSTRIAL  
 FUNCIONARIO DE CARRERA  
 Carrer de Venda des Coloms, 10 21 07840 Santa Eulària des Riu  
 enguerr@santereulària.com

NOTA: LA COTA ±0.00 SE CORRESPONDE CON LA ±8.00 ABSOLUTA

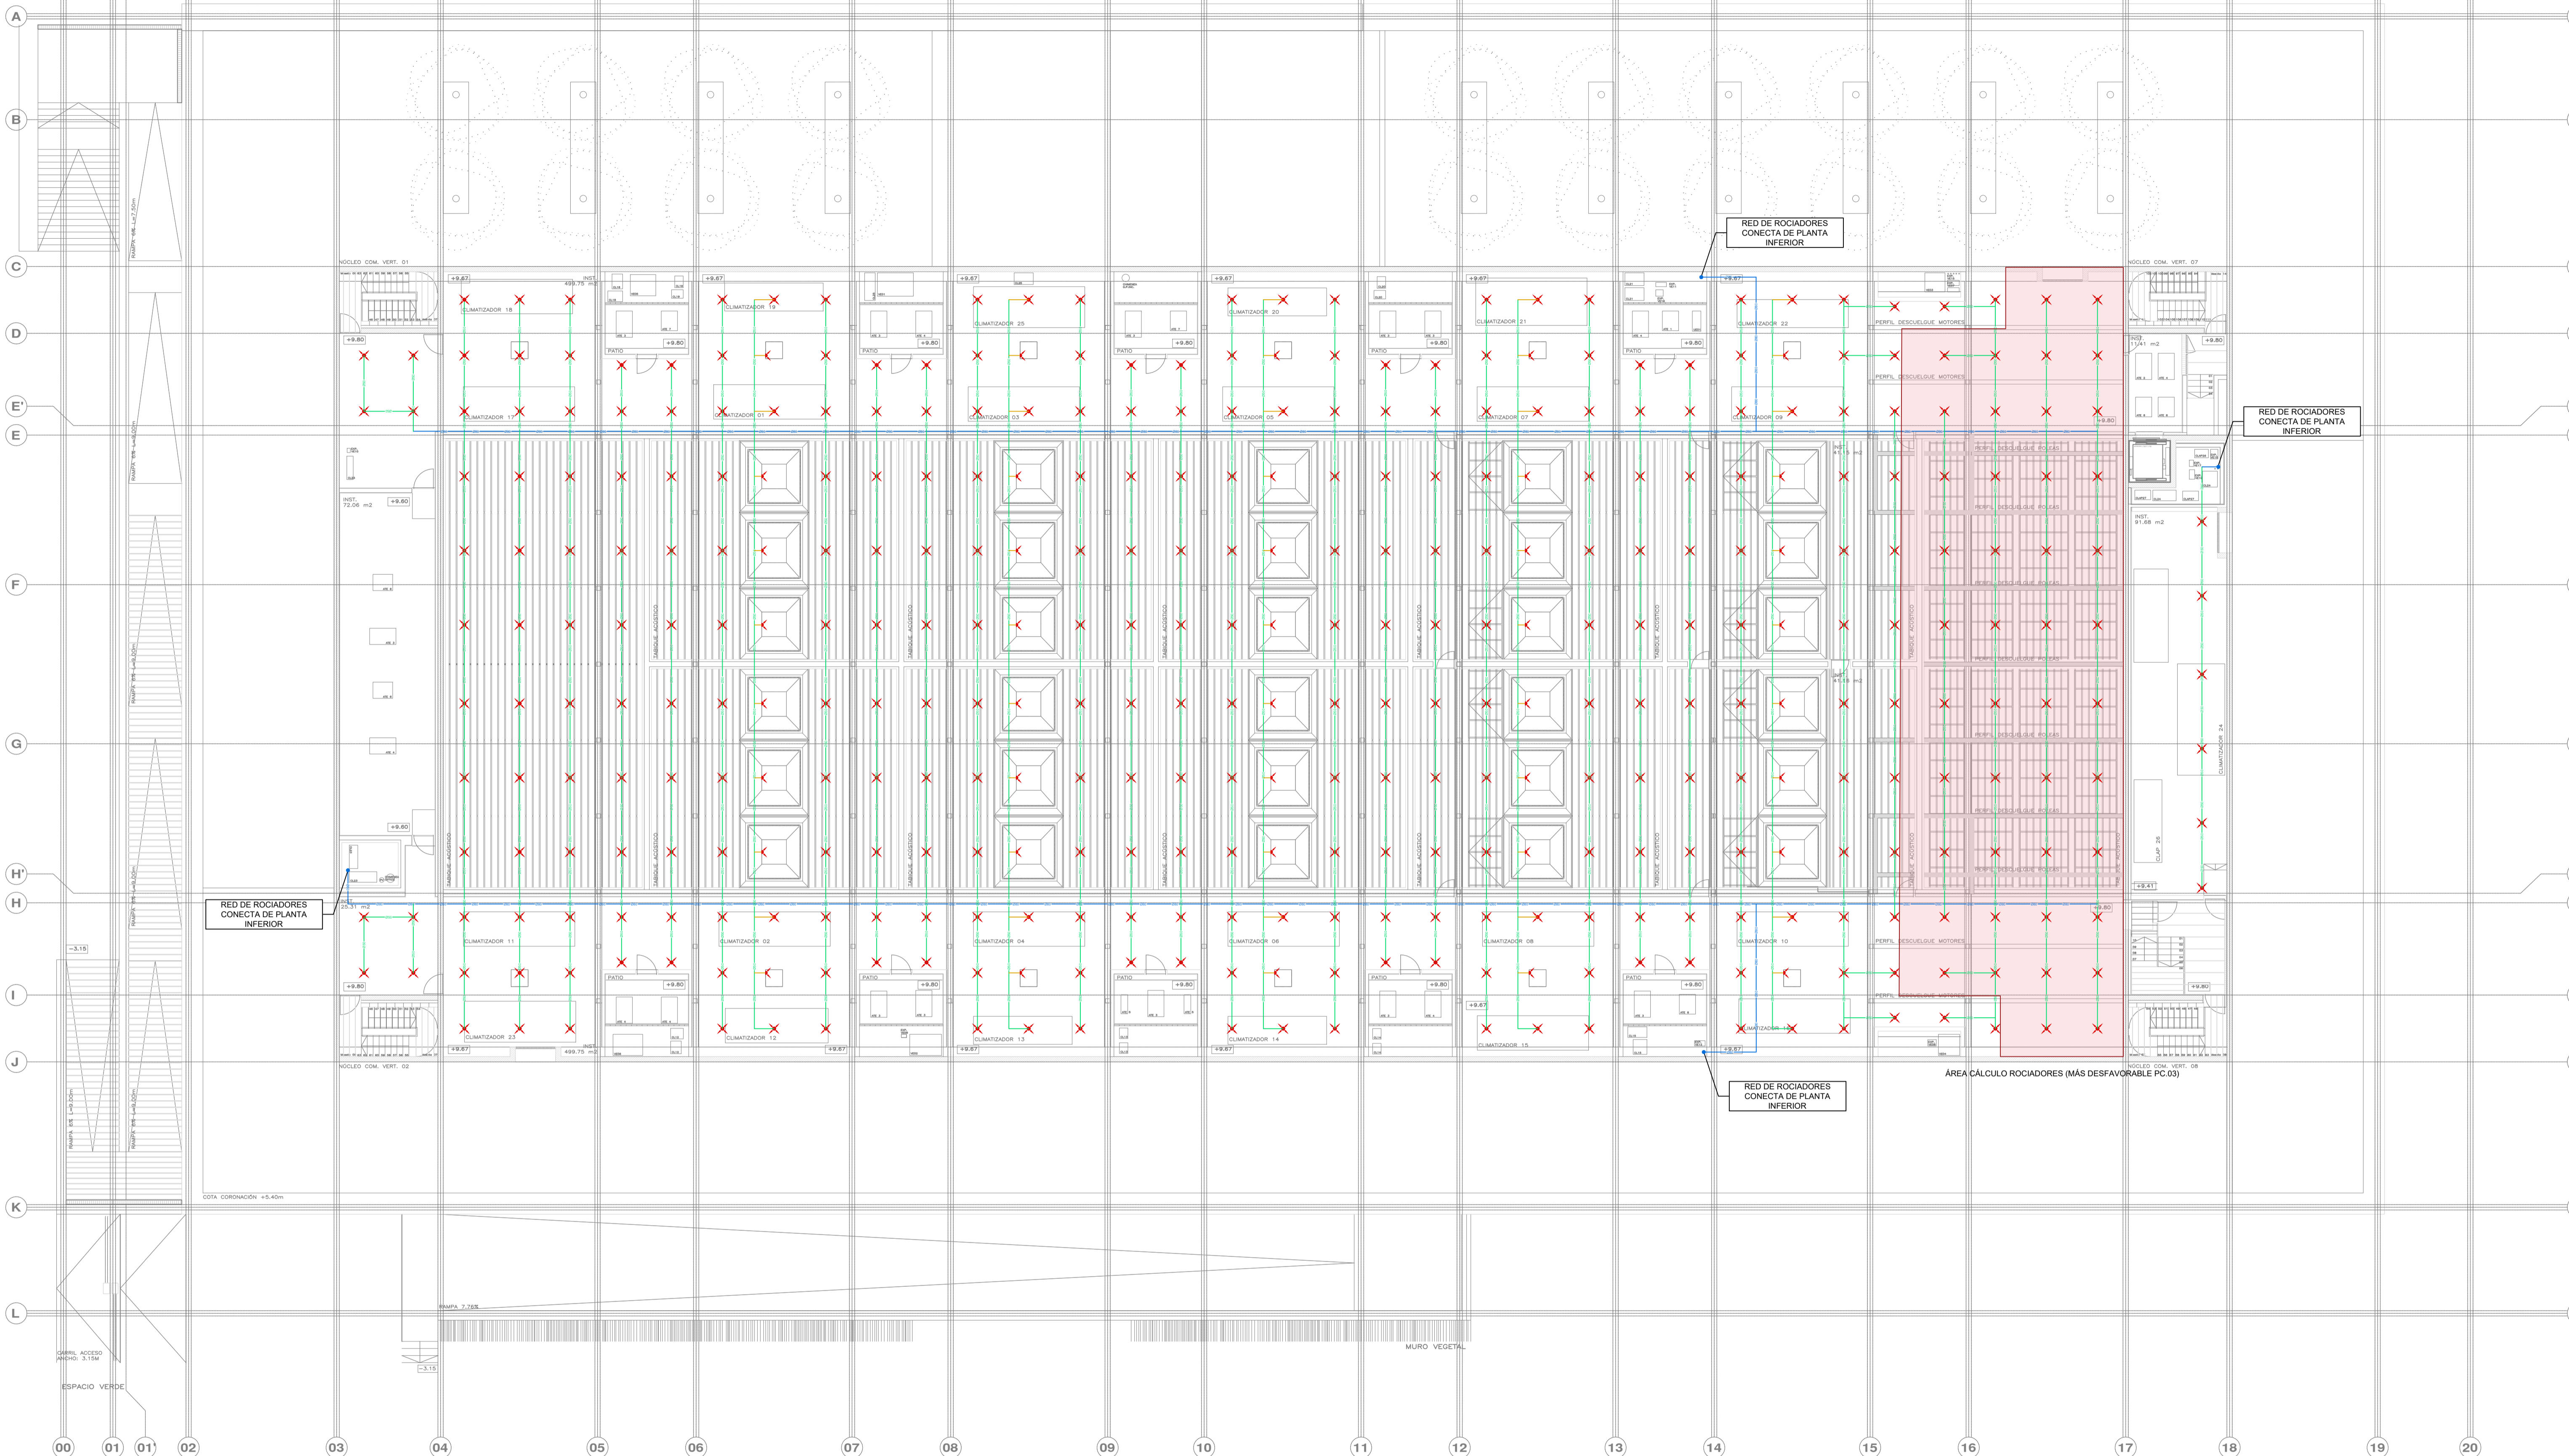

LEYENDA TUBERÍA EXTINCIÓN DE INCENDIOS	
SIMBOLOGÍA	DESCRIPCIÓN
	TUBERÍA ROCIADORES (ACERO NEGRO UNE-EN 10255 SERIE M CON DOS CAPAS DE ANTIOXIDANTE Y DOS CAPAS DE ACABADO DE COLOR A DEFINIR POR LA D.F.)
	MONTANTE
	VÁLVULA DE PASO
	ROCIADOR MONTANTE DN15, K=80, 68°C
	ROCIADOR COLGANTE DN15, K=80, 68°C
	ROCIADOR DE PARED DN15, K=80, 68°C

NOTA:  
LOS ELEMENTOS VISTOS Y EN EL INTERIOR DE LOS FALSOS TECHOS DE LAMINAS, SERÁN DEL COLOR SEGÚN LOS PLANOS DE LA COLECCIÓN DE ARQUITECTURA

PROMOTOR **Ajuntament de Santa Eulària des Riu**  
 Sant Carles Santa Gertrudis Santa Eulària Janda Puig d'en Vallés






PROYECTO MANZANA 7 - PLAN PARCIAL XARC  
**FASE II PALACIO DE CONGRESOS DE SANTA EULÀRIA DES RIU**  
 PROYECTO DE ACTIVIDADES: **MEDIDAS CORRECTORAS**

PLANO  
**INSTALACION DE PROTECCION CONTRA INCENDIOS (ROCS).**  
**ENTREPLANTA CUBIERTA**


ESCALA 1/150  
 FECHA OCTUBRE 23  
 NUMERO PLANO **IPC09**

AUTOR  
**ANGEL GUERRERO CASTELL**  
 DOCTOR POR LA UIPC  
 INGENIERO INDUSTRIAL  
 FUNCIONARIO DE CARRERA  
 Carrer de Venda des Coloms, 10 2º 07840 Santa Eulària des Riu  
 enguerr@sauteulària.com



NOTA: LA COTA 85.00 SE CORRESPONDE CON LA +8.00 ABSOLUTA

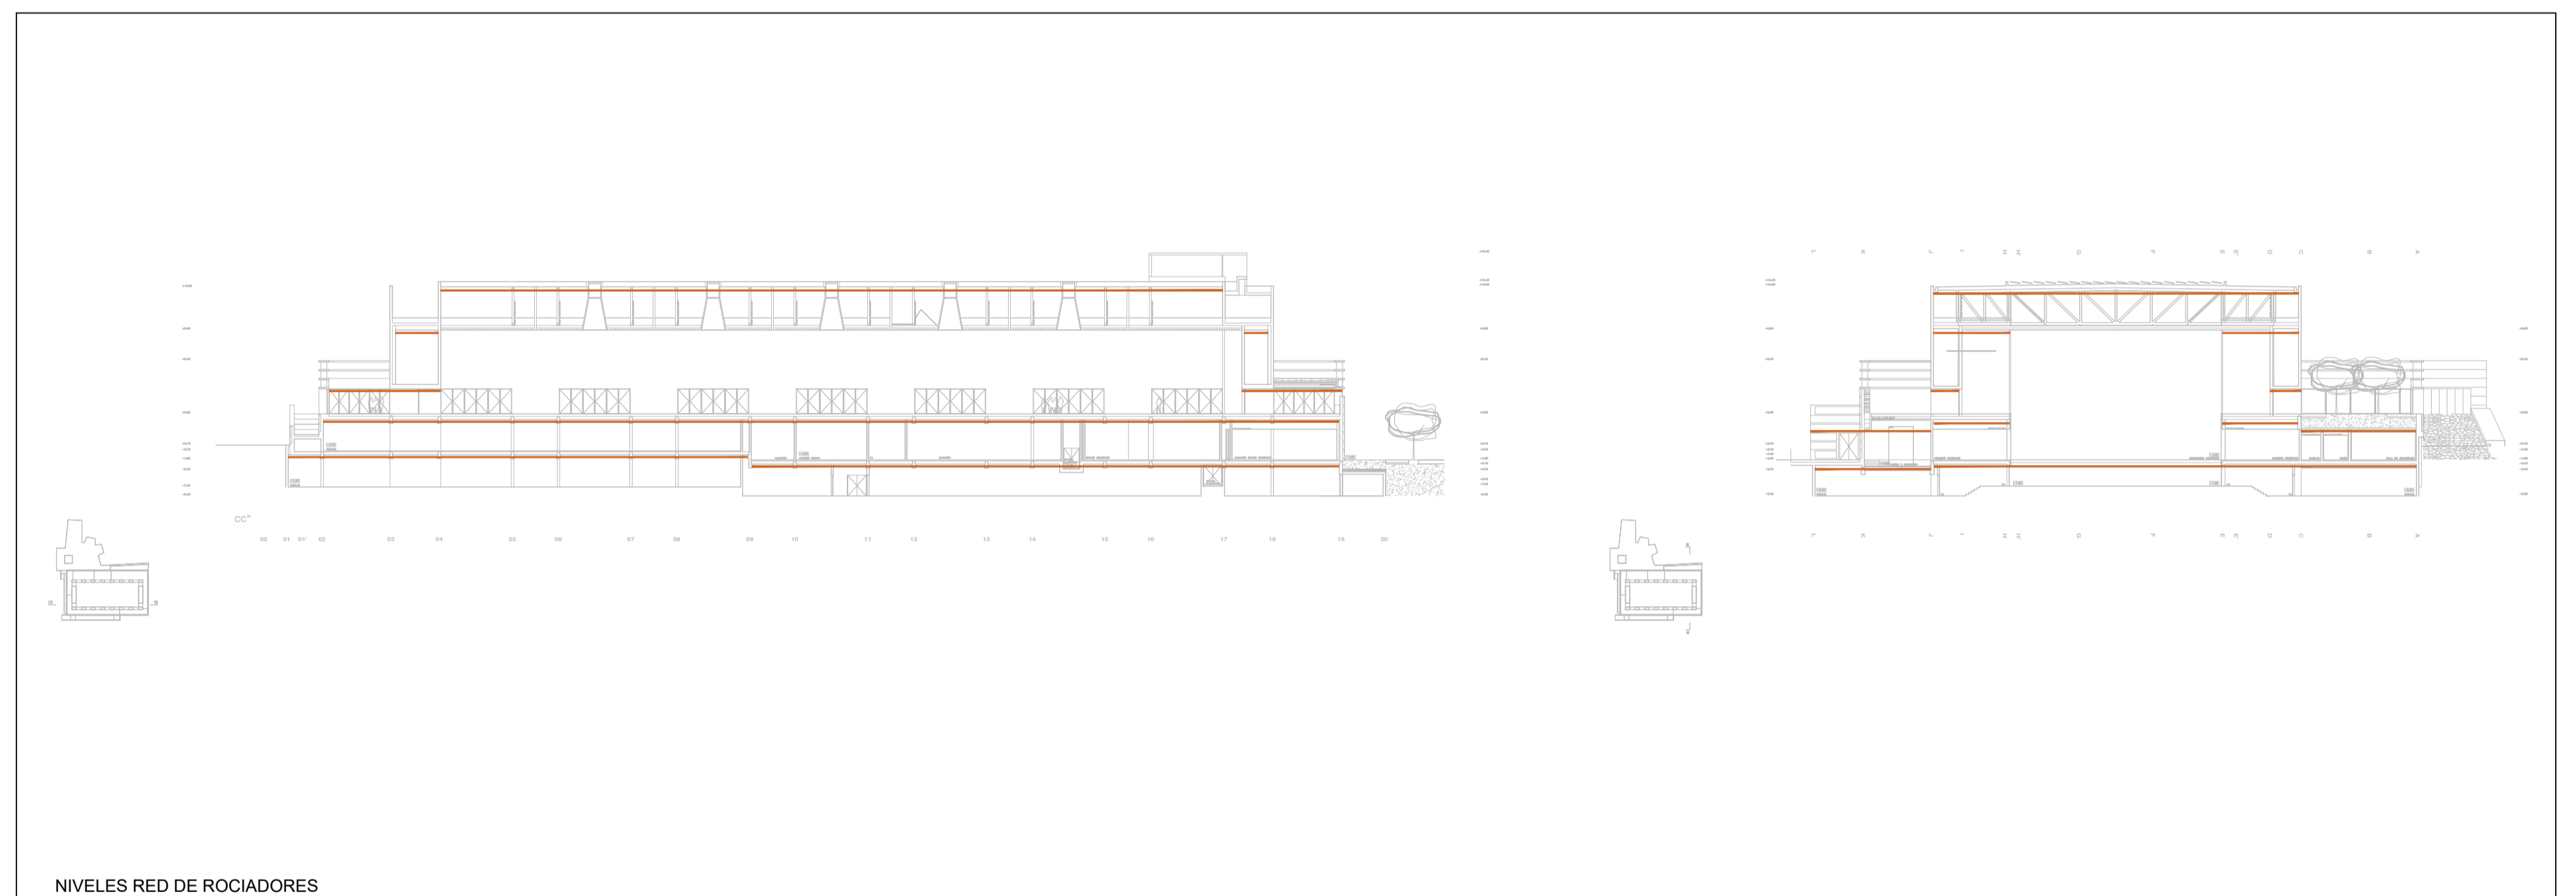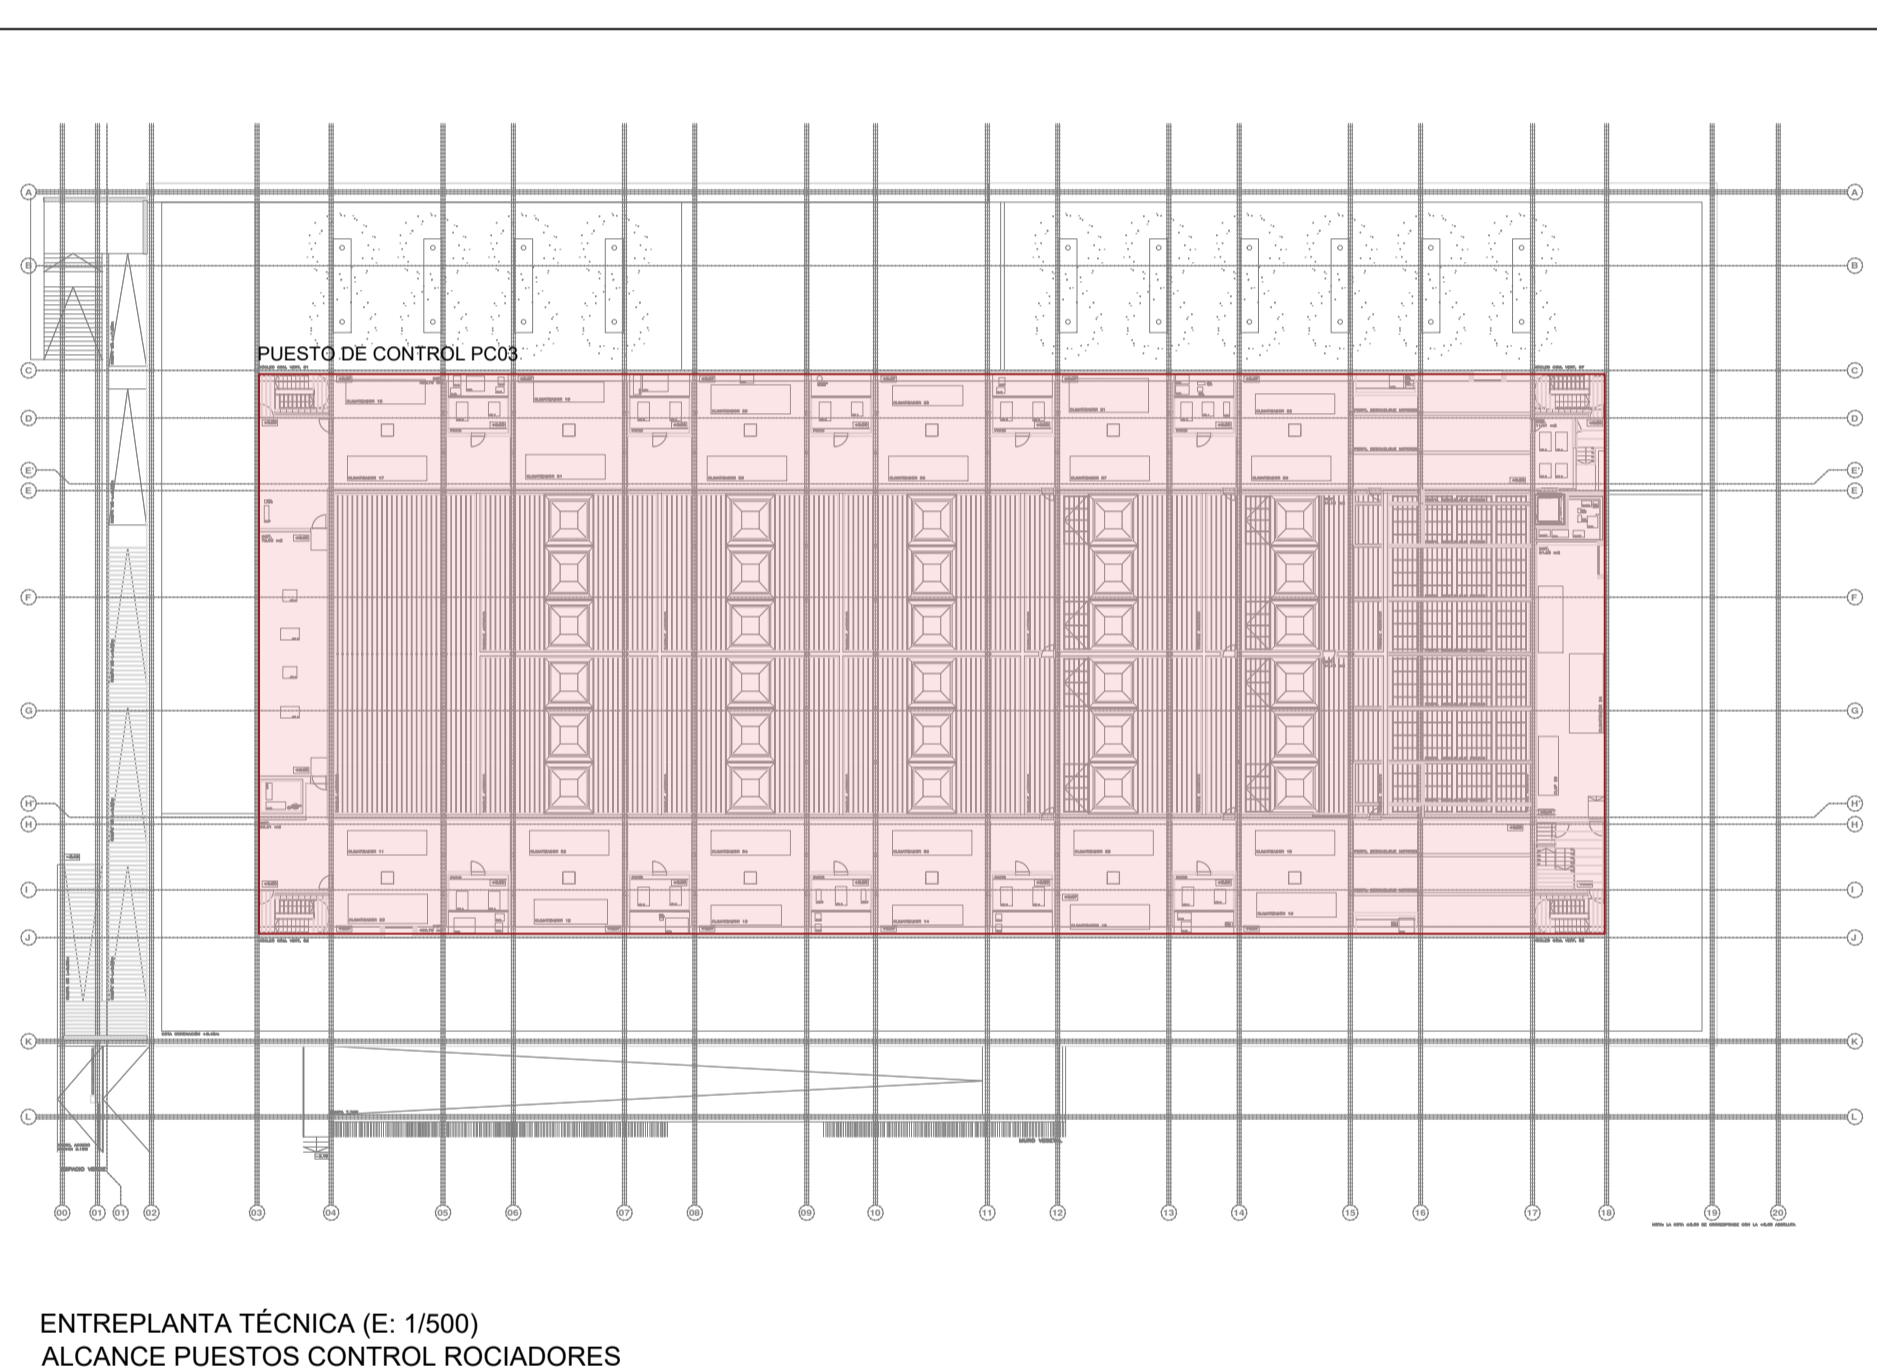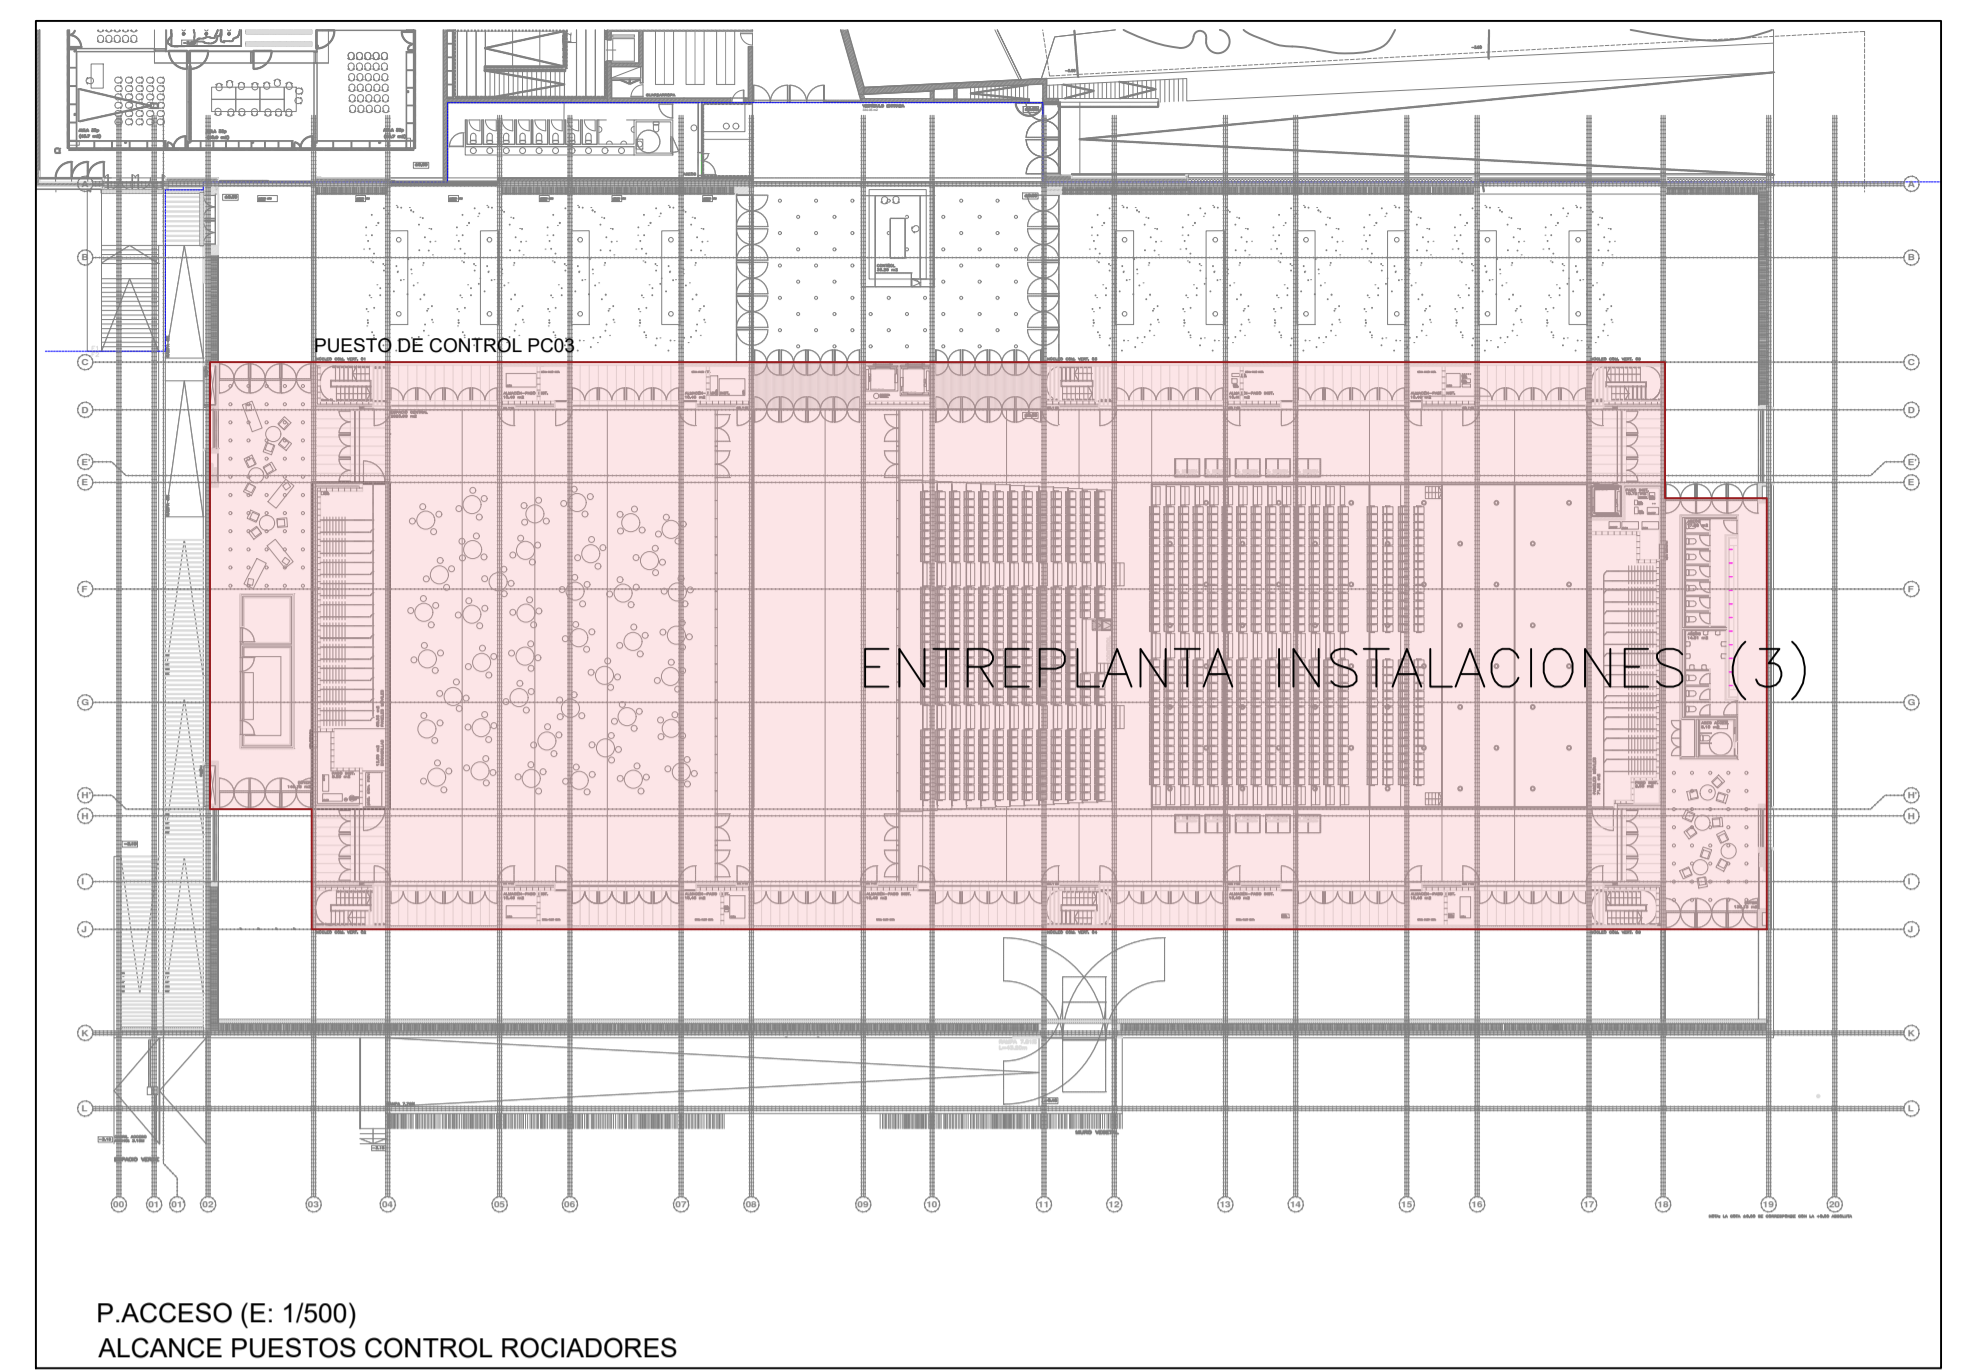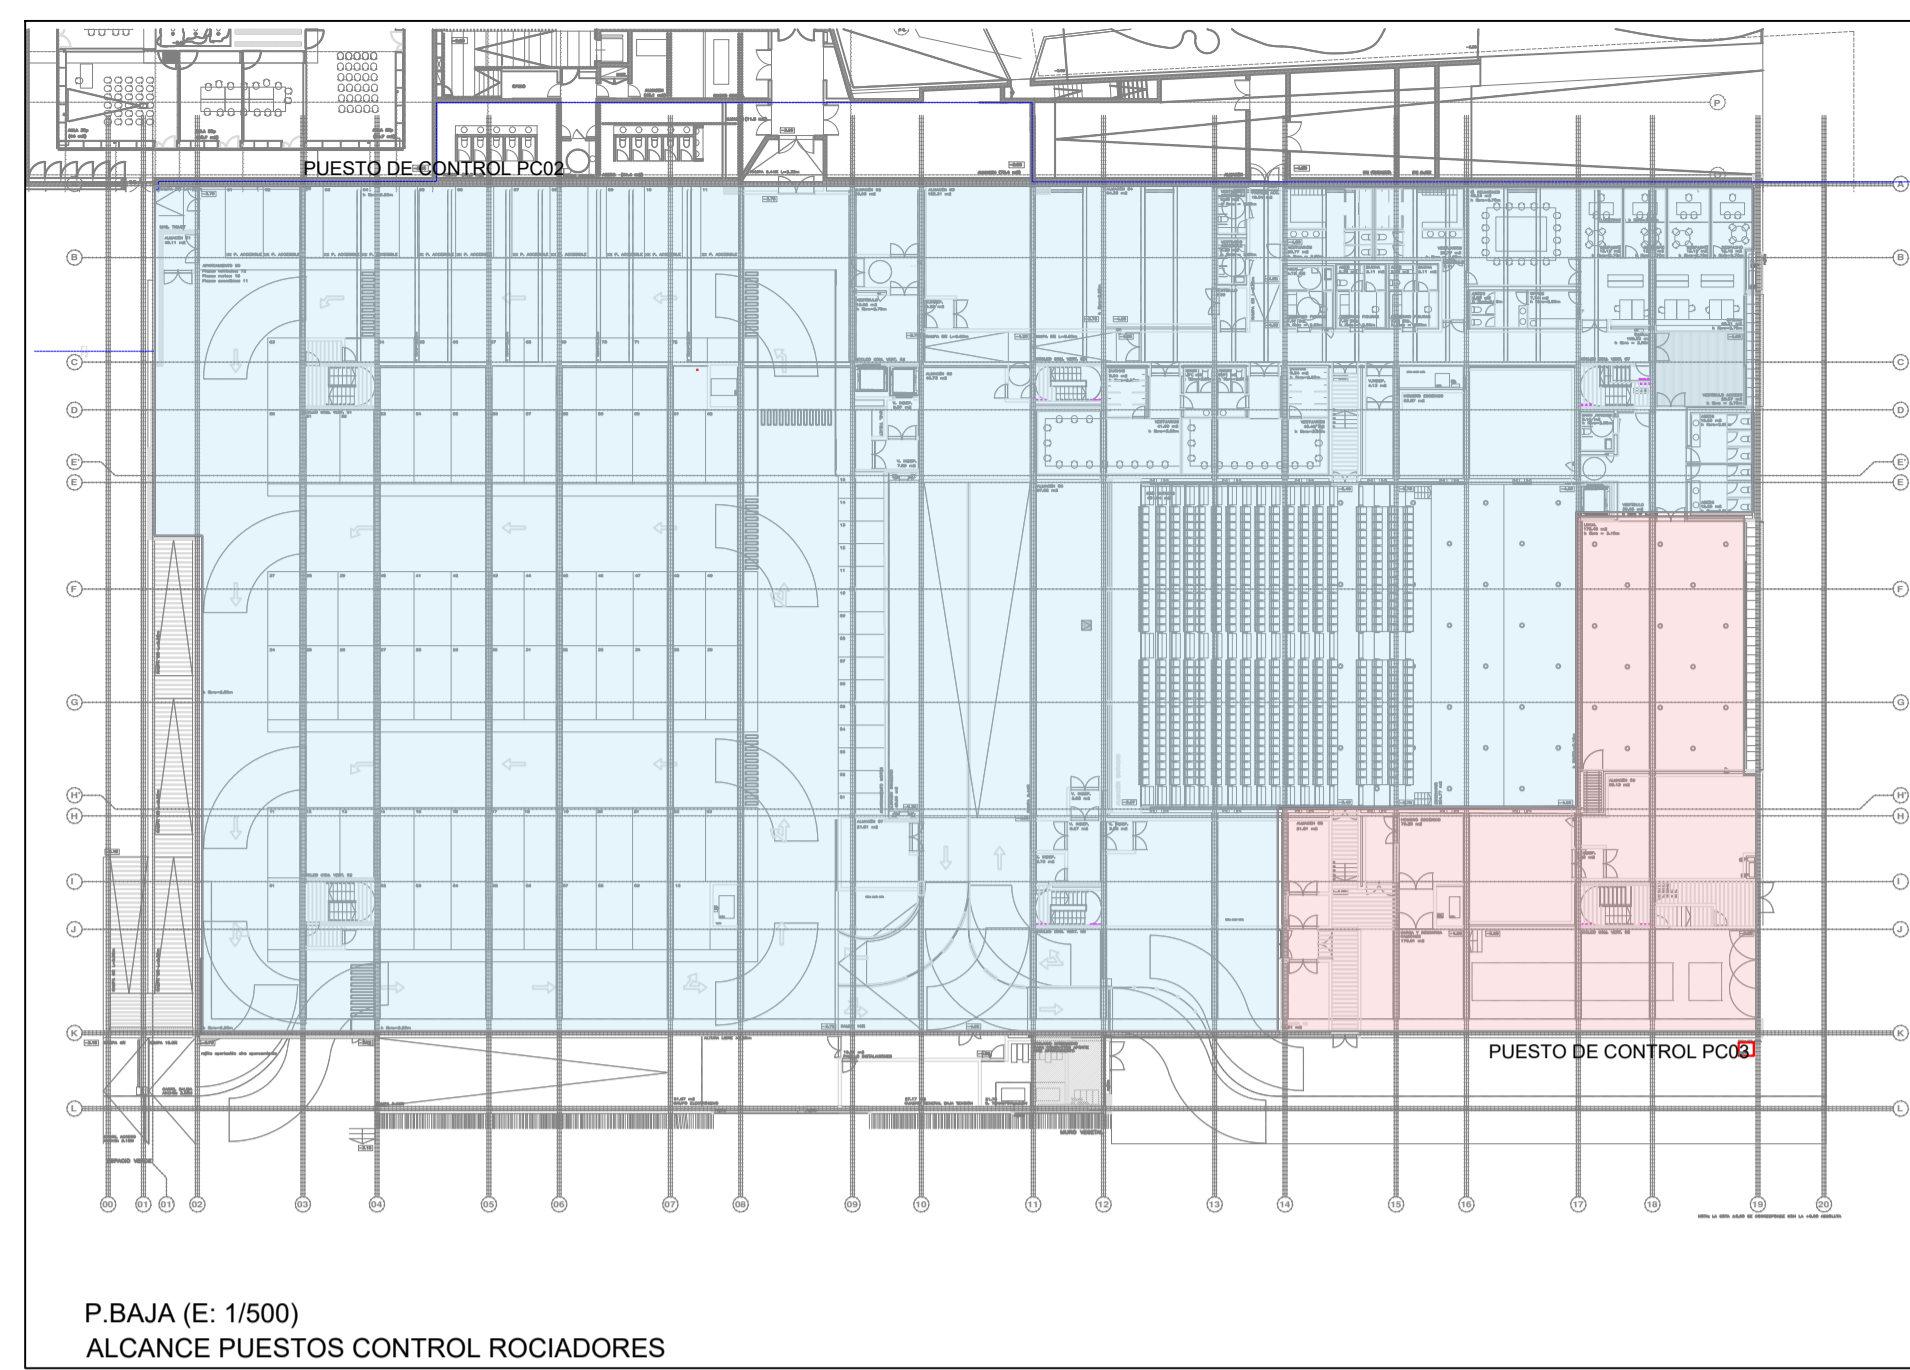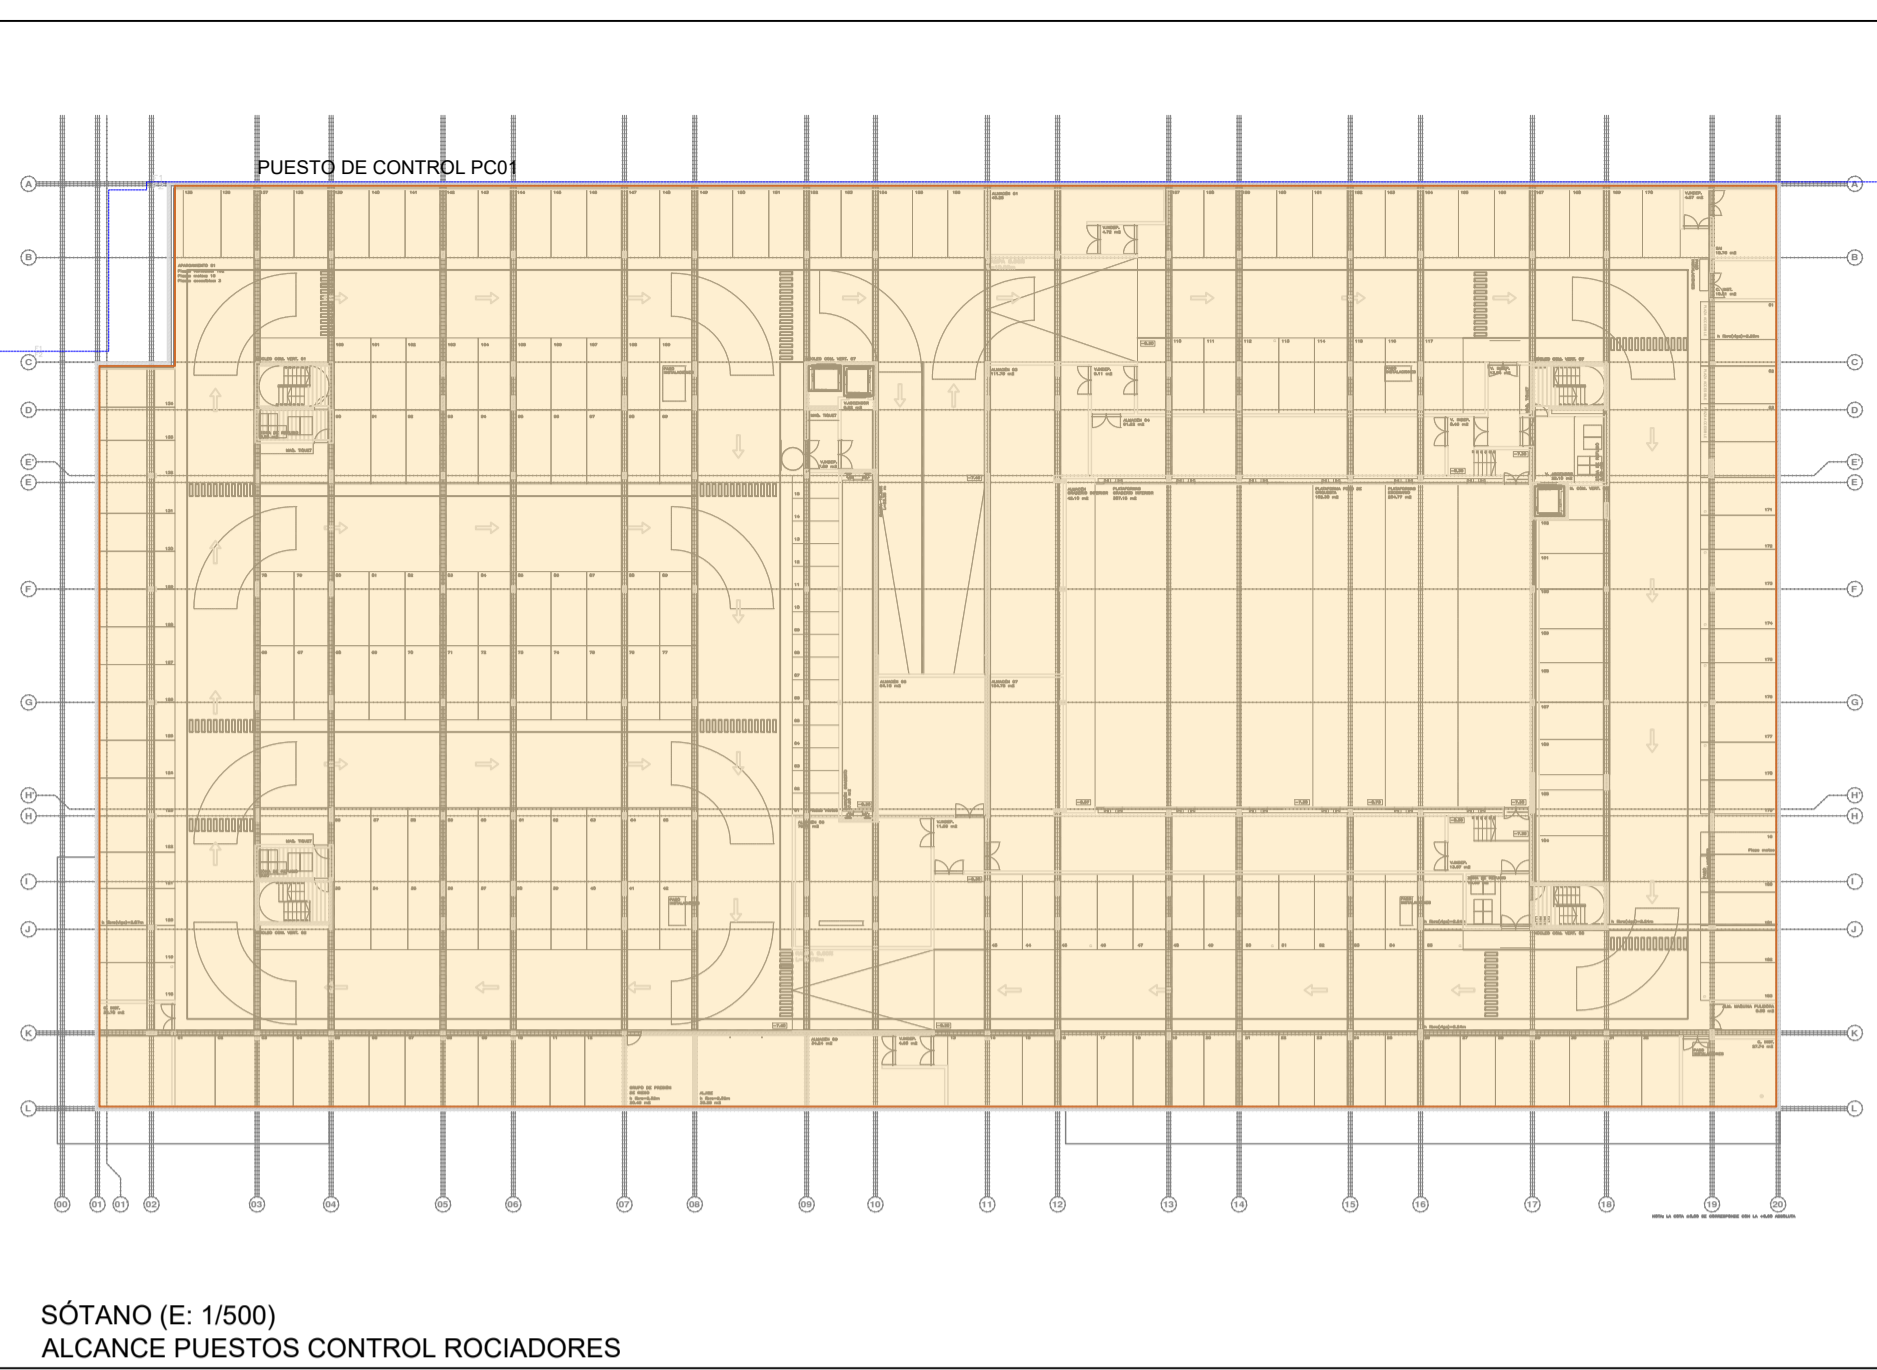



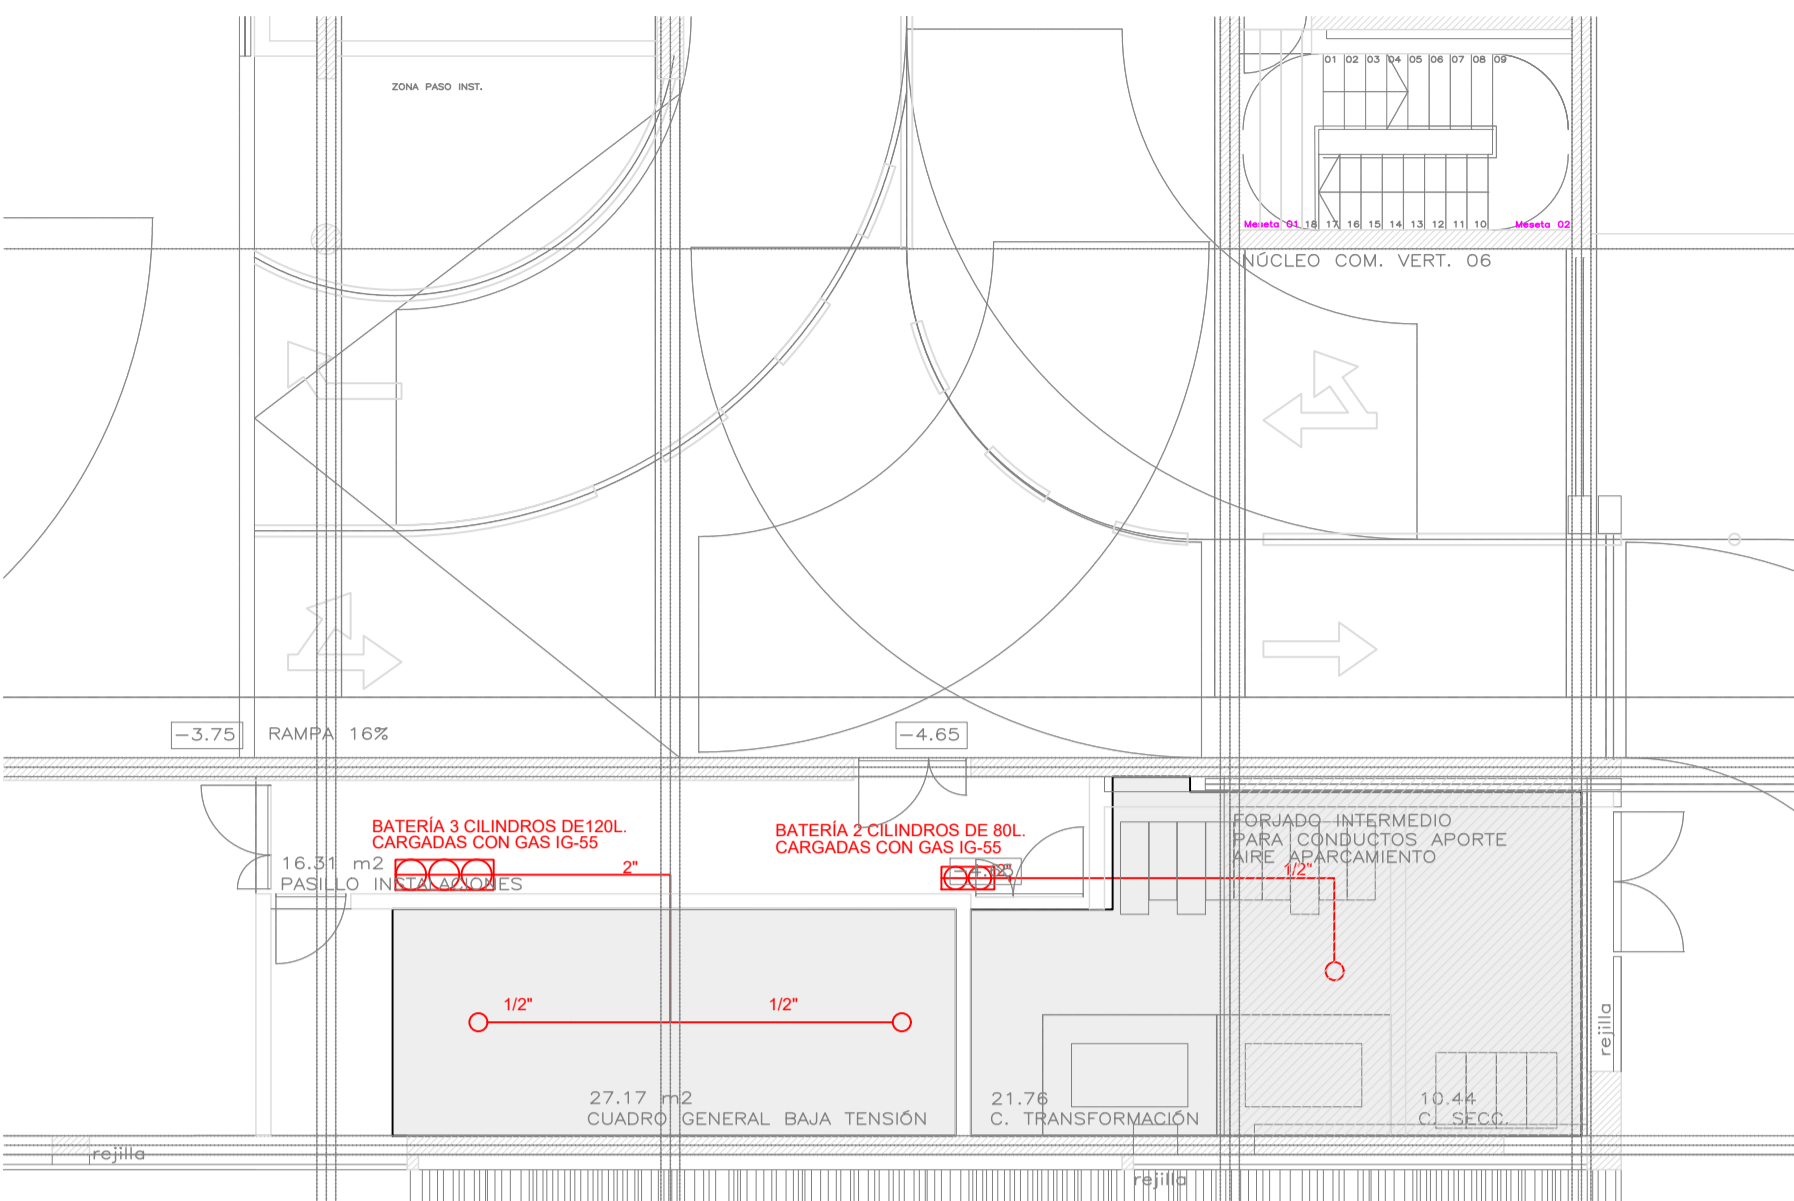

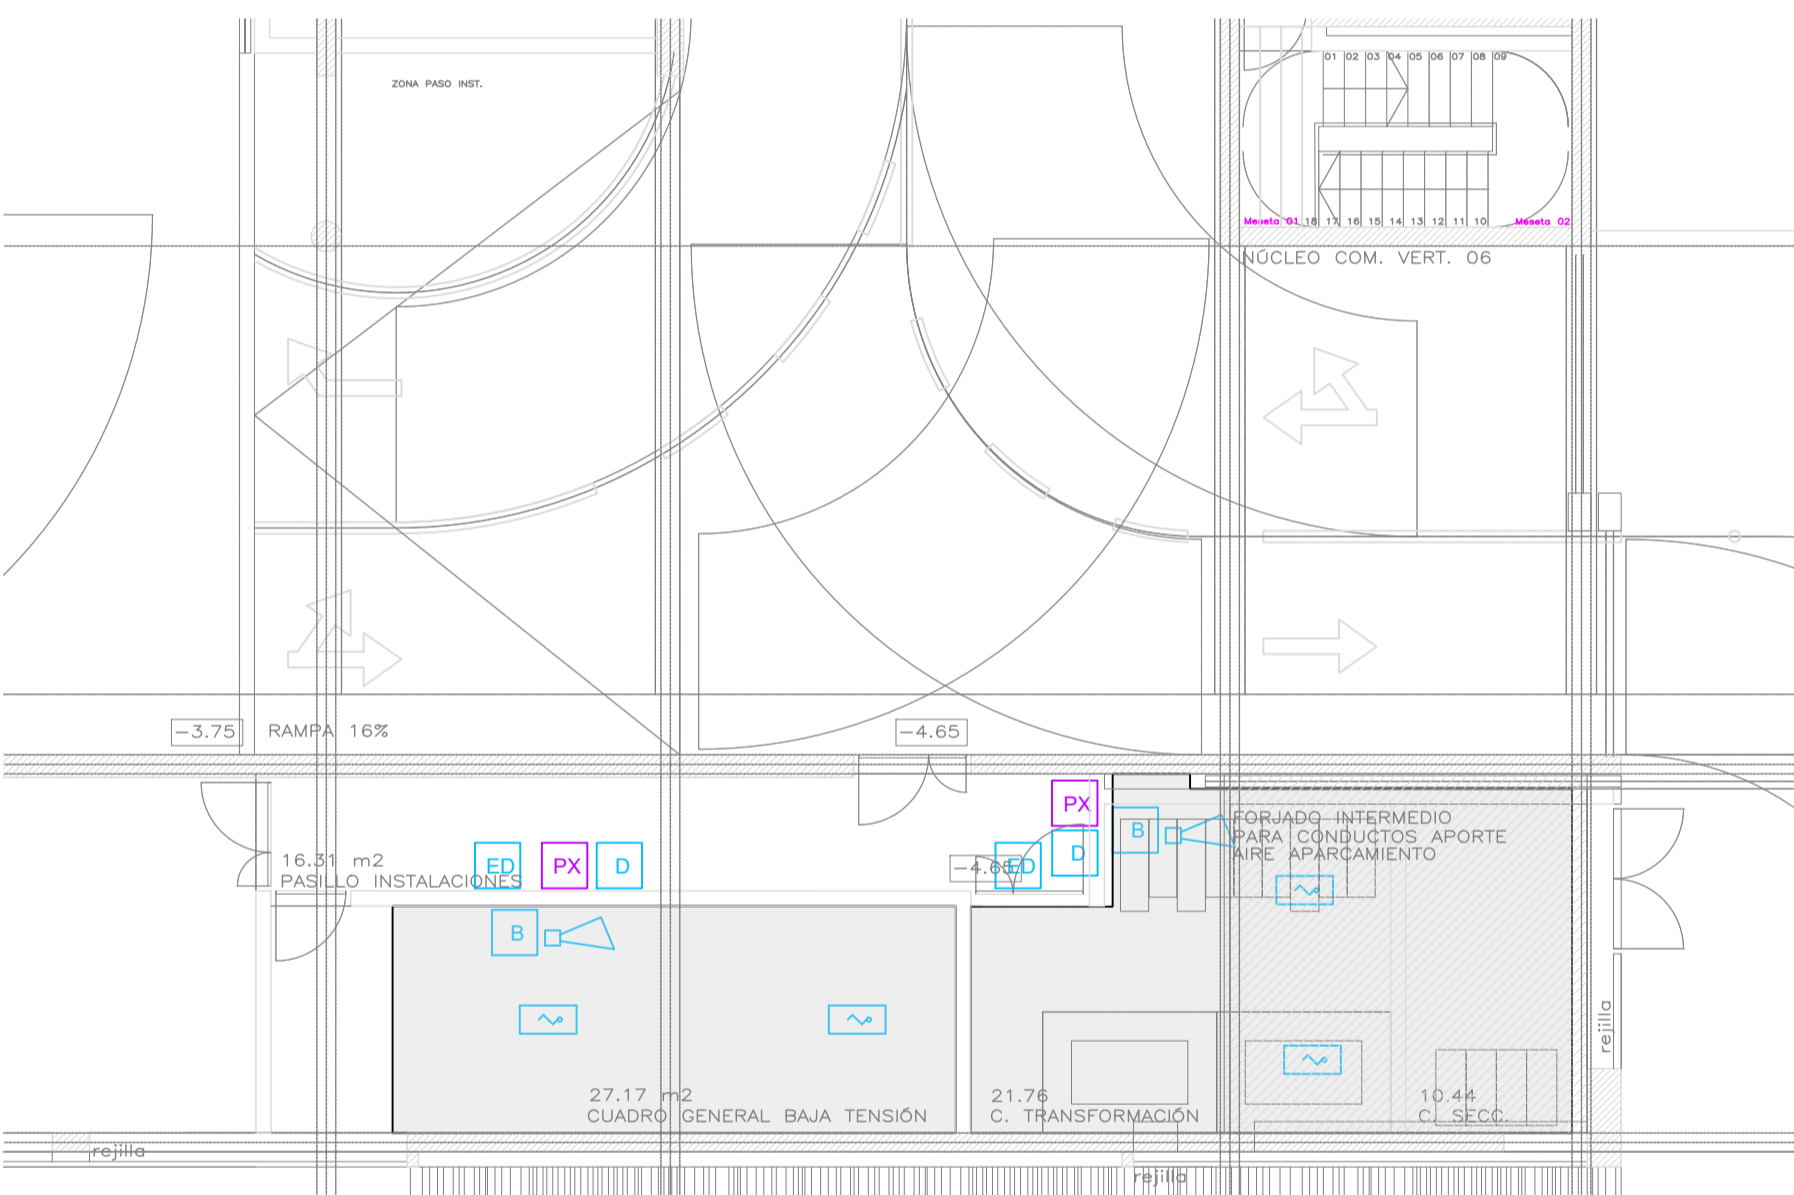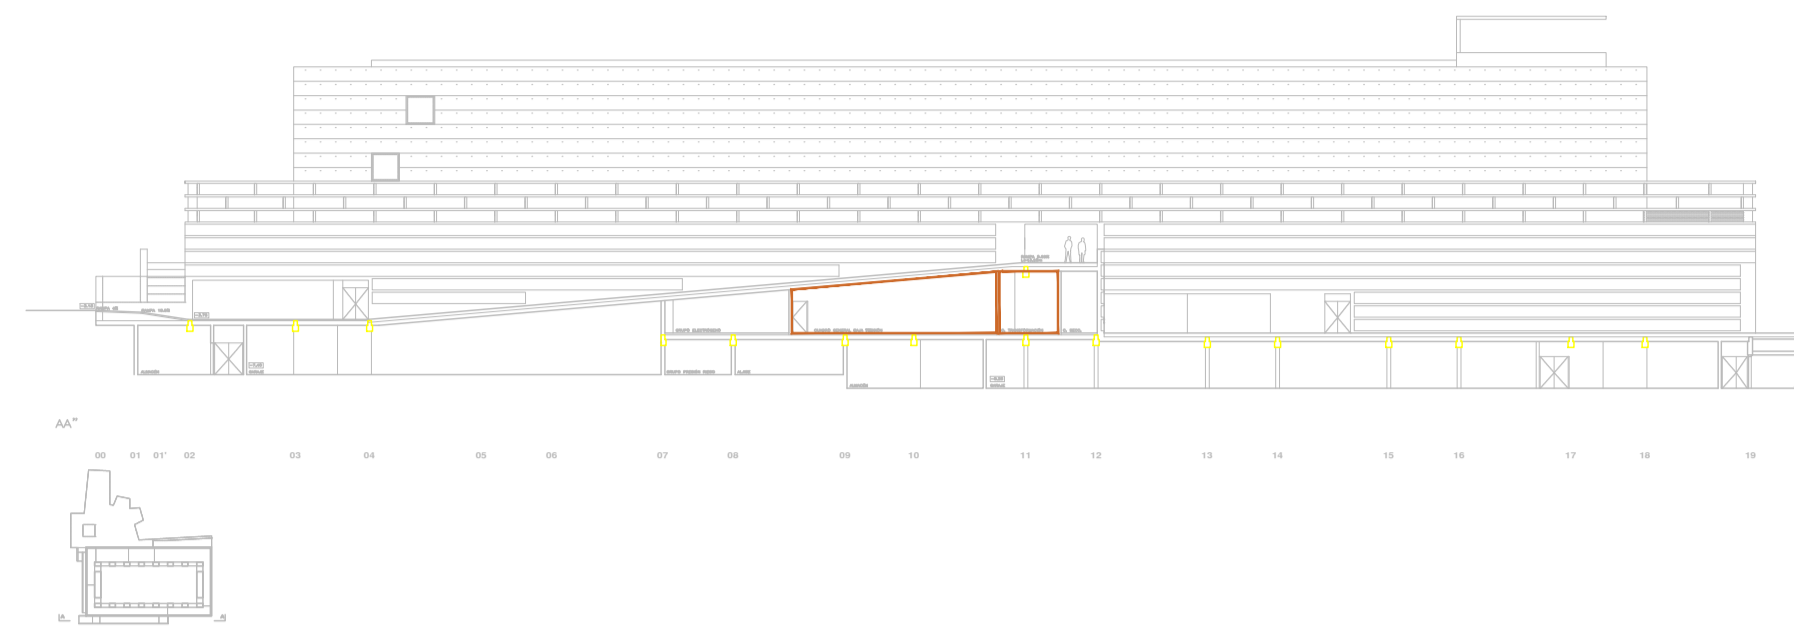

PROMOTOR	 <b>Ajuntament de Santa Eulària des Riu</b> Sant Carles Santa Gertrudis Santa Eulària Janda Puig d'en Valló
PROYECTO	MANZANA 7 - PLAN PARCIAL XARC <b>FASE II PALACIO DE CONGRESOS DE SANTA EULARIA DES RIU</b> PROYECTO DE ACTIVIDADES: <b>MEDIDAS CORRECTORAS</b>
PLANO	<b>INSTALACION DE PROTECCION CONTRA INCENDIOS (ROCs).</b> <b>DETALLES ROCIADORES</b>
ESCALA	S/E
FECHA	OCTUBRE 23
NUMERO PLANO	<b>IPC10</b>
AUTOR	<b>ANGEL GUERRERO CASTELLS</b> DOCTOR POR LA UIPC INGENIERO INDUSTRIAL FUNCIONARIO DE CARRERA Carrer de Venda des Coloms, 10 2º 07840 Santa Eulària des Riu enginyer@santaeulària.com




P.BAJA (E: 1/100), CUARTOS ELÉCTRICOS (EXTINCIÓN AUTOMÁTICA)




P.BAJA (E: 1/100), CUARTOS ELÉCTRICOS (DETECCIÓN)

-  PANEL DE EXTINCIÓN MOD. AE/PIX2
-  PULSADOR DE DISPARO EXTINCIÓN AE/V-PD2
-  PULSADOR DE BLOQUEO EXTINCIÓN AE/V-PB2
-  CARTEL DE EXTINCIÓN DISPARADA AE/V-CE
-  SIRENA AE/V-ASF23
-  DETECTOR ÓPTICO AE002/OP

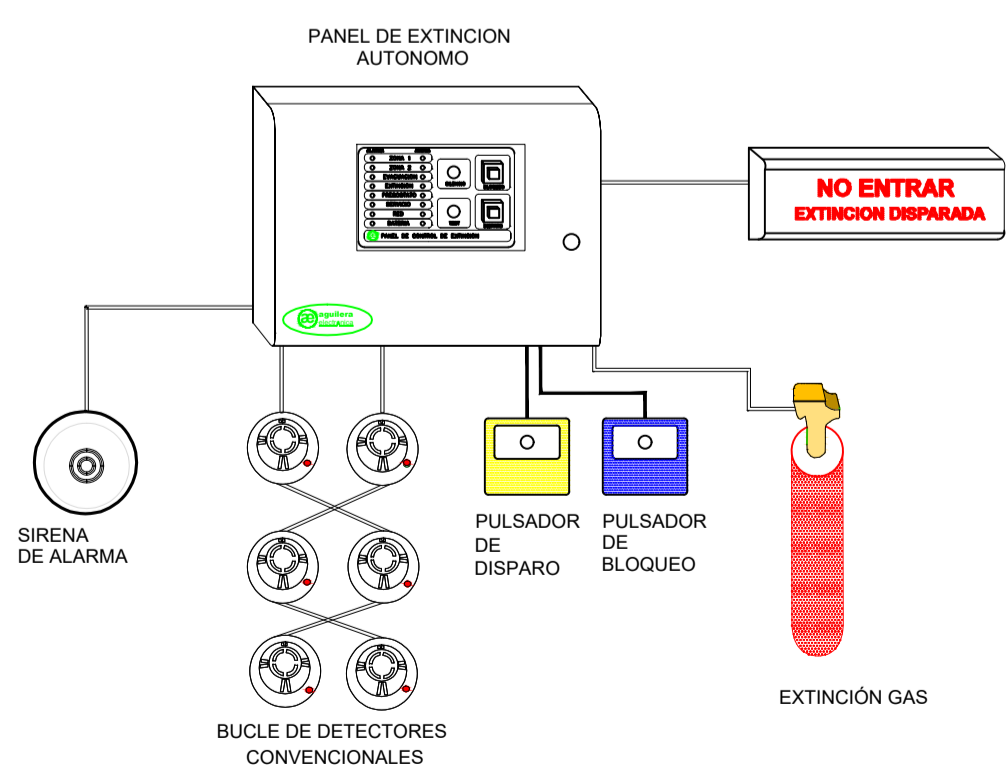

PROMOTOR	 <b>Ajuntament de Santa Eulària des Riu</b> Sant Carles    Santa Gertrudis    Santa Eulària    Jesús    Puig d'en Valls		MANZANA 7 - PLAN PARCIAL XARC
PROYECTO	<b>FASE II PALACIO DE CONGRESOS DE SANTA EULARIA DES RIU</b> PROYECTO DE ACTIVIDADES: <b>MEDIDAS CORRECTORAS</b>		
PLANO	<b>INSTALACION DE PROTECCION CONTRA INCENDIOS.</b> <b>EXTINCIÓN AUTOMÁTICA (IG55)</b>		
ESCALA	1/100	AUTOR	<b>ANGEL GUERRERO CASTELLS</b> DOCTOR POR LA UPC INGENIERO INDUSTRIAL FUNCIONARIO DE CARRERA Carrer de Venda des Coloms, 10 2º 07840 Santa Eulària des Riu enginyer@santaeulària.com
FECHA	OCTUBRE 23		
NUMERO PLANO	<b>IPC11</b>		

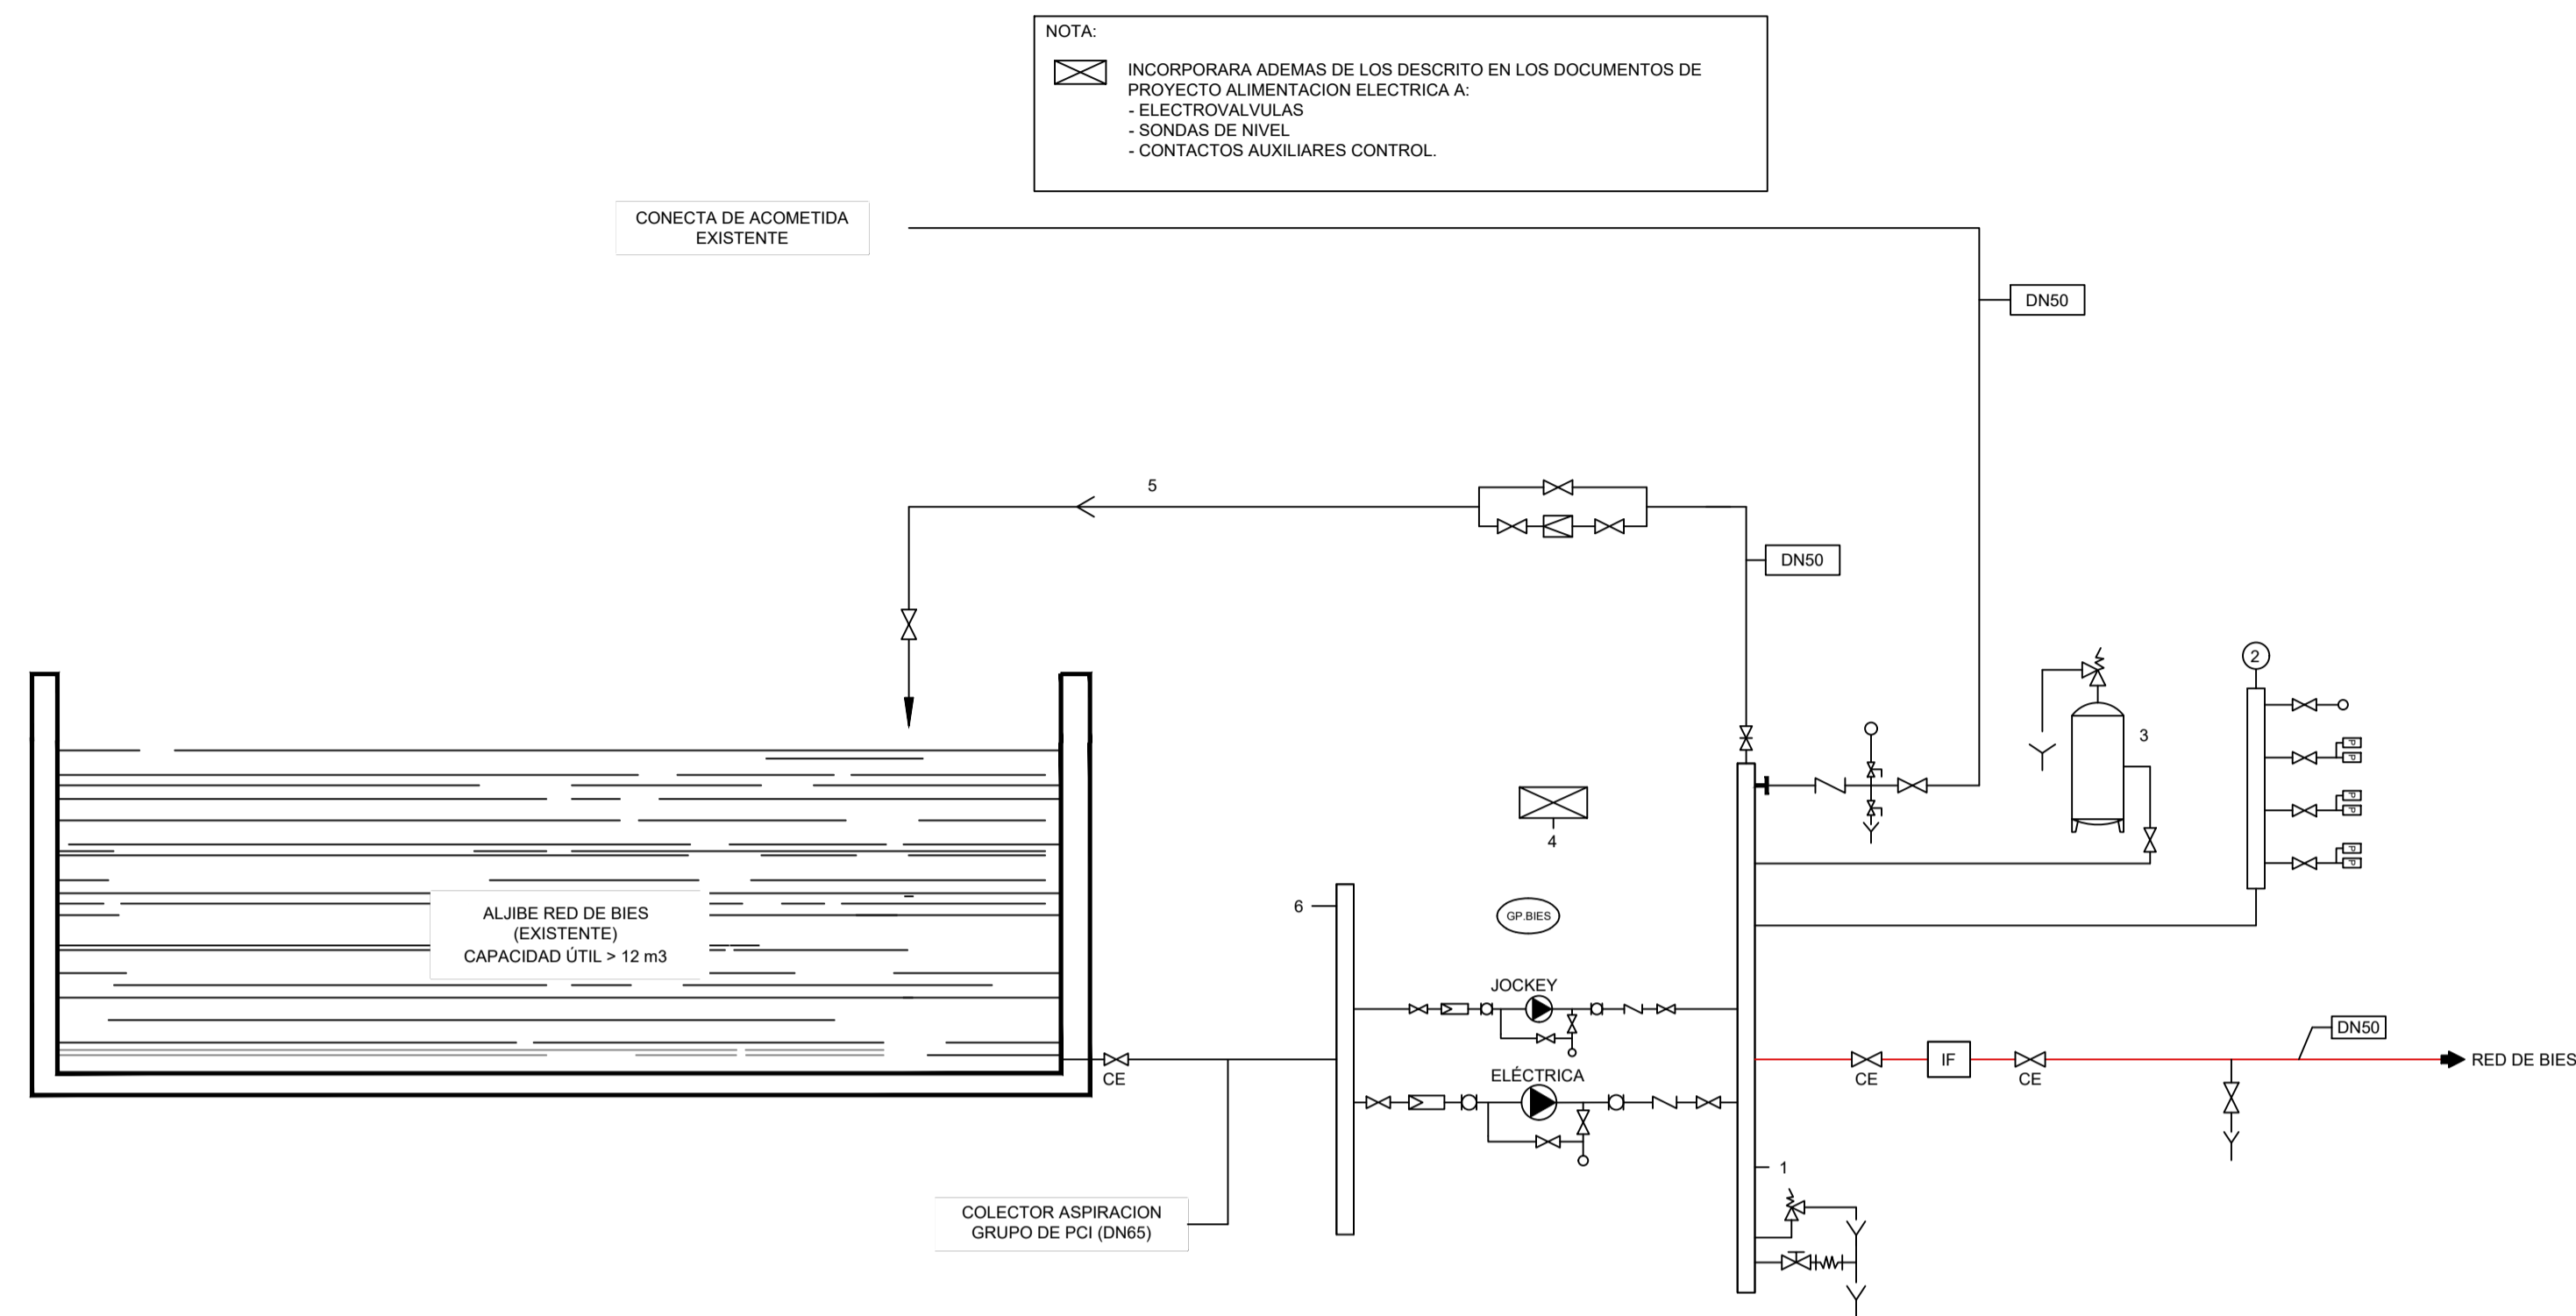

1. - COLECTOR DE IMPULSION CON VALVULA DE VACIADO.
2. - COLECTOR DE INSTRUMENTOS (PRESOSTATOS Y MANOMETROS).
3. - DEPOSITO HIDRONEUMATICO CON VALVULA DE SECCIONAMIENTO.
4. - CUADRO ELECTRICO DE MANIOBRA CON PANEL DE CONTROL EQUIPADO CON CONMUTADOR DE TRES POSICIONES (MANUAL, AUTOMATICO, Y FUERA DE SERVICIO), FUSIBLES DE PROTECCION, ALARMAS OPTICAS Y ACUSTICAS (PRESENCIA Y FALTA DE TENSION, FALLO DE ARRANQUE, BOMBA EN MARCHA, DISPARO DE PROTECCIONES, NIVELES DE AGUA), AMPERIMETROS Y VOLTIMETROS.
5. - COLECTOR DE PRUEBAS EQUIPADA CON VALVULA DE CORTE Y CAUDALIMETRO MONTADO ENTRE CARRETES DE ENLACE.
6. - COLECTOR DE ASPIRACION CON VALVULA DE CORTE Y FILTRO.

LEYENDA - PROTECCION CONTRA INCENDIOS			
SIMBOLOGIA	DESCRIPCION	SIMBOLOGIA	DESCRIPCION
—	TUBERIA DE PROTECCION CONTRA INCENDIOS	∩∩∩	MANGUITO TRANSPARENTE
✕	VALVULA DE COMPUERTA	□	MANGUITO ANTIVIBRATORIO
☐	FILTRO	D.P.	BOMBA DIESEL
☐	VALVULA REDUCTORA DE PRESION	E.P.	BOMBA ELECTRICA / DIESEL
▬	CONTADOR	J.P.	BOMBA JOCKEY
⊥	LLAVE DE CORTE CON MANOMETRO	⊥	PRESOSTATO
∩	VALVULA DE RETENCION	☐	CAUDALIMETRO
∩	LLAVE DE CORTE	∩	VALVULA DE SEGURIDAD
⊥	MANOMETRO	∩	VALVULA DE VACIADO
PC	PUESTO DE CONTROL DE ROCIADORES	IF	INTERRUPTOR DE FLUJO

PROMOTOR  **Ajuntament de Santa Eulària des Riu**  
 Sant Carles Santa Gertrudis Santa Eulària Janda Puig d'en Vall

PROYECTO MANZANA 7 - PLAN PARCIAL XARC  
**FASE II PALACIO DE CONGRESOS DE SANTA EULARIA DES RIU**  
 PROYECTO DE ACTIVIDADES: **MEDIDAS CORRECTORAS**


PLANO  
**INSTALACION DE PROTECCION CONTRA INCENDIOS.**  
**ESQUEMA DE PRINCIPIO BOCAS DE INCENDIO EQUIPADAS.**

ESCALA S/E  
 FECHA OCTUBRE 23  
 NUMERO PLANO IPC12

AUTOR  
**ANGEL GUERRERO CASTELLS**  
 DOCTOR POR LA UPC  
 INGENIERO INDUSTRIAL  
 FUNCIONARIO DE CARRERA  
 Carrer de Venda des Coloms, 10 2º 07840 Santa Eulària des Riu  
 enginyer@santaeulària.com





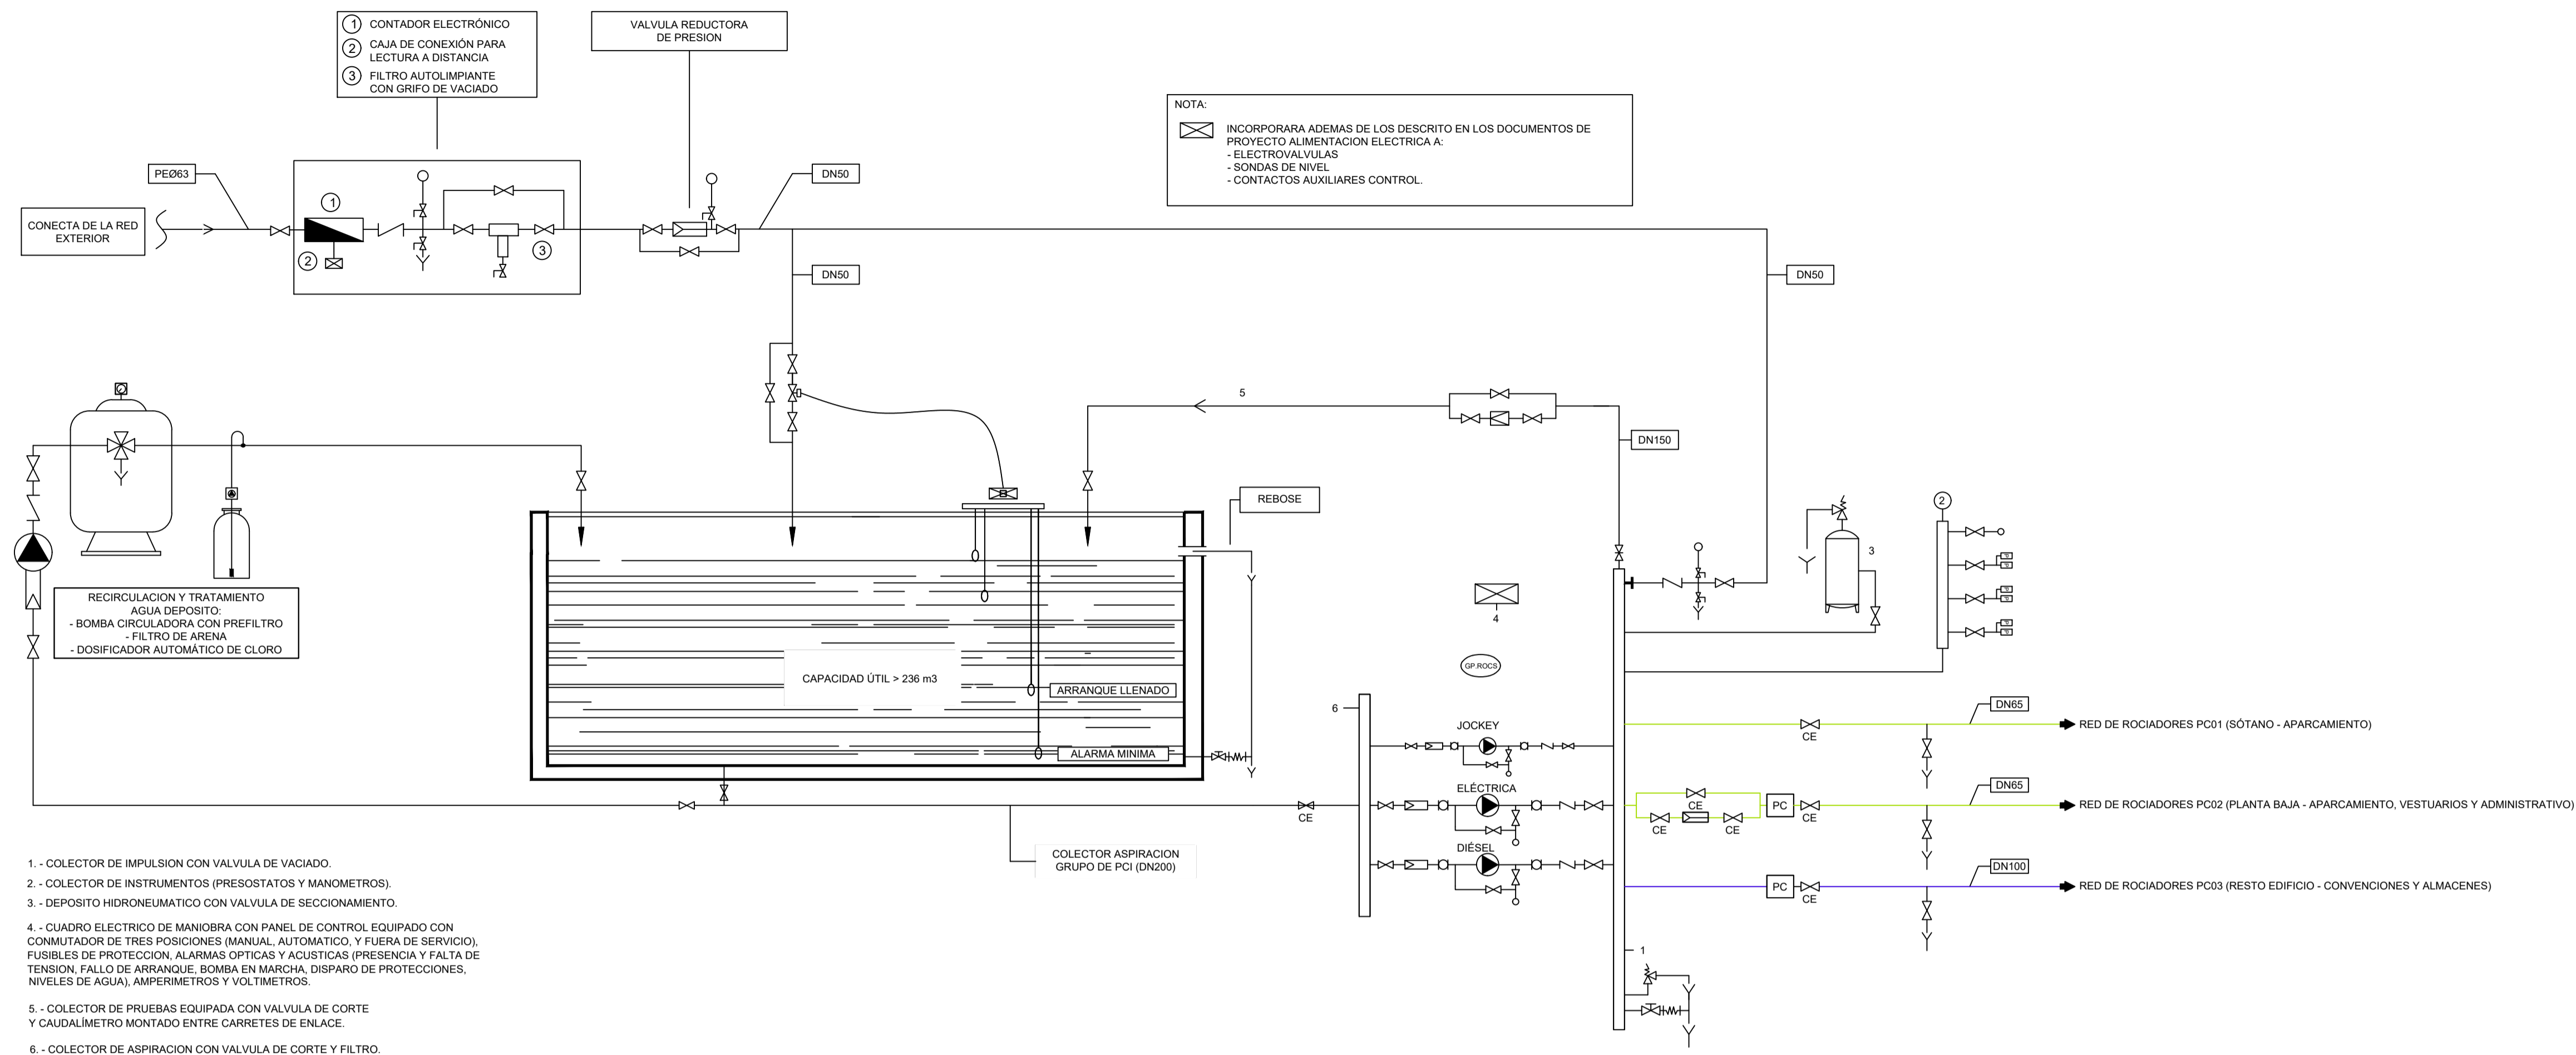

LEYENDA - PROTECCION CONTRA INCENDIOS			
SIMBOLOGIA	DESCRIPCION	SIMBOLOGIA	DESCRIPCION
—	TUBERIA DE PROTECCION CONTRA INCENDIOS	√√√√	MANGUITO TRANSPARENTE
⊠	VALVULA DE COMPUERTA	□	MANGUITO ANTIVIBRATORIO
⊠	FILTRO	D.P.	BOMBA DIESEL
⊠	VALVULA REDUCTORA DE PRESION	E.P.	BOMBA ELECTRICA / DIESEL
⊠	CONTADOR	J.P.	BOMBA JOCKEY
⊠	LLAVE DE CORTE CON MANOMETRO	⊠	PRESOSTATO
⊠	VALVULA DE RETENCION	⊠	CAUDALIMETRO
⊠	LLAVE DE CORTE	⊠	VALVULA DE SEGURIDAD
⊠	MANOMETRO	⊠	VALVULA DE VACIADO
PC	PUESTO DE CONTROL DE ROCIADORES	IF	INTERRUPTOR DE FLUJO

PROMOTOR **Ajuntament de Santa Eulària des Riu**  
Sant Carles Santa Gertrudis Santa Eulària Janda Puig d'en Vall

PROYECTO MANZANA 7 - PLAN PARCIAL XARC  
**FASE II PALACIO DE CONGRESOS DE SANTA EULARIA DES RIU**  
PROYECTO DE ACTIVIDADES: **MEDIDAS CORRECTORAS**

PLANO  
**INSTALACION DE PROTECCION CONTRA INCENDIOS.**  
**ESQUEMA DE PRINCIPIO ROCIADORES.**

ESCALA S/E  
FECHA OCTUBRE 23  
AUTOR **ANGEL GUERRERO CASTELLS**  
DOCTOR POR LA UIPC  
INGENIERO INDUSTRIAL  
FUNCIONARIO DE CARRERA  
Carrer de Venda des Coloms, 10 2º 07840 Santa Eulària des Riu  
enginyer@santaeulària.com

NUMERO PLANO **IPC13**