


NOTA: LA COTA 40.00 SE CORRESPONDE CON LA +8.00 ABSOLUTA

LEYENDA SANEAMIENTO		LEYENDA SANEAMIENTO		LEYENDA SANEAMIENTO		APARATO		DIÁMETRO DESAGÜE	
SIMBOLOGÍA	DESCRIPCIÓN	SIMBOLOGÍA	DESCRIPCIÓN	SIMBOLOGÍA	DESCRIPCIÓN				
—	RED PLUVIAL ENTERRADA (MÍNIMO Ø160)	—	REJA CON CANAL DE EVACUACIÓN	●	PUNTO DE DESAGÜE Y CONEXIÓN APARATOS SANITARIOS	Lavabo	40		
—	RED FECAL ENTERRADA (MÍNIMO Ø160)	—	BAJANTE AGUAS PLUVIALES (SISTEMA GRAVITATORIO)	⊗	ARQUETA REGISTRABLE (CON JUNTA DE ESTANQUIDAD CONTRA LA LOSA DE HORMIGÓN)	Inodoro con sistema Fregadero/Pila Vertedero	110		
—	RED HIDROCARBUROS ENTERRADA (PVCØ160)	—	BAJANTE AGUAS FECALES	⊗	ARQUETA CON SUMIDERO (CON JUNTA DE ESTANQUIDAD CONTRA LA LOSA DE HORMIGÓN)	Utrero Ducha Sumidero	40 50 110		
—	RED PLUVIAL COLGADA (MÍNIMO Ø110)	—	BAJANTE RED GRASAS	⊗	ARQUETA SIFÓNICA				
—	RED FECAL COLGADA	—	BAJANTE RED HIDROCARBUROS	⊗					
—	RED DE GRASAS COLGADA	—	BAJANTE AGUAS PLUVIALES (SISTEMA SIFÓNICO)	⊗					
—	RED DE HIDROCARBUROS COLGADA	—		⊗					
—	RED PLUVIAL SECCIÓN LLENA	—	SUMIDERO DE ACERO INOXIDABLE (TERRAZAS)	⊗	DIÁMETRO POZO / ARQUETA				
—	RED BOMBEO PLUVIAL	—	SUMIDERO SIFÓNICO	⊗	COTA TAPA				
—	RED BOMBEO FECAL	—	PVC (CUBIERTAS)	⊗	COTA BASE				
—	TUBERÍA DE VENTILACIÓN DE POZO DE BOMBEO	—	FUNDICIÓN (APARCAMIENTO)	⊗	ALTURA				

PROMOTOR **Ajuntament de Santa Eulària des Riu**
 Sant Carles, Santa Gertrudis, Santa Eulària, Janda, Puig d'en Vall.
 PROYECTO MANZANA 7 - PLAN PARCIAL XARC
FASE II PALACIO DE CONGRESOS DE SANTA EULÀRIA DES RIU
 PROYECTO DE ACTIVIDADES: **MEDIDAS CORRECTORAS**
 PLANO **INSTALACION SANEAMIENTO. PLANTA BAJA: ACOMETIDAS.**
 ESCALA 1/150
 FECHA OCTUBRE 23
 NUMERO PLANO **ACO01**
 AUTOR **ANGEL GUERRERO CASTELLS**
 DOCTOR POR LA UPC
 INGENIERO INDUSTRIAL
 FUNCIONARIO DE CARRERA
 Carrer de Venda des Coloms, 10 21 07840 Santa Eulària des Riu
 enginyer@santaeulària.com

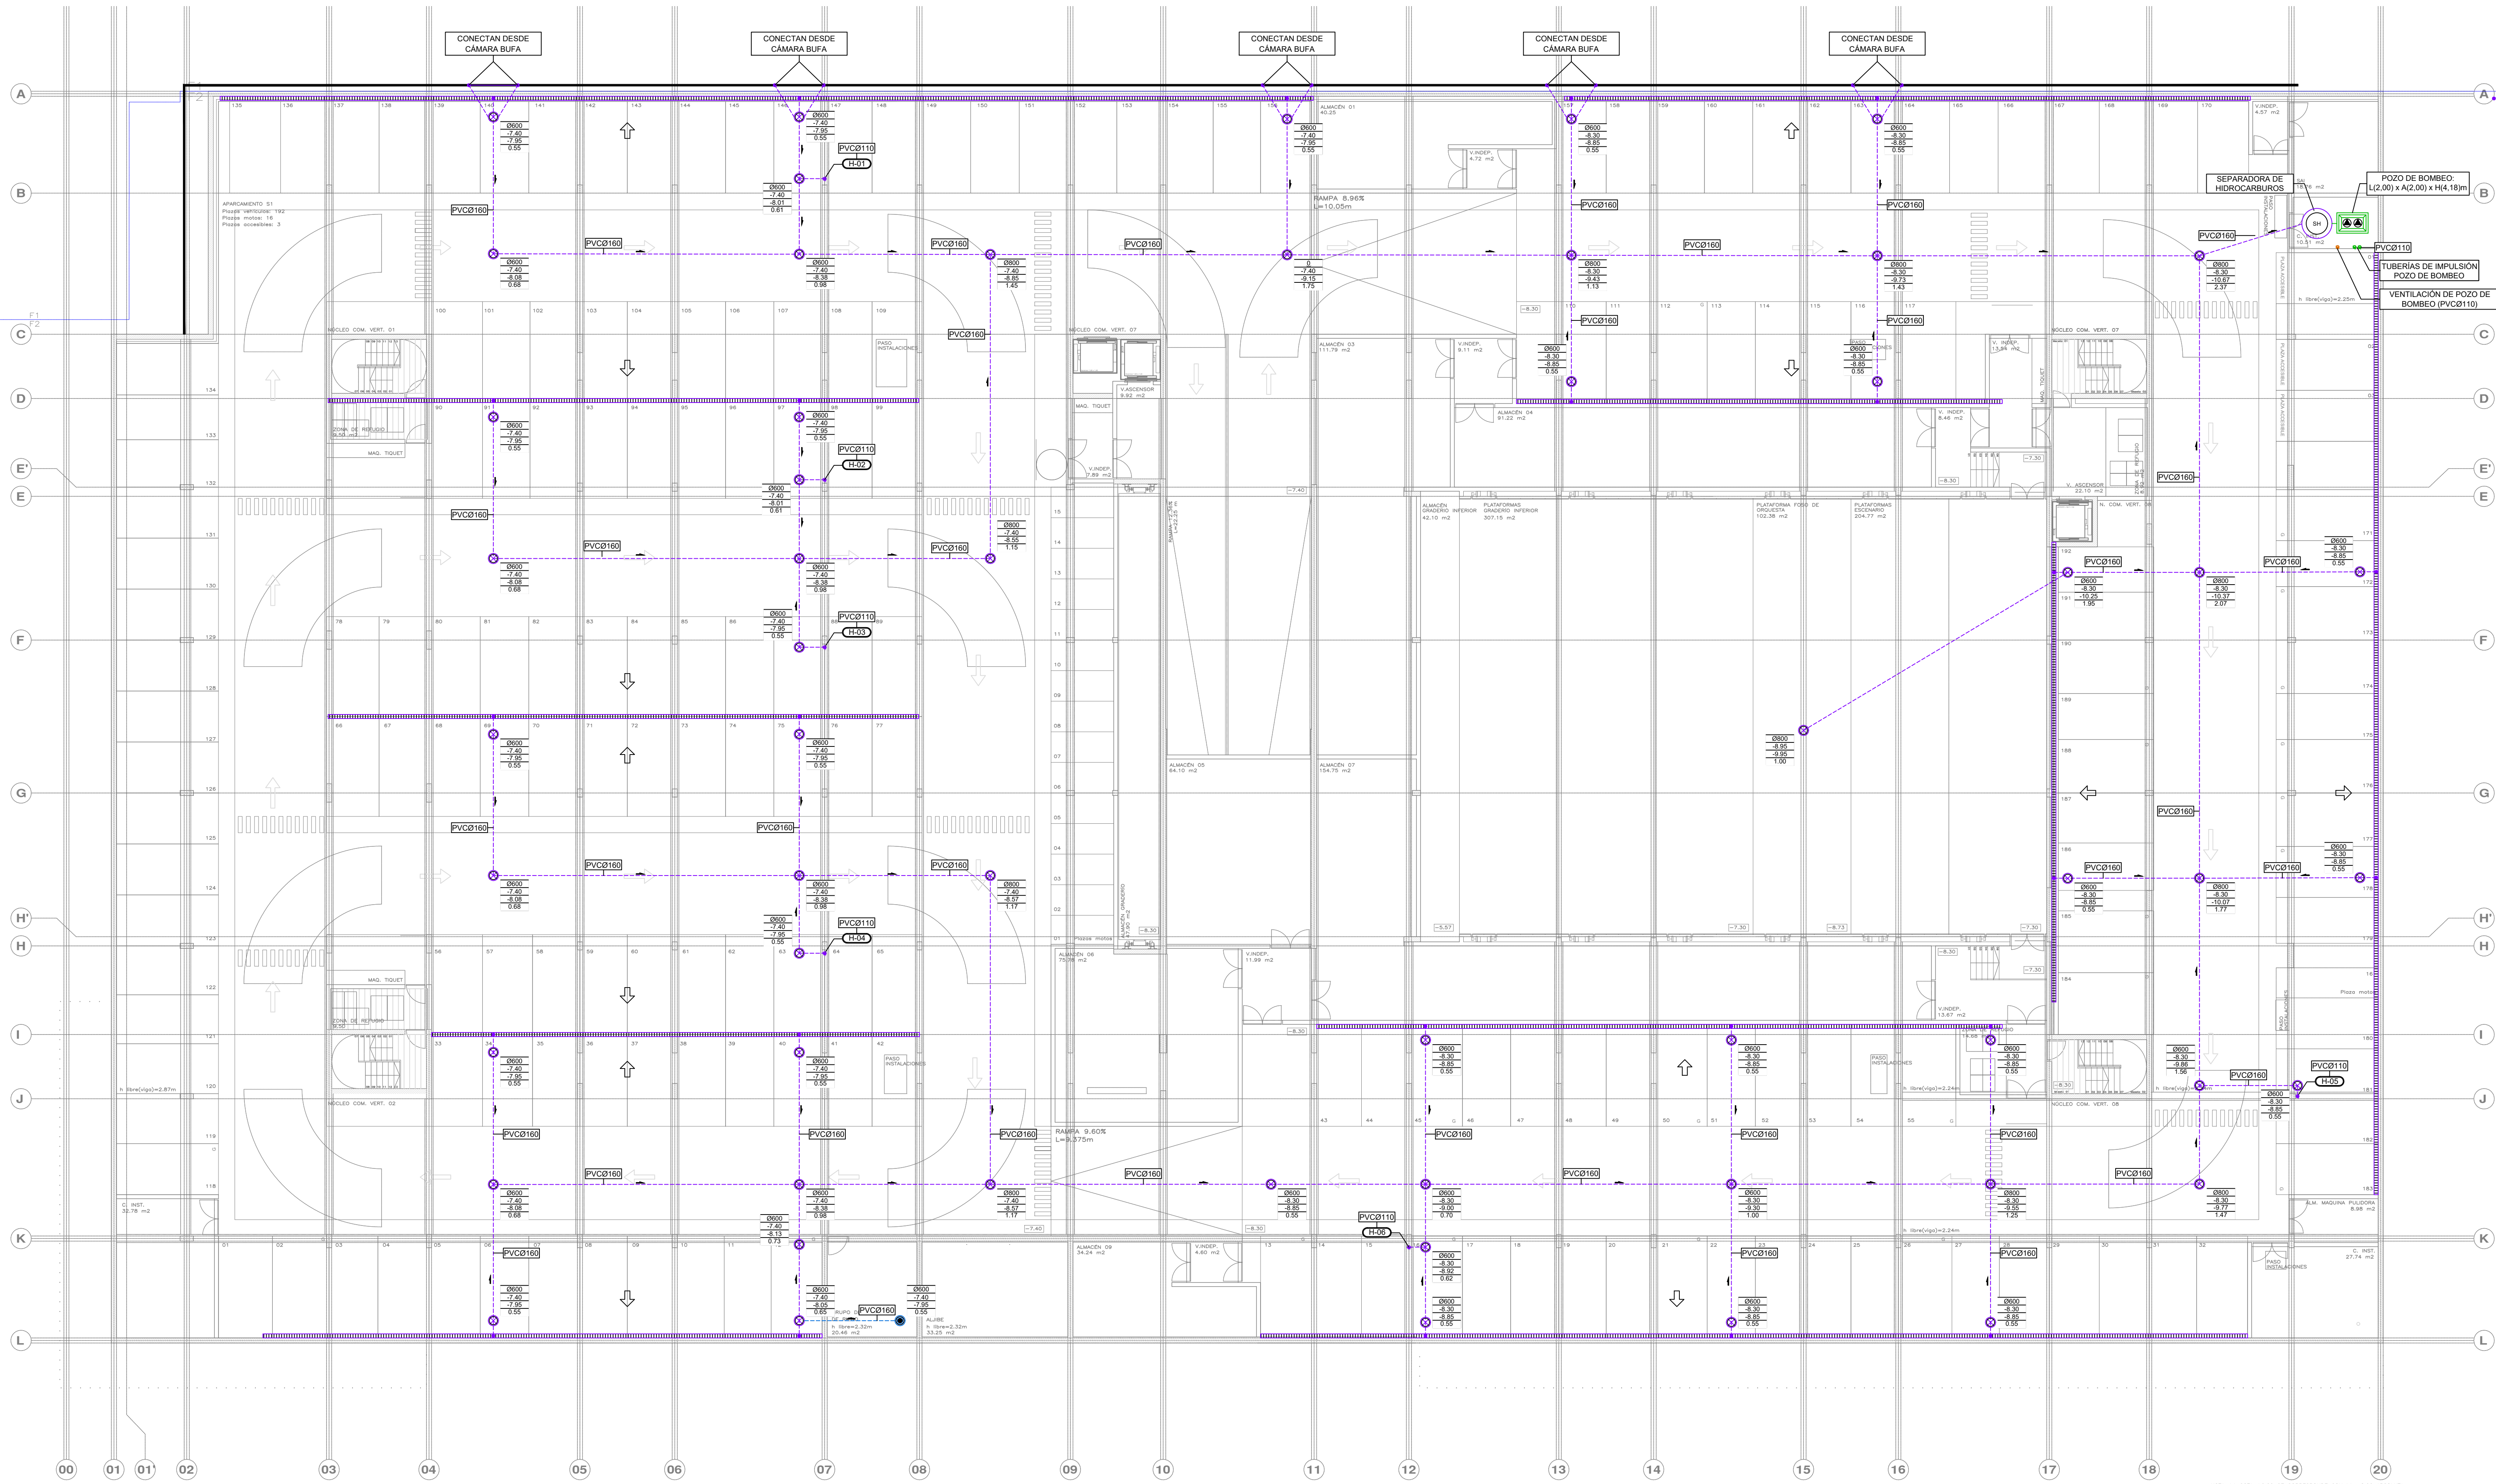

LEYENDA SANEAMIENTO		LEYENDA SANEAMIENTO		LEYENDA SANEAMIENTO		APARATO		DIÁMETRO DESAGÜE	
SIMBOLOGÍA	DESCRIPCIÓN	SIMBOLOGÍA	DESCRIPCIÓN	SIMBOLOGÍA	DESCRIPCIÓN				
---	RED PLUVIAL ENTERRADA (MÍNIMO Ø160)		REJA CON CANAL DE EVACUACIÓN	●	PUNTO DE DESAGÜE Y CONEXIÓN APARATOS SANITARIOS	Lavabo	40		
---	RED FÉCAL ENTERRADA (MÍNIMO Ø160)			●		Inodoro con sistema	110		
---	RED HIDROCARBUROS ENTERRADA (PVCØ160)			●		Fregadero/Pila	40		
---	RED PLUVIAL COLGADA (MÍNIMO Ø110)	● (P-XX)	BAJANTE AGUAS PLUVIALES (SISTEMA GRAVITATORIO)	⊗	ARQUETA REGISTRABLE (CON JUNTA DE ESTANQUIDAD CONTRA LA LOSA DE HORMIGÓN)	Vertedero	110		
---	RED FÉCAL COLGADA	● (F-XX)	BAJANTE AGUAS FECALES	⊗		Urinario	40		
---	RED DE GRASAS COLGADA	● (G-XX)	BAJANTE RED GRASAS	⊗		Ducha	50		
---	RED DE HIDROCARBUROS COLGADA	● (H-XX)	BAJANTE RED HIDROCARBUROS	⊗		Sumidero	110		
---	RED PLUVIAL SECCIÓN LLENA	● (PS-XX)	BAJANTE AGUAS PLUVIALES (SISTEMA SIFÓNICO)	⊗					
---	RED BOMBEO PLUVIAL	⊗	SUMIDERO DE ACERO INOXIDABLE (TERRAZAS)	⊗					
---	RED BOMBEO FÉCAL	⊗	SUMIDERO SIFÓNICO	⊗					
---	TUBERÍA DE VENTILACIÓN DE POZO DE BOMBEO	⊗	SUMIDERO SIFÓNICO PVC (CUBIERTAS)	⊗					
		⊗	FUNDICIÓN (APARCAMIENTO)	⊗					


PROMOTOR **Ajuntament de Santa Eulària des Riu**
 Sant Carles Santa Gertrudis Santa Eulària Jussà Puig d'en Vall

PROYECTO MANZANA 7 - PLAN PARCIAL XARC
FASE II PALACIO DE CONGRESOS DE SANTA EULARIA DES RIU
 PROYECTO DE ACTIVIDADES: **MEDIDAS CORRECTORA**

PLANO
INSTALACION SANEAMIENTO.
PLANTA SOTANO.

ESCALA 1/150
 FECHA OCTUBRE 23
 NUMERO PLANO ISA01

AUTOR
ANGEL GUERRERO CASTELLS
 DOCTOR POR LA UPC
 INGENIERO INDUSTRIAL
 FUNCIONARIO DE CARRERA
 Carrer de Vençà des Coloms, 10 2º 07840 Santa Eulària des Riu
 enguerrero@arcsueuaria.com

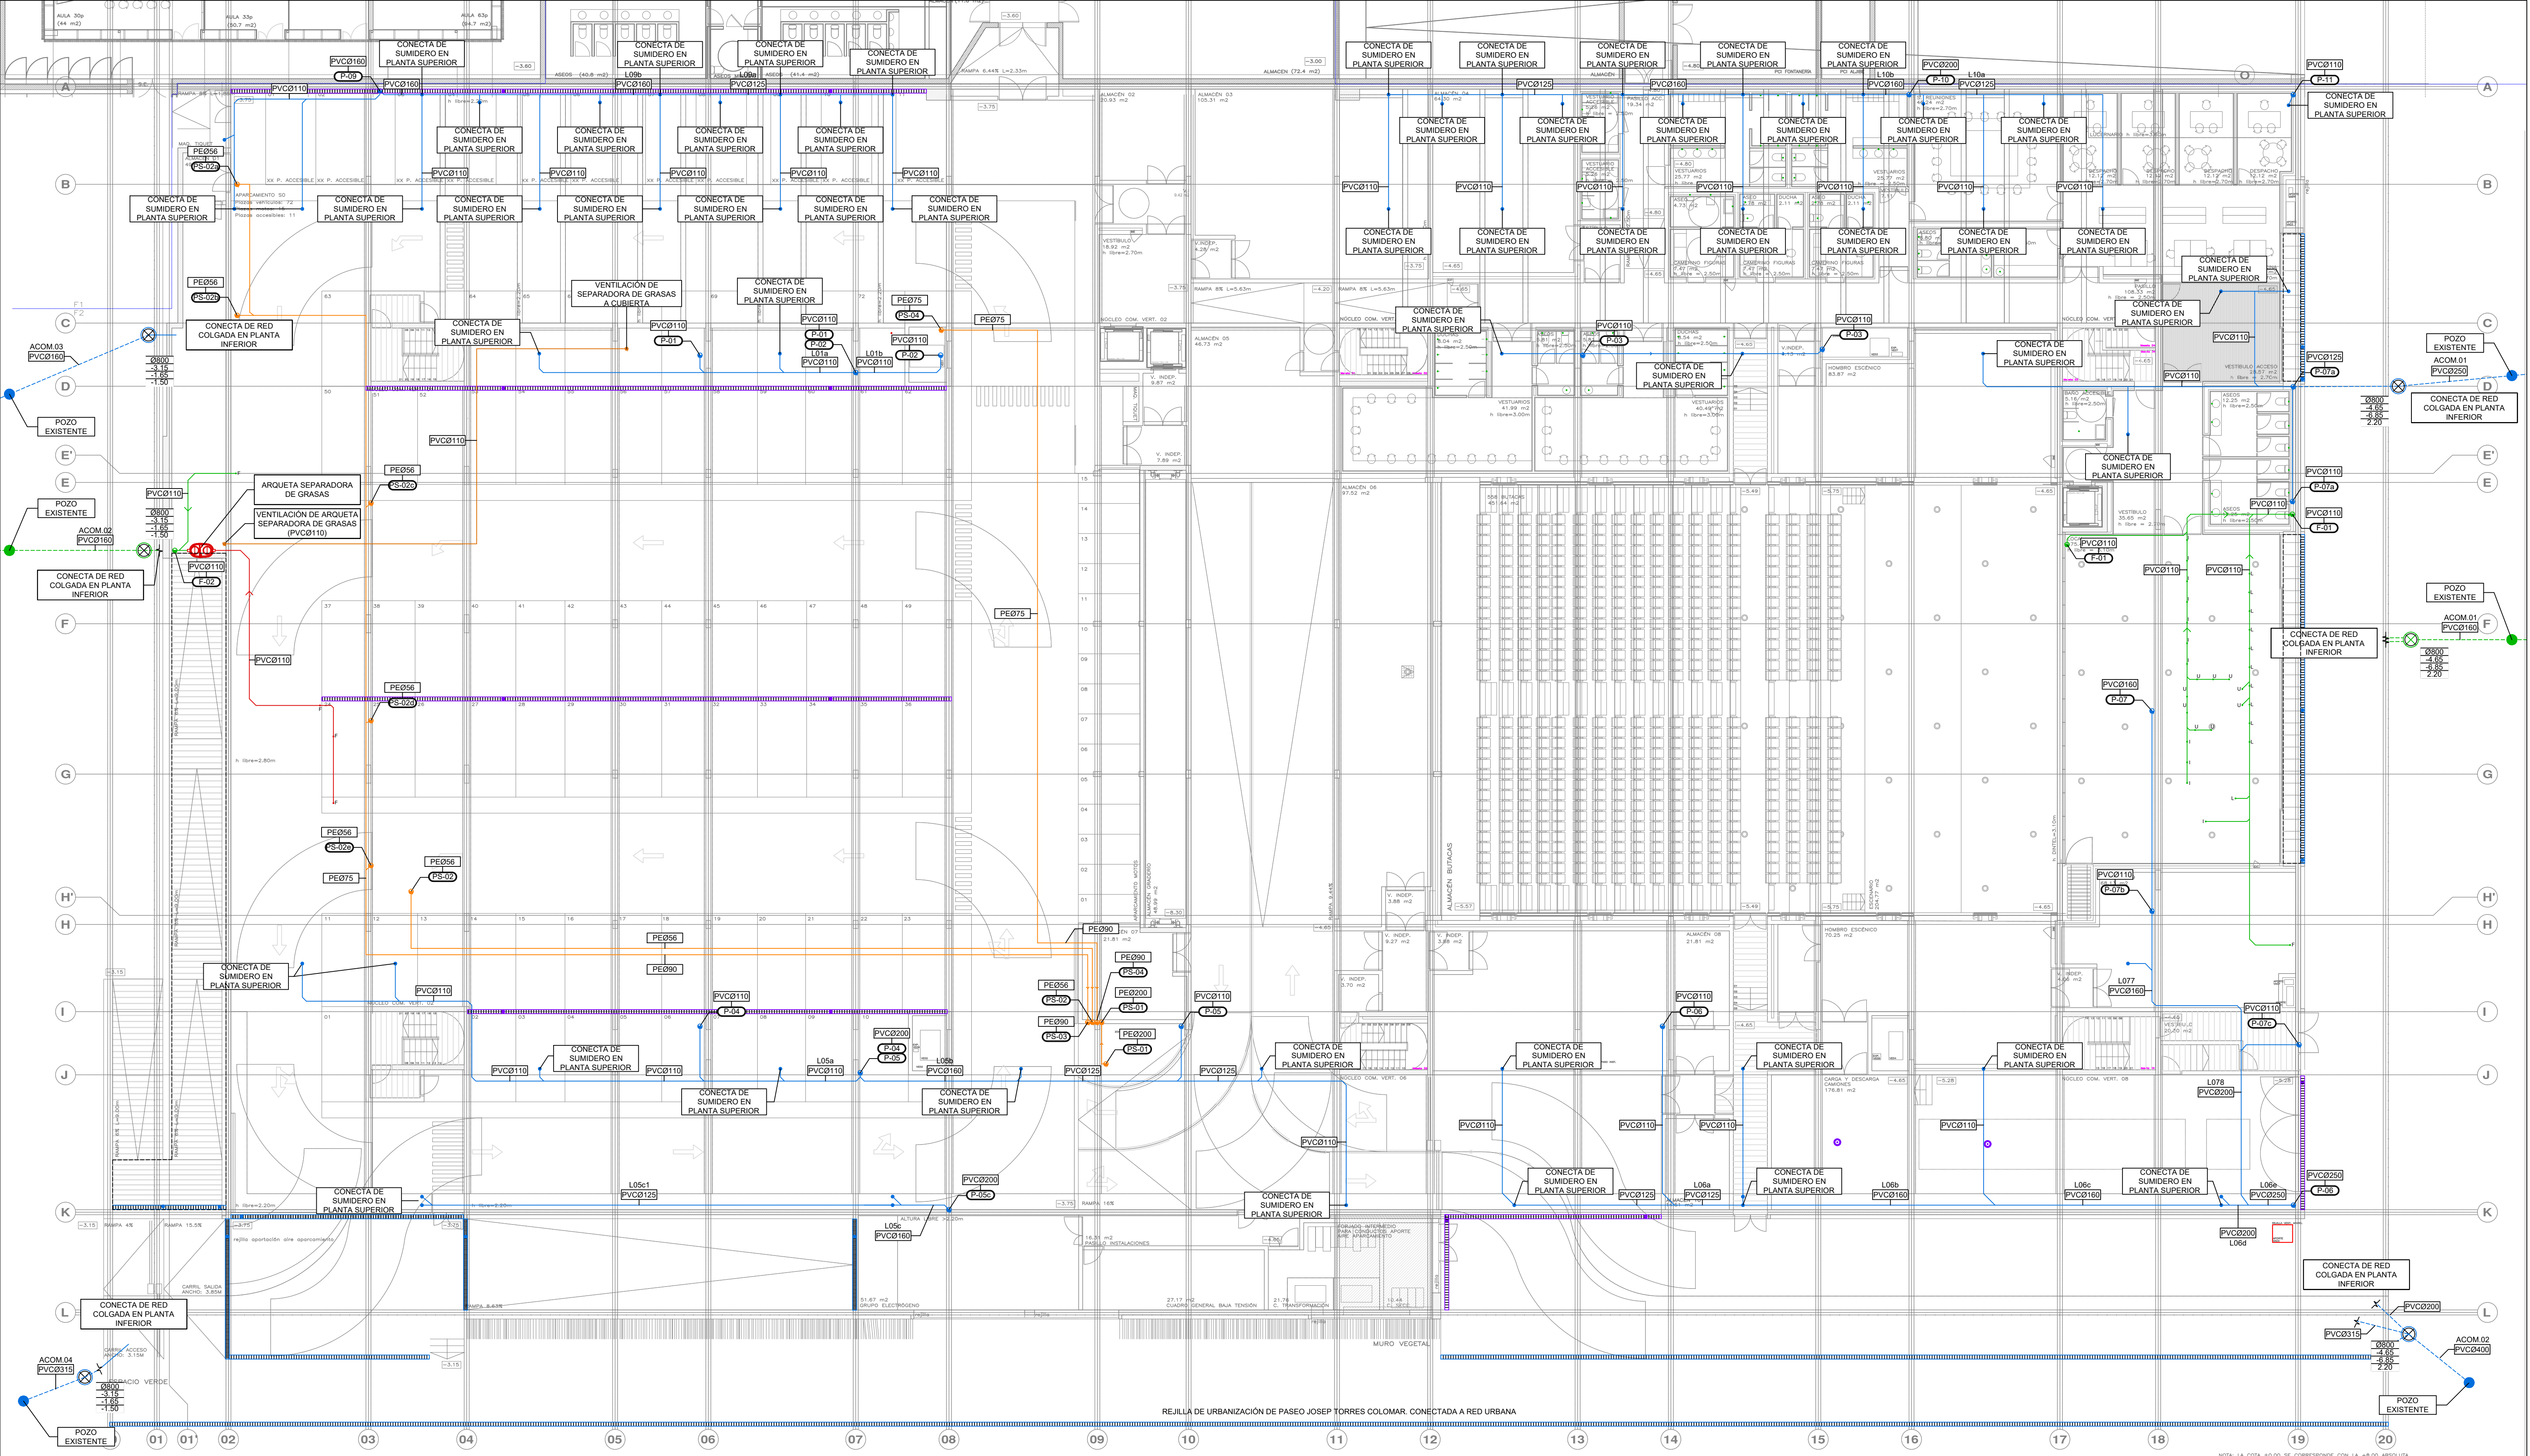

REJILLA DE URBANIZACIÓN DE PASEO JOSEP TORRES COLOMAR. CONECTADA A RED URBANA

NOTA: LA COTA 80.00 SE CORRESPONDE CON LA +8.00 ABSOLUTA

LEYENDA SANEAMIENTO		LEYENDA SANEAMIENTO		LEYENDA SANEAMIENTO		APARATO		DIÁMETRO DESAGÜE	
SIMBOLOGÍA	DESCRIPCIÓN	SIMBOLOGÍA	DESCRIPCIÓN	SIMBOLOGÍA	DESCRIPCIÓN	SIMBOLOGÍA	DESCRIPCIÓN		
---	RED PLUVIAL ENTERRADA (MÍNIMO Ø160)		REJA CON CANAL DE EVACUACIÓN	●	PUNTO DE DESAGÜE Y CONEXIÓN APARATOS SANITARIOS	---	Lavabo	40	
---	RED FECAL ENTERRADA (MÍNIMO Ø160)	●	BAJANTE AGUAS PLUVIALES (SISTEMA GRAVITATORIO)	⊗	ARQUETA REGISTRABLE (CON JUNTA DE ESTANQUIDAD CONTRA LA LOSA DE HORMIGÓN)	---	Inodoro con sistema Fregadero/Pila	110	
---	RED DE HIPOCARBUROS ENTERRADA (PVCØ160)	●	BAJANTE AGUAS FECALES	⊗	ARQUETA CON SUMIDERO (CON JUNTA DE ESTANQUIDAD CONTRA LA LOSA DE HORMIGÓN)	---	Vertedero	40	
---	RED PLUVIAL COLGADA (MÍNIMO Ø110)	●	BAJANTE RED GRASAS	⊗	ARQUETA SIFÓNICA	---	Uinario	50	
---	RED FECAL COLGADA	●	BAJANTE RED HIPOCARBUROS	⊗	ARQUETA SIFÓNICA	---	Ducha	50	
---	RED DE GRASAS COLGADA	●	BAJANTE AGUAS PLUVIALES (SISTEMA SIFÓNICO)	⊗	ARQUETA SIFÓNICA	---	Sumidero	110	
---	RED DE HIPOCARBUROS COLGADA	●	SUMIDERO DE ACERO INOXIDABLE (TERRAZAS)	⊗	DIÁMETRO POZO / ARQUETA	---	MATERIAL: COLECTORES GENERALES ENTERRADOS: PVC PARED ESTRUCTURADA SN 8 EN 13476 BAJANTES, DESAGÜES Y COLECTORES COLGADOS: PVC INSONORIZADO (RED GRAVITATORIA) HDPE (RED SIFÓNICA)		
---	RED PLUVIAL SECCIÓN LLENA	●	SUMIDERO SIFÓNICO PVC (CUBIERTAS)	⊗	COTA TAPA	---	ARQUETAS Y POZOS: PREFABRICADAS EN POLIETILENO		
---	RED BOMBEO PLUVIAL	●	FUNDICIÓN (APARCAMIENTO)	⊗	COTA BASE	---	NOTA: LOS ELEMENTOS VISTOS Y EN EL INTERIOR DE LOS FALSOS TECHOS DE LAMAS, SERÁN DEL COLOR SEGÚN LOS PLANOS DE LA COLECCIÓN DE ARQUITECTURA		
---	RED BOMBEO FECAL	●		⊗	ALTURA	---			
---	TUBERÍA DE VENTILACIÓN DE POZO DE BOMBEO	●		⊗		---			


PROMOTOR **Ajuntament de Santa Eulària des Riu**
 Sant Carles Santa Gertrudis Santa Eulària Janda Puig d'en Vall

PROYECTO MANZANA 7 - PLAN PARCIAL XARC
FASE II PALACIO DE CONGRESOS DE SANTA EULÀRIA DES RIU
 PROYECTO DE ACTIVIDADES: **MEDIDAS CORRECTORAS**

PLANO **INSTALACION SANEAMIENTO. PLANTA BAJA.**

ESCALA 1/150
 FECHA OCTUBRE 23
 AUTOR **ANGEL GUERRERO CASTELLS**
 DOCTOR POR LA UPC
 INGENIERO INDUSTRIAL
 FUNCIONARIO DE CARRERA
 Carrer de Vanda des Coloms, 10 21 07840 Santa Eulària des Riu
 enginyer@santaeulària.com


NUMERO PLANO **ISA03**

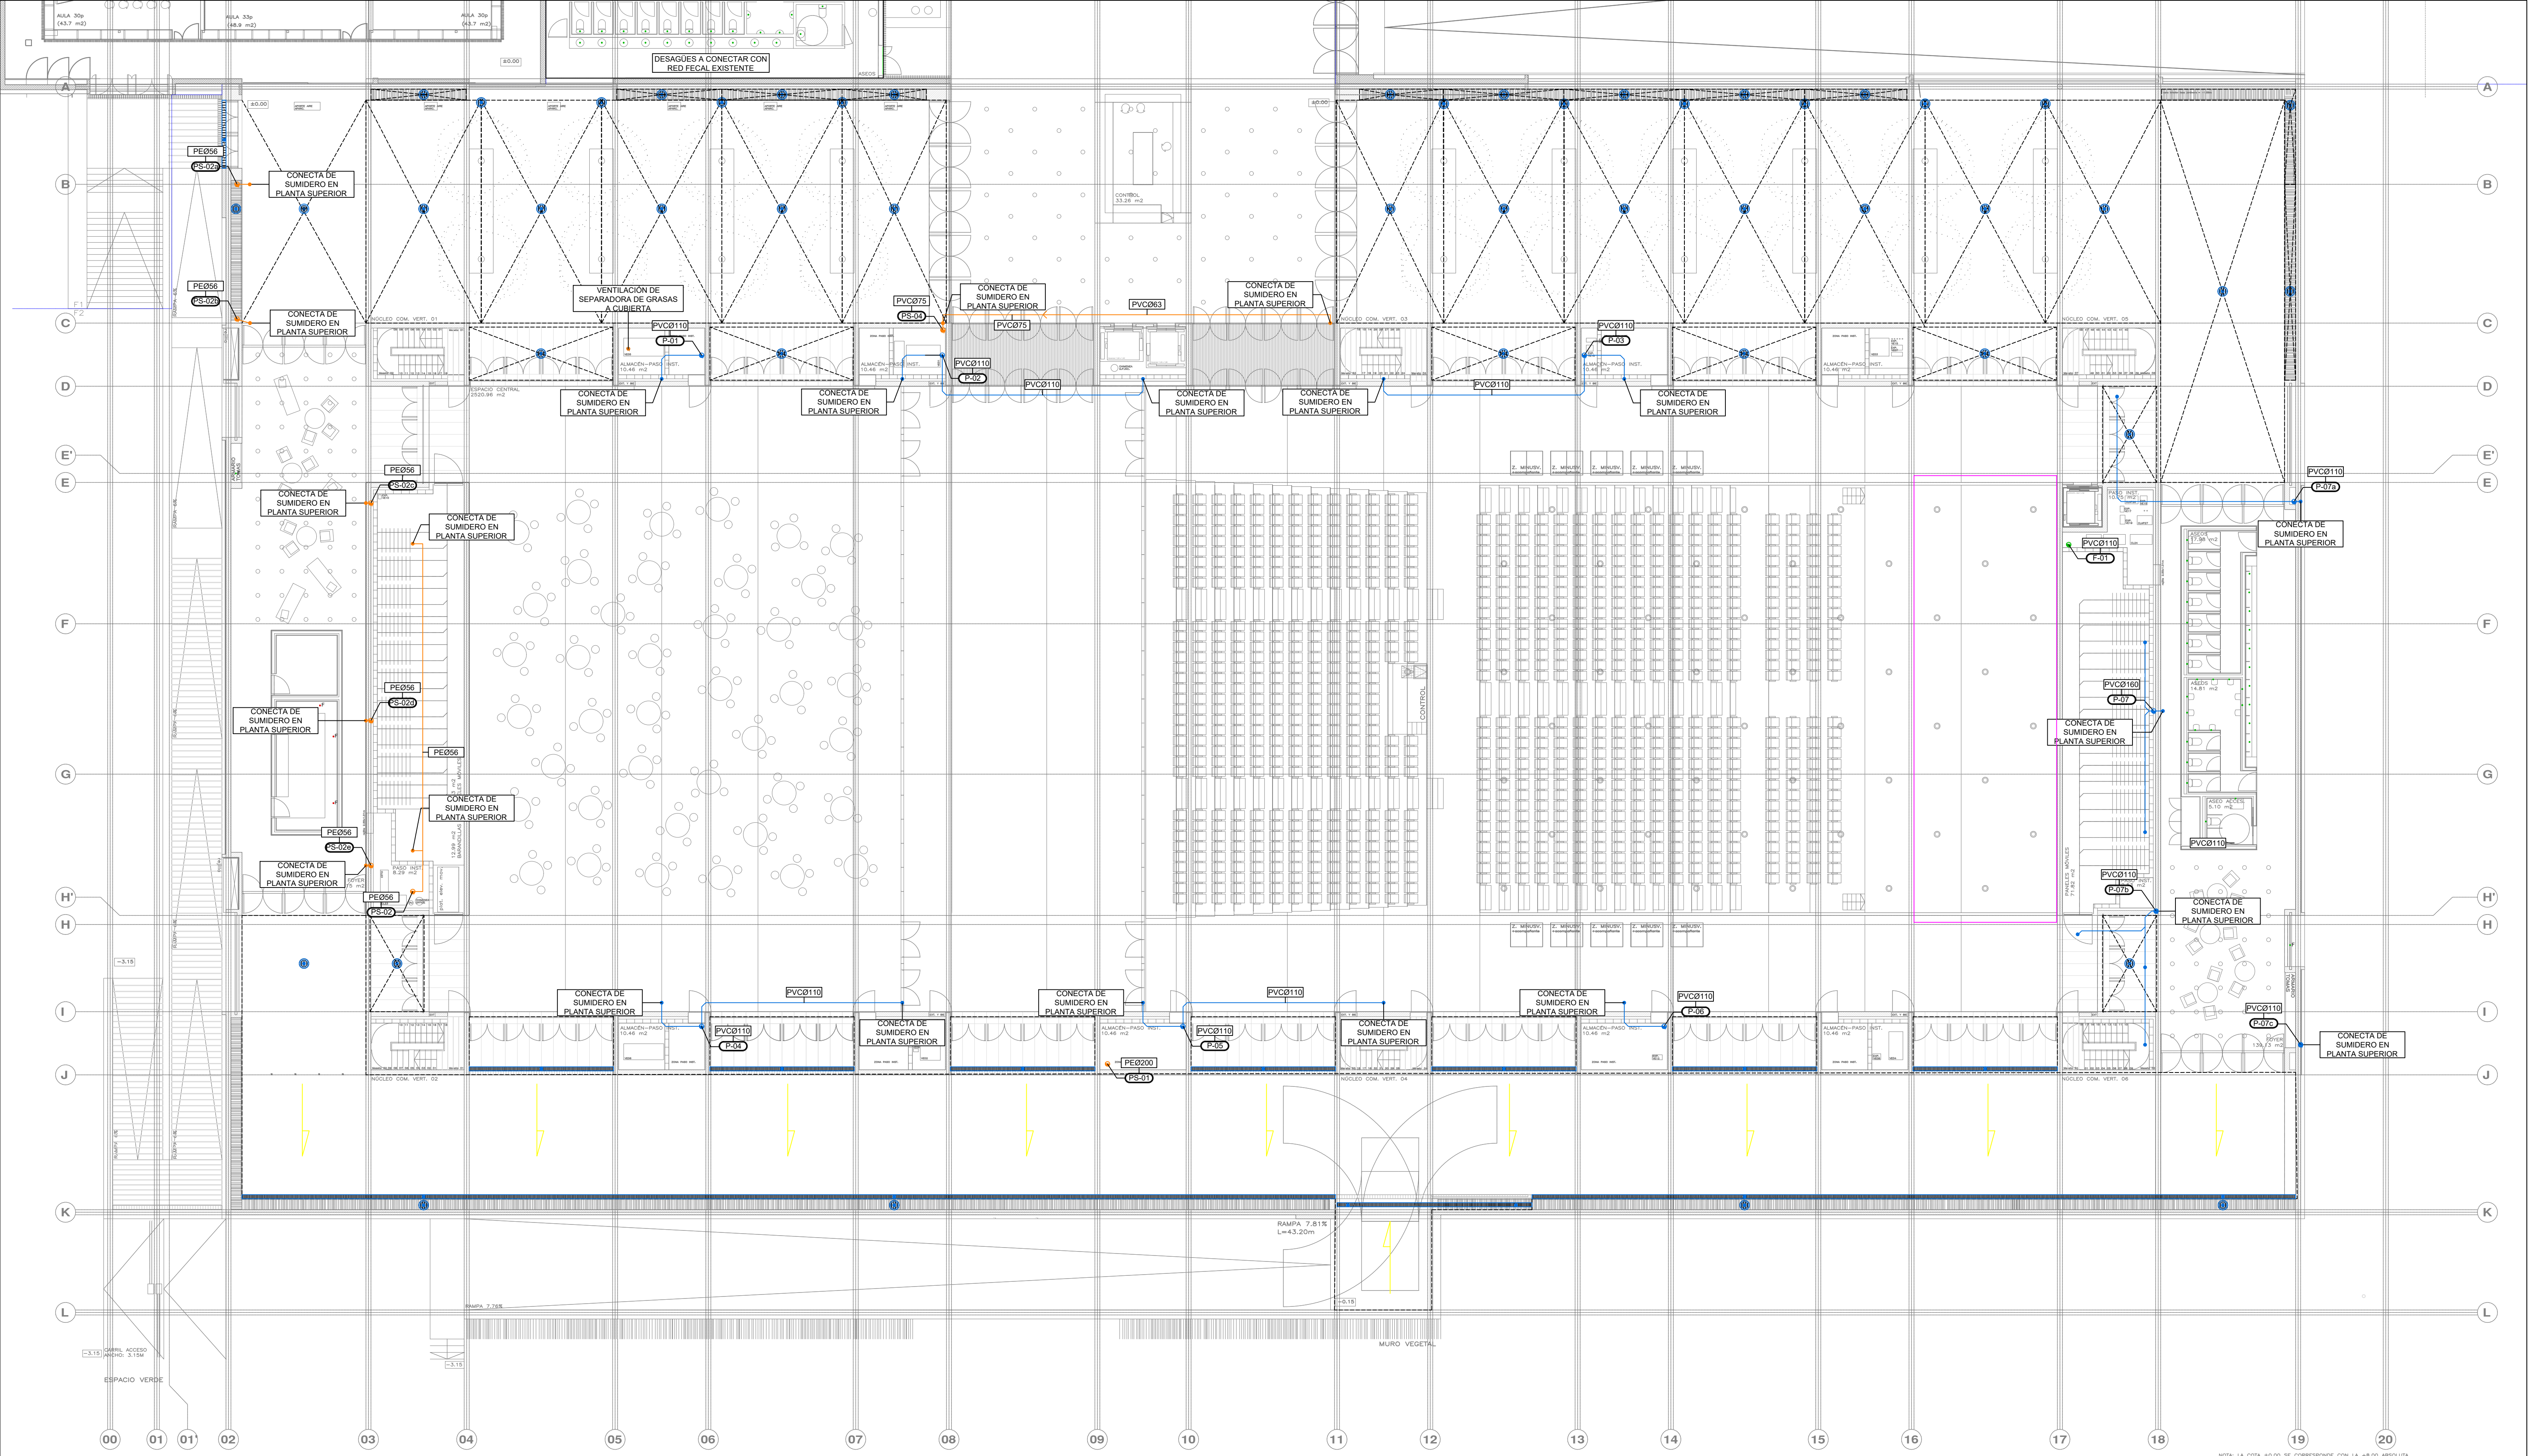

NOTA: LA COTA 80.00 SE CORRESPONDE CON LA +8.00 ABSOLUTA

LEYENDA SANEAMIENTO		LEYENDA SANEAMIENTO		LEYENDA SANEAMIENTO		APARATO		DIÁMETRO DESAGÜE	
SIMBOLOGÍA	DESCRIPCIÓN	SIMBOLOGÍA	DESCRIPCIÓN	SIMBOLOGÍA	DESCRIPCIÓN	SIMBOLOGÍA	DESCRIPCIÓN	SIMBOLOGÍA	DESCRIPCIÓN
---	RED PLUVIAL ENTERRADA (MÍNIMO Ø160)		REJA CON CANAL DE EVACUACIÓN	●	PUNTO DE DESAGÜE Y CONEXIÓN APARATOS SANITARIOS	⊗	Lavabo	40	
---	RED FÉCAL ENTERRADA (MÍNIMO Ø160)					⊗	Inodoro con sistema Fregadero/Pila	110	
---	RED DE HIDROCARBUROS ENTERRADA (PVCØ160)					⊗	Vertedero	110	
---	RED PLUVIAL COLGADA (MÍNIMO Ø110)	● (P-XX)	BAJANTE AGUAS PLUVIALES (SISTEMA GRAVITATORIO)	⊗	ARQUETA REGISTRABLE (CON JUNTA DE ESTANQUIDAD CONTRA LA LOSA DE HORMIGÓN)	⊗	Urinario	40	
---	RED FÉCAL COLGADA	● (C-XX)	BAJANTE AGUAS FÉCALES	⊗	ARQUETA CON SUMIDERO (CON JUNTA DE ESTANQUIDAD CONTRA LA LOSA DE HORMIGÓN)	⊗	Ducha	50	
---	RED DE GRASAS COLGADA	● (G-XX)	BAJANTE RED GRASAS	⊗	ARQUETA SIFÓNICA	⊗	Sumidero	110	
---	RED DE HIDROCARBUROS COLGADA	● (H-XX)	BAJANTE RED HIDROCARBUROS						
---	RED PLUVIAL SECCIÓN LLENA	● (PS-XX)	BAJANTE AGUAS PLUVIALES (SISTEMA SIFÓNICO)						
---	RED BOMBEO PLUVIAL	⊗	SUMIDERO DE ACERO INOXIDABLE (TERRAZAS)						
---	RED BOMBEO FÉCAL	⊗	SUMIDERO SIFÓNICO PVC (CUBIERTAS)						
---	TUBERÍA DE VENTILACIÓN DE POZO DE BOMBEO	⊗	SUMIDERO SIFÓNICO FUNDICIÓN (APARCAMIENTO)						

Ajuntament de Santa Eulària des Riu Sant Carles Santa Gertrudis Santa Eulària Janda Puig d'en Vall	
PROYECTO MANZANA 7 - PLAN PARCIAL XARC FASE II PALACIO DE CONGRESOS DE SANTA EULÀRIA DES RIU PROYECTO DE ACTIVIDADES: MEDIDAS CORRECTORA	
PLANO INSTALACION SANEAMIENTO. PLANTA ACCESO.	
ESCALA 1/150	AUTOR ANGEL GUERRERO CASTELLS
FECHA OCTUBRE 23	DOCTOR POR LA UPC INGENIERO INDUSTRIAL FUNCIONARIO DE CARRERA Carrer de Venda des Coloms, 10 21 07840 Santa Eulària des Riu enguerr@santereularia.com
NÚMERO PLANO ISA04	

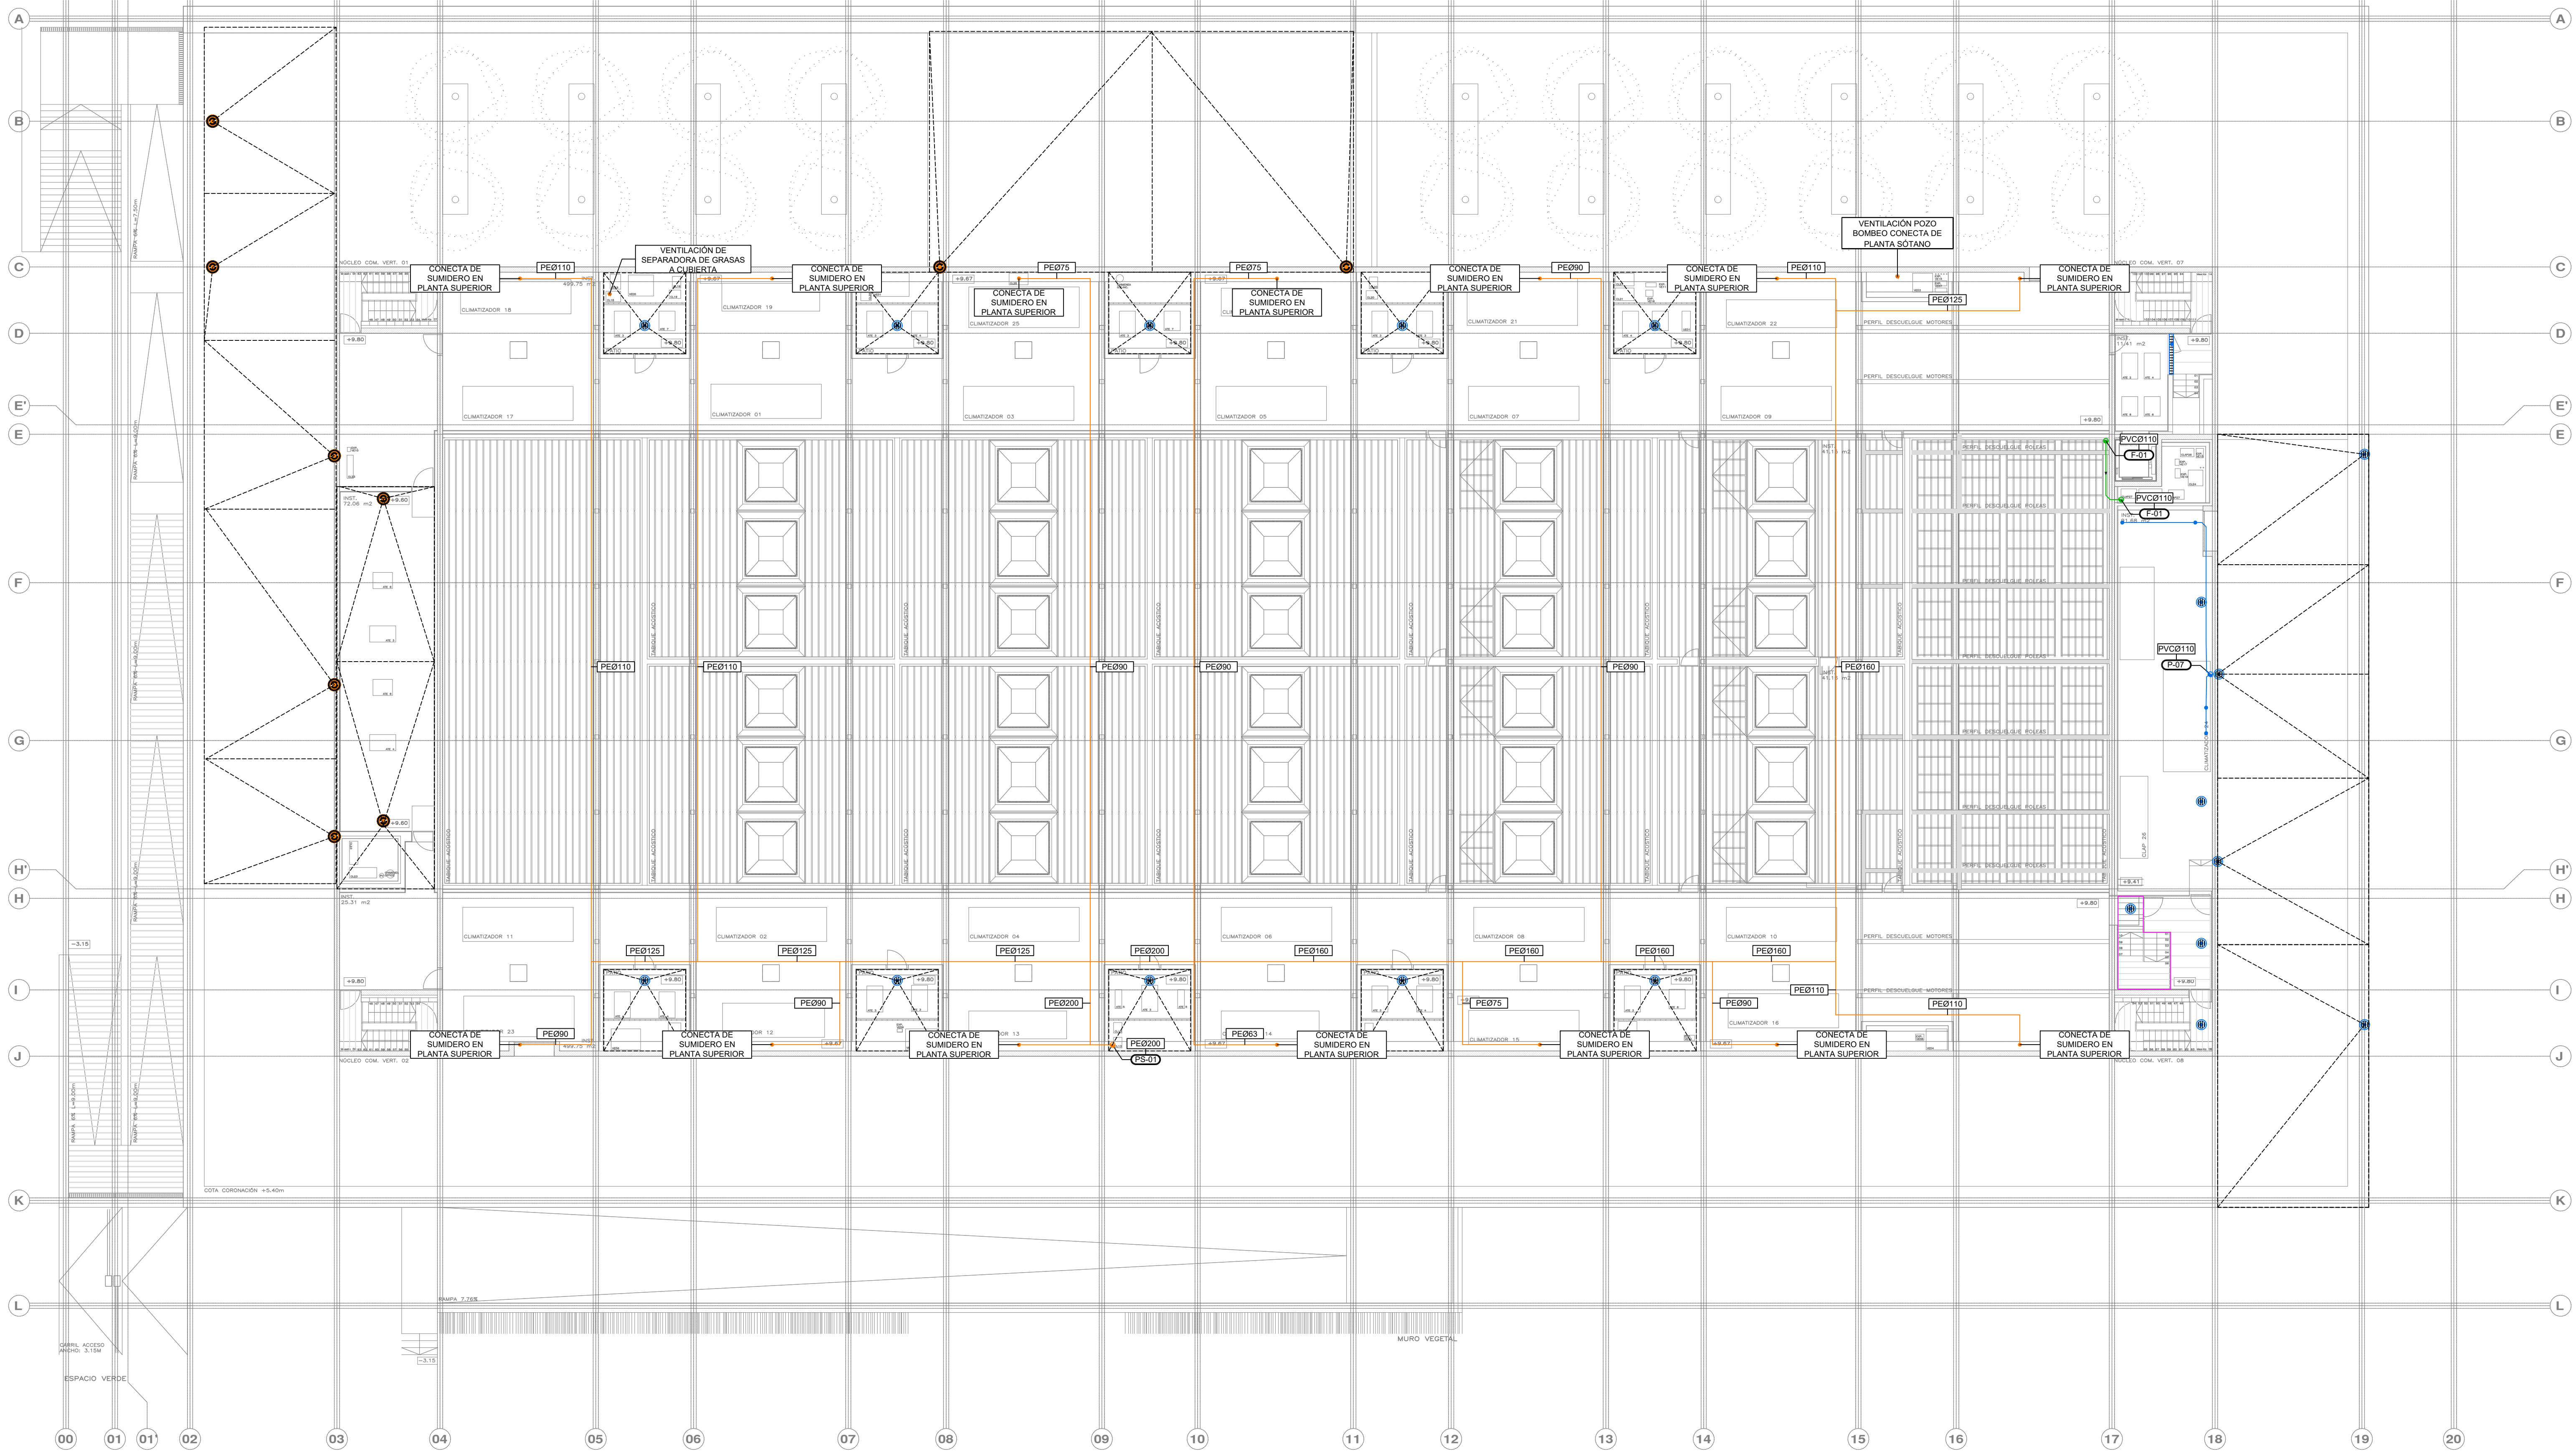

NOTA: LA COTA 0,00 SE CORRESPONDE CON LA +0,00 ABSOLUTA

LEYENDA SANEAMIENTO		LEYENDA SANEAMIENTO		LEYENDA SANEAMIENTO		APARATO		DIÁMETRO DESAGÜE	
SIMBOLOGÍA	DESCRIPCIÓN	SIMBOLOGÍA	DESCRIPCIÓN	SIMBOLOGÍA	DESCRIPCIÓN	SIMBOLOGÍA	DESCRIPCIÓN	SIMBOLOGÍA	DESCRIPCIÓN
---	RED PLUVIAL ENTERRADA (MÍNIMO Ø160)		REJA CON CANAL DE EVACUACIÓN	●	PUNTO DE DESAGÜE Y CONEXIÓN APARATOS SANITARIOS	---	Livabo	---	40
---	RED FÉCAL ENTERRADA (MÍNIMO Ø160)	---		●		---	Inodoro con sistema Fregadero/Pila	---	110
---	RED DE HIDROCARBUROS ENTERRADA (PVCØ160)	---		●		---	Vertedero	---	110
---	RED PLUVIAL COLGADA (MÍNIMO Ø110)	● (P-XX)	BAJANTE AGUAS PLUVIALES (SISTEMA GRAVITATORIO)	⊗	ARQUETA REGISTRABLE (CON JUNTA DE ESTANQUIDAD CONTRA LA LOSA DE HORMIGÓN)	---	Urinario	---	40
---	RED FÉCAL COLGADA	● (F-XX)	BAJANTE AGUAS FÉCALES	⊗		---	Ducha	---	50
---	RED DE GRASAS COLGADA	● (G-XX)	BAJANTE RED GRASAS	⊗	ARQUETA CON SUMIDERO (CON JUNTA DE ESTANQUIDAD CONTRA LA LOSA DE HORMIGÓN)	---	Sumidero	---	110
---	RED DE HIDROCARBUROS COLGADA	● (H-XX)	BAJANTE RED HIDROCARBUROS	⊗		---		---	
---	RED PLUVIAL SECCIÓN LLENA	● (PS-XX)	BAJANTE AGUAS PLUVIALES (SISTEMA SIFÓNICO)	⊗	ARQUETA SIFÓNICA	---		---	
---	RED BOMBEO PLUVIAL	⊗	SUMIDERO DE ACERO INOXIDABLE (TERRAZAS)	⊗		---		---	
---	RED BOMBEO FÉCAL	⊗	SUMIDERO SIFÓNICO PVC (CUBIERTAS)	⊗		---		---	
---	TUBERÍA DE VENTILACIÓN DE POZO DE BOMBEO	⊗	SUMIDERO SIFÓNICO PVC (CUBIERTAS)	⊗		---		---	
---		⊗	FUNDICIÓN (APARCAMIENTO)	⊗		---		---	


PROMOTOR **Ajuntament de Santa Eulària des Riu**
 Sant Carles Santa Gertrudis Santa Eulària Janda Puig d'en Vall

PROYECTO **FASE II PALACIO DE CONGRESOS DE SANTA EULÀRIA DES RIU** MANZANA 7 - PLAN PARCIAL XARC
PROYECTO DE ACTIVIDADES: MEDIDAS CORRECTOAS

PLANO **INSTALACION SANEAMIENTO. ENTREPLANTA CUBIERTA.**

ESCALA 1/150
 FECHA OCTUBRE 23
 AUTOR **ANGEL GUERRERO CASTELLS**
 DOCTOR POR LA UIPC
 INGENIERO INDUSTRIAL
 FUNCIONARIO DE CARRERA
 Carrer de Venda des Coloms, 10 21 07840 Santa Eulària des Riu
 enguerrero@santaeulariadesriu.com

NUMERO PLANO **ISA05**

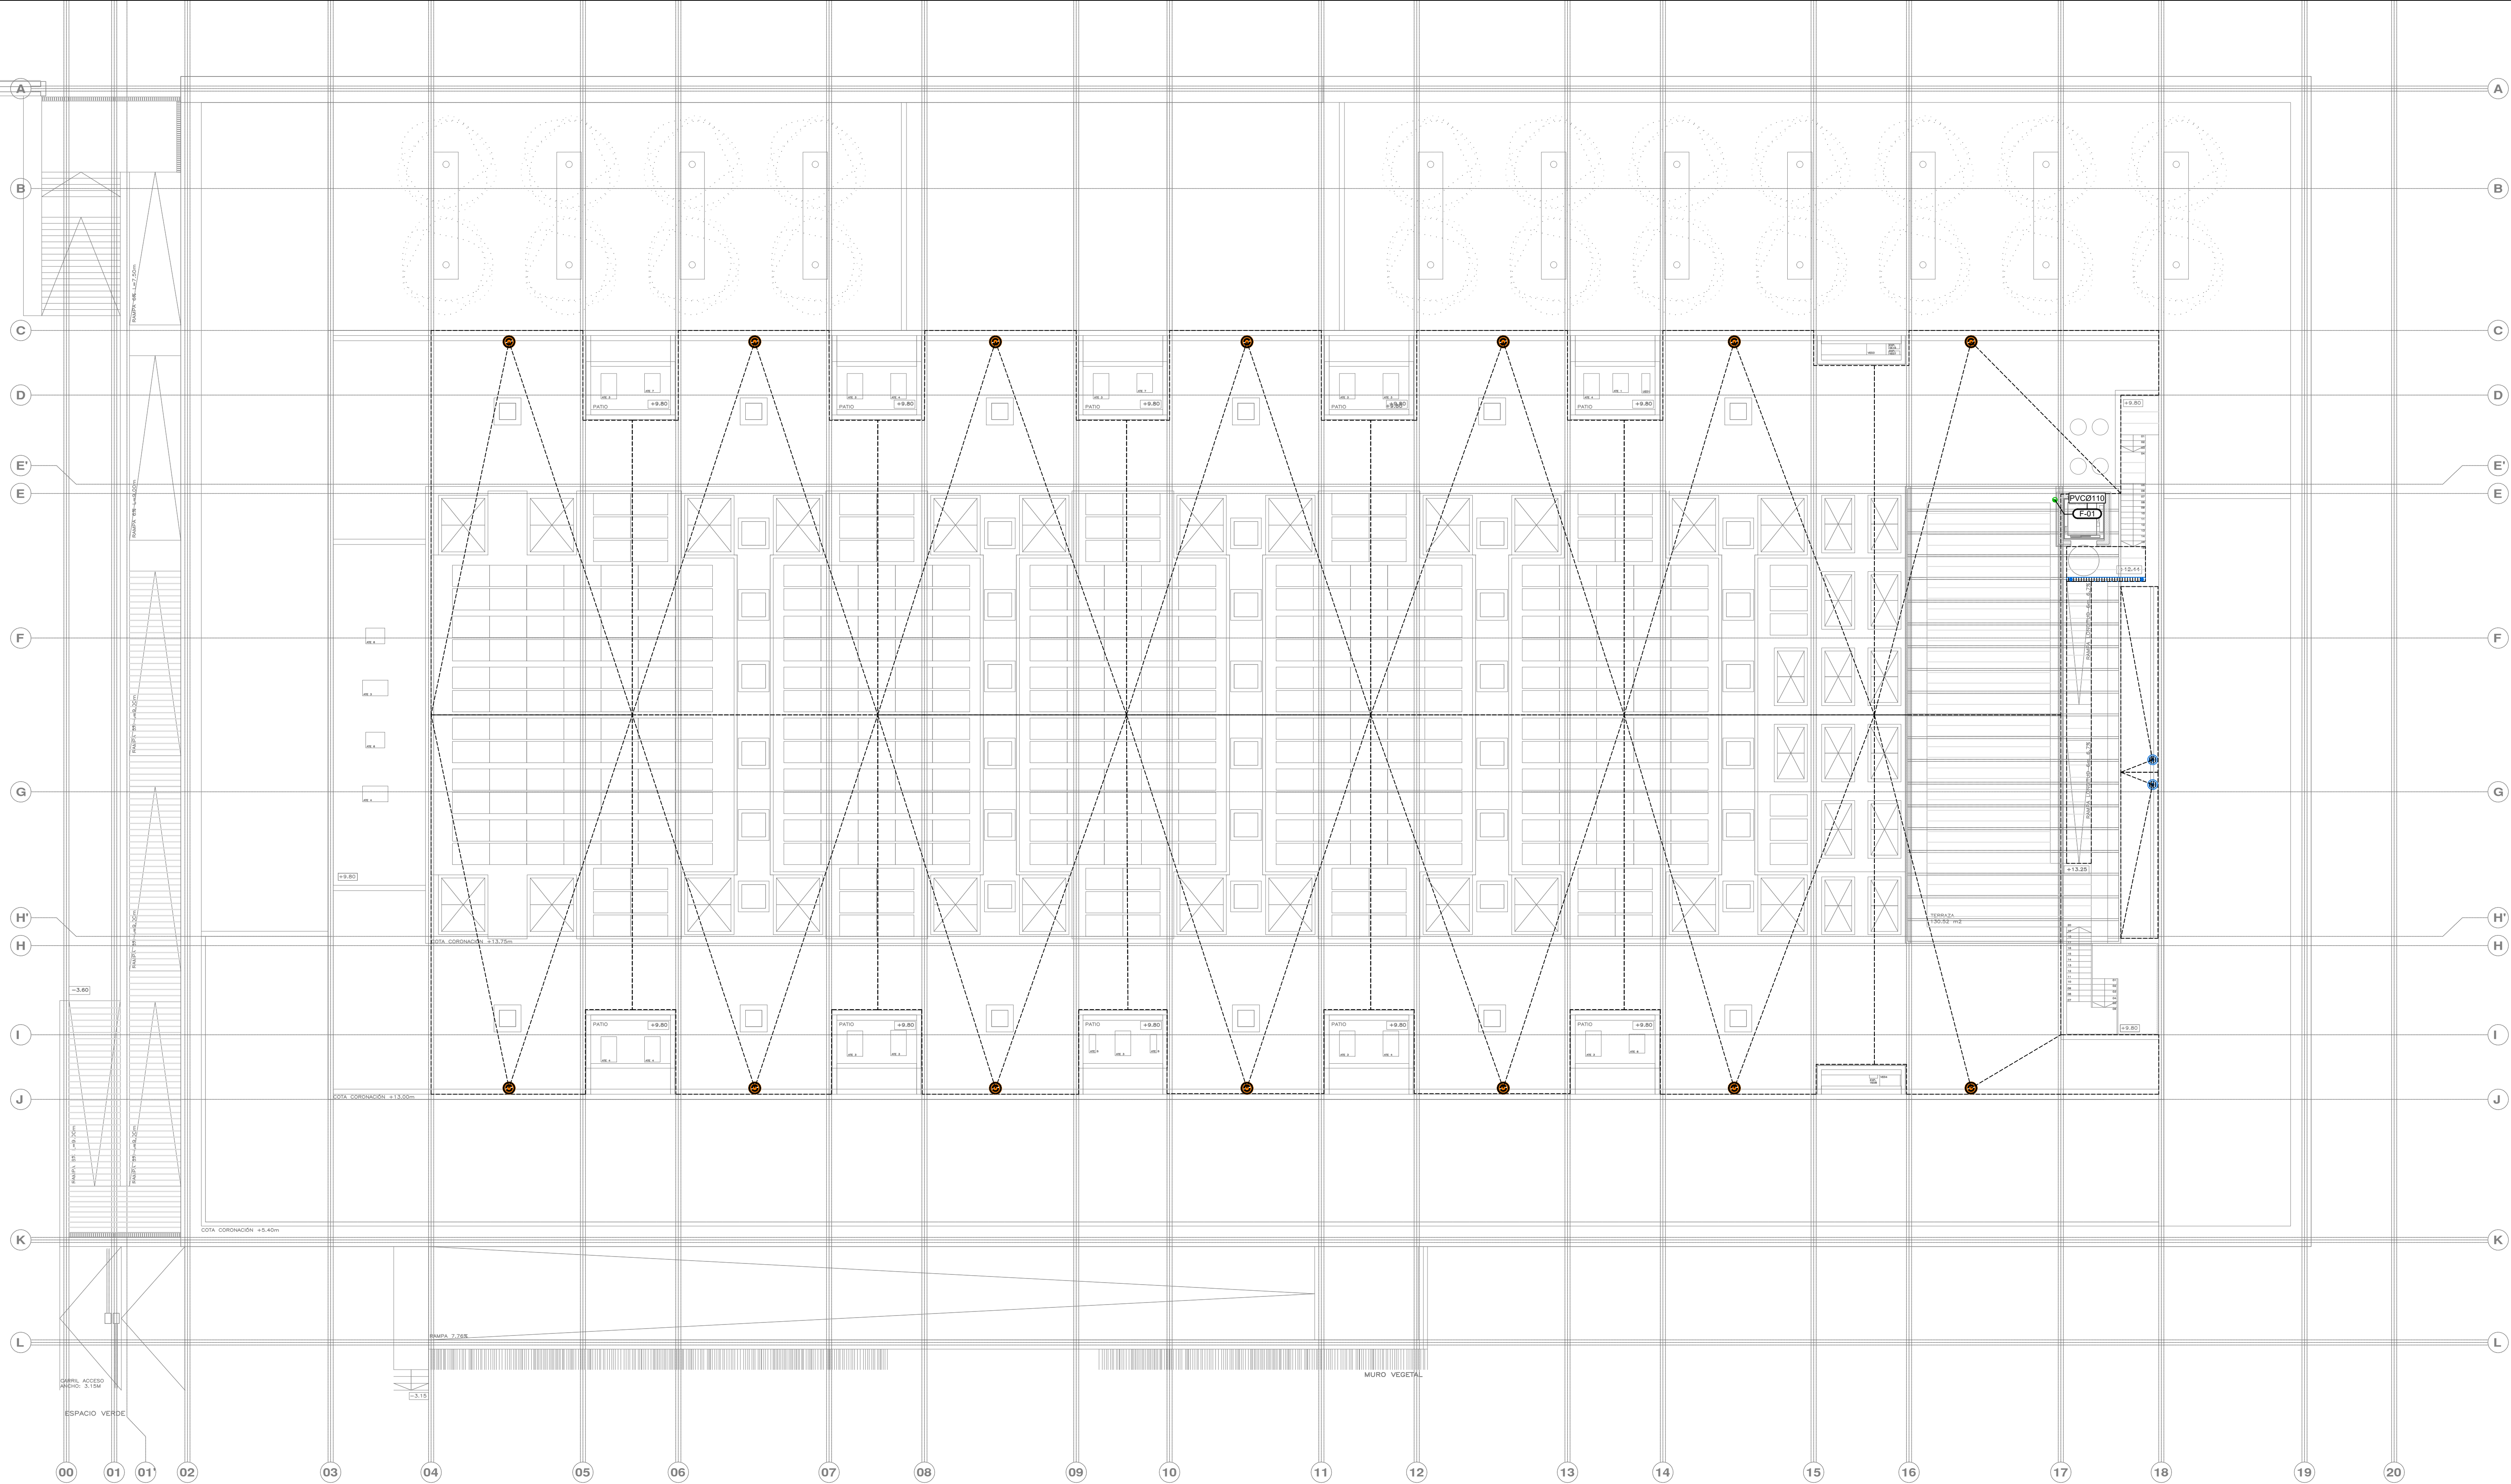

NOTA: LA COTA 0.00 SE CORRESPONDE CON LA +8.00 ABSOLUTA

LEYENDA SANEAMIENTO		LEYENDA SANEAMIENTO		LEYENDA SANEAMIENTO		APARATO		DIÁMETRO DESAGÜE	
SIMBOLOGÍA	DESCRIPCIÓN	SIMBOLOGÍA	DESCRIPCIÓN	SIMBOLOGÍA	DESCRIPCIÓN				
---	RED PLUVIAL ENTERRADA (MÍNIMO Ø160)		REJA CON CANAL DE EVACUACIÓN	●	PUNTO DE DESAGÜE Y CONEXIÓN APARATOS SANITARIOS	Lavabo	40		
---	RED FECAL ENTERRADA (MÍNIMO Ø160)			●		Inodoro con sistema Frigidero/Pisa	110		
---	RED DE HIDROCARBUROS ENTERRADA (PVCØ160)			⊗	ARQUETA REGISTRABLE (CON JUNTA DE ESTANQUIDAD CONTRA LA LOSA DE HORMIGÓN)	Vertedero	40		
---	RED PLUVIAL COLGADA (MÍNIMO Ø110)	● (P-XX)	BAIANTE AGUAS PLUVIALES (SISTEMA GRAVITATORIO)	⊗		Urinario	50		
---	RED FECAL COLGADA	● (F-XX)	BAIANTE AGUAS FECALES	⊗	ARQUETA CON SUMIDERO (CON JUNTA DE ESTANQUIDAD CONTRA LA LOSA DE HORMIGÓN)	Ducha	110		
---	RED DE GRASAS COLGADA	● (G-XX)	BAIANTE RED GRASAS	⊗		Sumidero			
---	RED DE HIDROCARBUROS COLGADA	● (H-XX)	BAIANTE RED HIDROCARBUROS	⊗		MATERIAL: COLECTORES GENERALES ENTERRADOS: PVC PARED ESTRUCTURADA SN 8 EN 13476 BAJANTES, DESAGÜES Y COLECTORES COLGADOS: PVC INSONORIZADO (RED GRAVITATORIA) HDPE (RED SIFÓNICA)			
---	RED PLUVIAL SECCIÓN LLENA	● (PS-XX)	BAIANTE AGUAS PLUVIALES (SISTEMA SIFÓNICO)	⊗	ARQUETA SIFÓNICA				
---	RED BOMBEO PLUVIAL	⊗	SUMIDERO DE ACERO INOXIDABLE (TERRAZAS)	⊗	ARQUETAS Y POZOS: PREFABRICADAS EN POLIETILENO				
---	RED BOMBEO FECAL	⊗	SUMIDERO SIFÓNICO PVC (CUBIERTAS)	⊗	DIÁMETRO POZO / ARQUETA				
---	TUBERÍA DE VENTILACIÓN DE POZO DE BOMBEO	⊗	FUNDICIÓN (APARCAMIENTO)	⊗	COTA TAPA				
		⊗		⊗	COTA BASE				
		⊗		⊗	ALTURA				

PROMOTOR **Ajuntament de Santa Eulària des Riu**
 Sant Carles Santa Gertrudis Santa Eulària Janda Puig d'en Vall

PROYECTO MANZANA 7 - PLAN PARCIAL XARC
FASE II PALACIO DE CONGRESOS DE SANTA EULÀRIA DES RIU
 PROYECTO DE ACTIVIDADES: **MEDIDAS CORRECTORA**

PLANO
INSTALACION SANEAMIENTO.
CUBIERTA.

ESCALA 1/150
 FECHA OCTUBRE 23
 AUTOR **ANGEL GUERRERO CASTELLS**
 DOCTOR POR LA UPC
 INGENIERO INDUSTRIAL
 FUNCIONARIO DE CARRERA
 Carrer de Venda des Coloms, 10 2º 07840 Santa Eulària des Riu
 enguerr@santereulària.com

NUMERO PLANO **ISA06**