

LEYENDA DE SEGURIDAD		LEYENDA DE SEGURIDAD		LEYENDA DE SEGURIDAD	
SIMBOLOGÍA		SIMBOLOGÍA		SIMBOLOGÍA	
	LECTOR DE TARJETAS DE PROXIMIDAD. EN TORNOS SE INSTALARÁ TAMBIÉN LECTOR DE CÓDIGOS QR		DETECTOR DE APERTURA DE PUERTA POR CONTACTO MAGNÉTICO		PUESTO DE CONTROL
	CÁMARA TIPO MINI-DOMO COLOR PARA EXTERIOR		CÁMARA COLOR 360°	NOTA: LOS ELEMENTOS VISTOS Y EN EL INTERIOR DE LOS FALSOS TECHOS DE LAMAS, SERÁN DEL COLOR SEGÚN LOS PLANOS DE LA COLECCIÓN DE ARQUITECTURA.	
	CÁMARA COLOR CON CARGASA PARA EXTERIOR		ELECTROIMÁN CON CONTACTO DE ESTADO		
	CÁMARA TIPO MINI-DOMO COLOR PARA INTERIOR		PULSADOR DE SALIDA		
	POSTE AUTOPORTANTE		CENTRAL CONTROL DE ACCESOS Y SEGURIDAD.		
	GRABADOR/SERVIDOR DE CCTV		CONTROL DE ACCESO DE APARCAMIENTO, COMPUESTO POR LECTOR DE TARJETAS DE ABONADOS, BARRERA Y CÁMARA LECTORA DE MATRÍCULAS		


PROMOTOR **Ajuntament de Santa Eulària des Riu**
 Sant Carles Santa Gertrudis Santa Eulària Janda Puig d'en Vall

PROYECTO MANZANA 7 - PLAN PARCIAL XARC
FASE II PALACIO DE CONGRESOS DE SANTA EULÀRIA DES RIU
 PROYECTO DE ACTIVIDADES: **MEDIDAS CORRECTORAS**

PLANO
INSTALACION SEGURIDAD.
PLANTA SOTANO.

ESCALA 1/150
 FECHA OCTUBRE 23
 AUTOR **ANGEL GUERRERO CASTELLS**
 DOCTOR POR LA UIPC
 INGENIERO INDUSTRIAL
 FUNCIONARIO DE CARRERA
 Carrer de Venda des Coloms, 10 2º 07840 Santa Eulària des Riu
 enguerr@santereulària.com

NUMERO PLANO **SEG01**

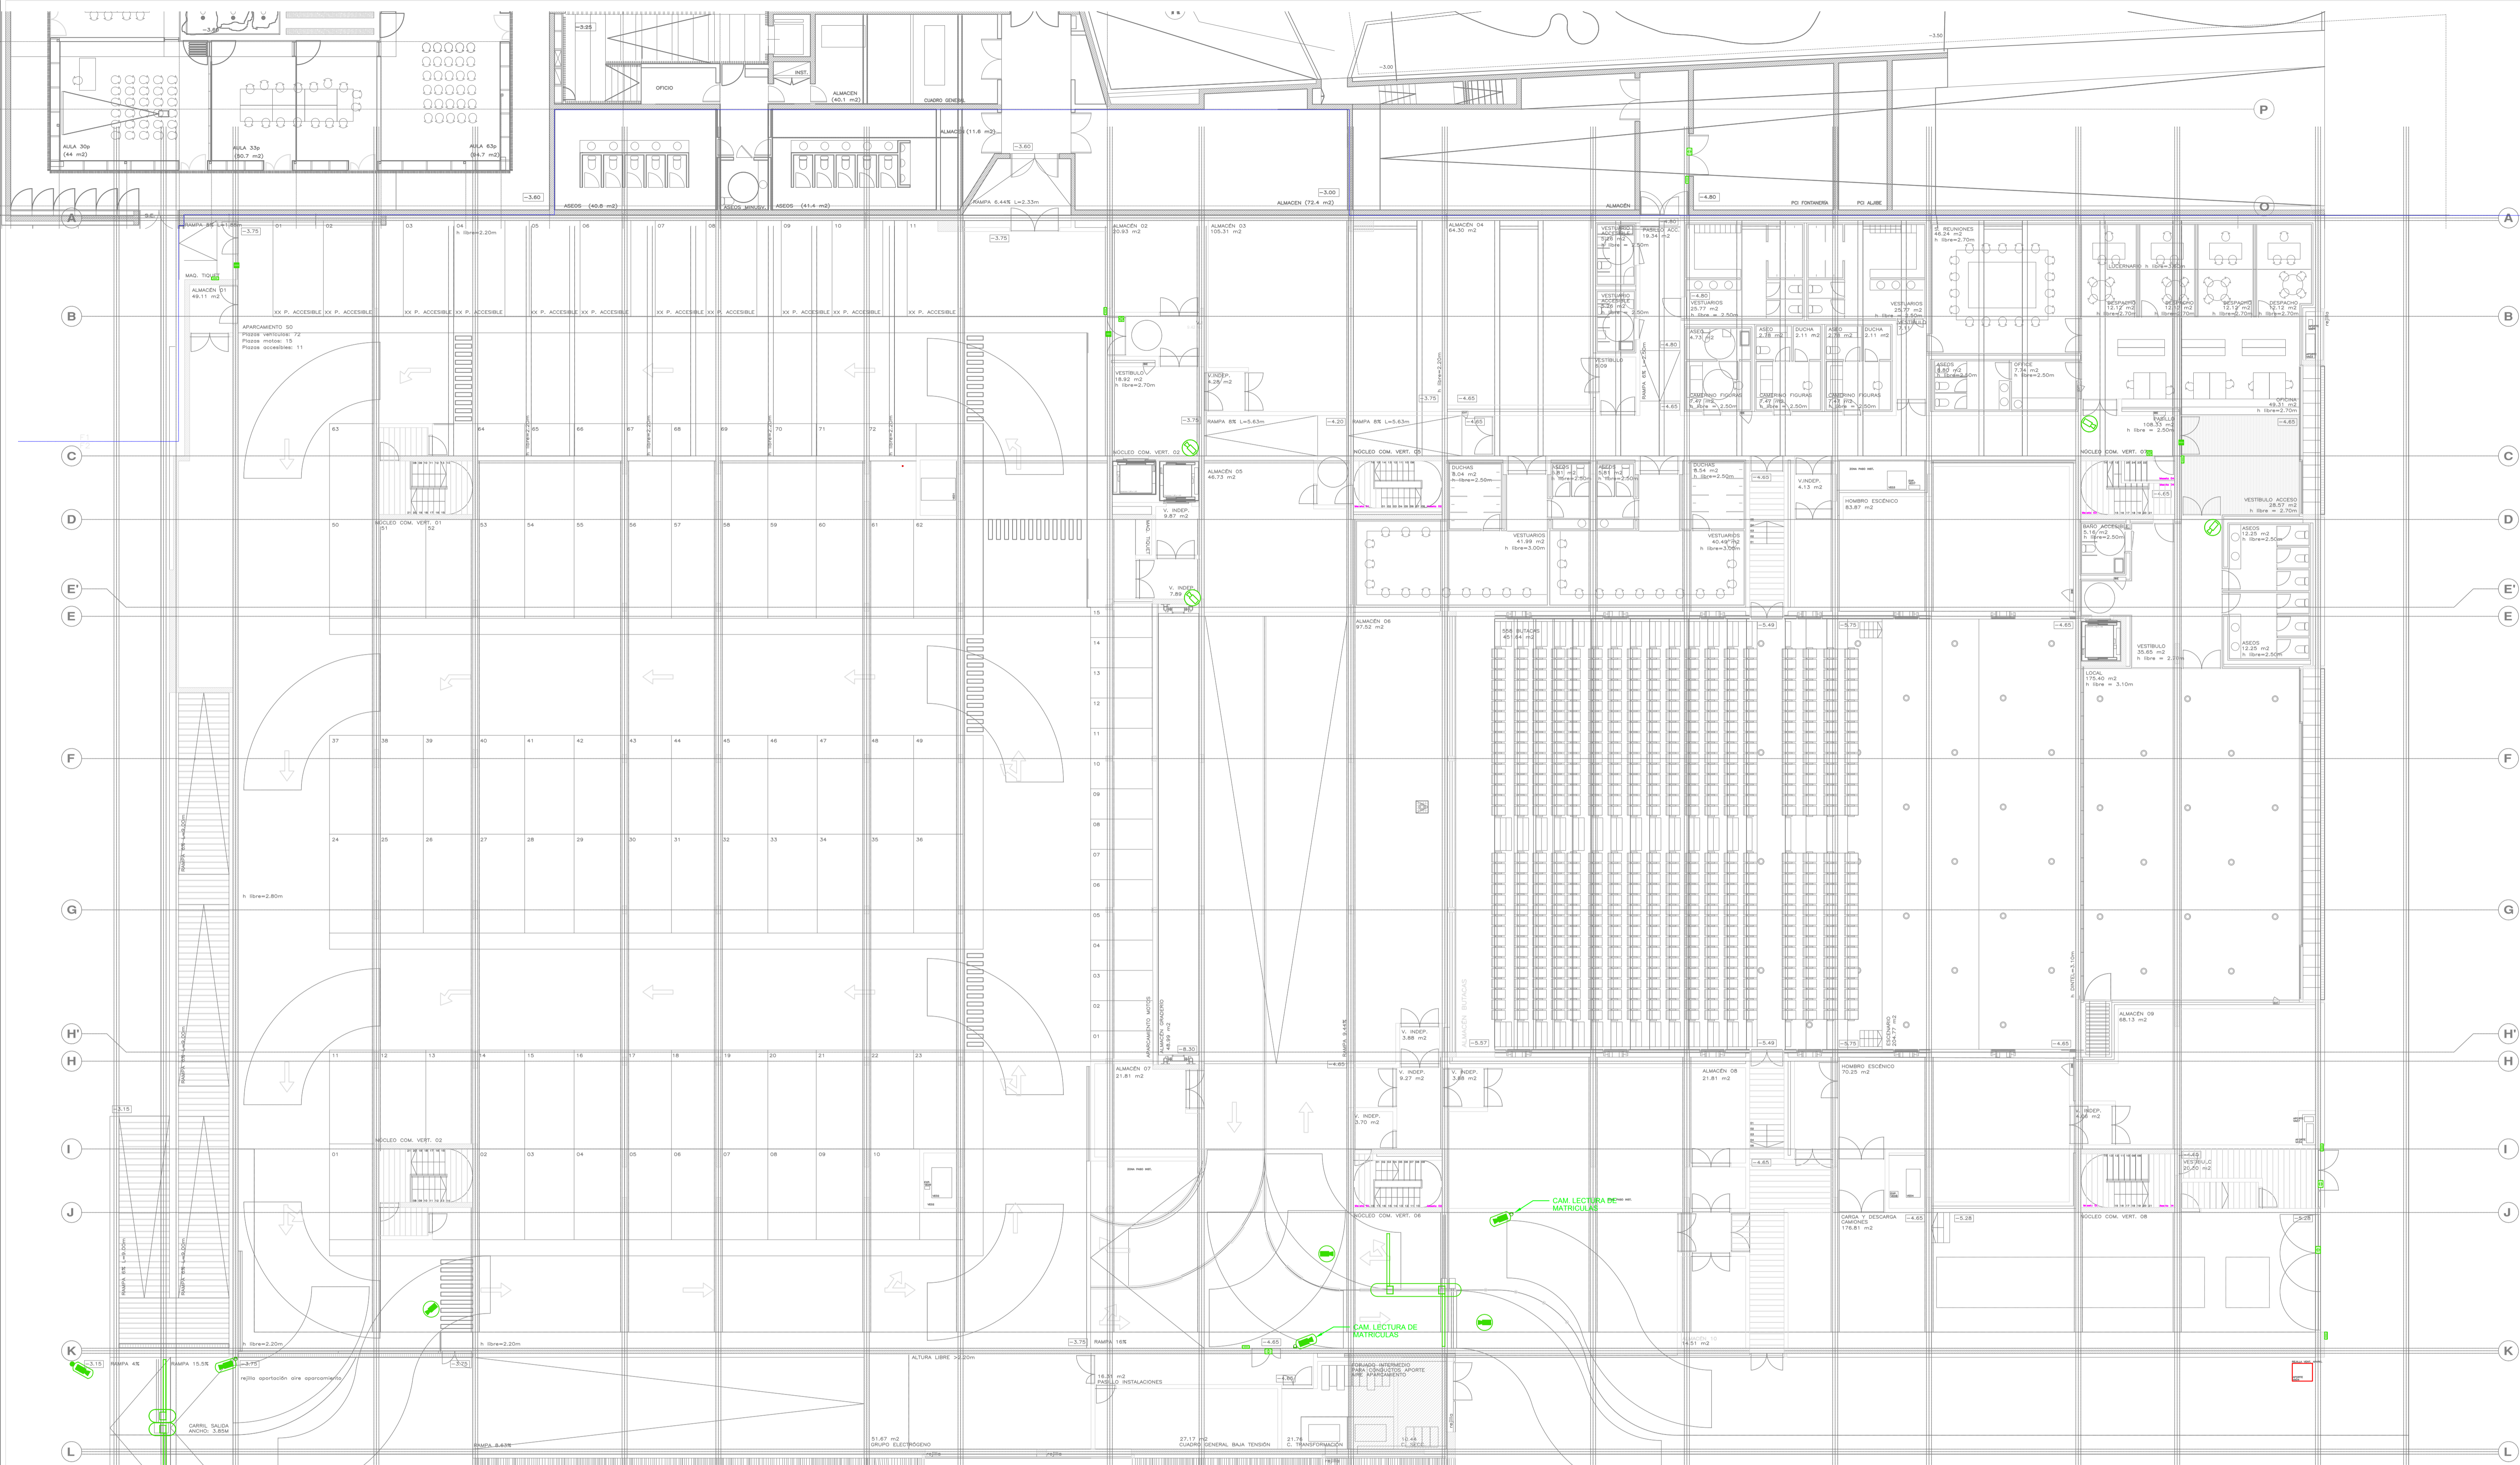

LEYENDA DE SEGURIDAD		LEYENDA DE SEGURIDAD		LEYENDA DE SEGURIDAD	
SIMBOLOGÍA		SIMBOLOGÍA		SIMBOLOGÍA	
	LECTOR DE TARJETAS DE PROXIMIDAD. EN TORNOS SE INSTALARÁ TAMBIÉN LECTOR DE CODIGOS QR		DETECTOR DE APERTURA DE PUERTA POR CONTACTO MAGNÉTICO		PUUESTO DE CONTROL
	CÁMARA TIPO MINI-DOMO COLOR PARA EXTERIOR		CÁMARA COLOR 360°	NOTA: LOS ELEMENTOS VISTOS Y EN EL INTERIOR DE LOS FALSOS TECHOS DE LAMAS, SERÁN DEL COLOR SEGÚN LOS PLANOS DE LA COLECCIÓN DE ARQUITECTURA.	
	CÁMARA COLOR CON CARCASA PARA EXTERIOR		ELECTROIMÁN CON CONTACTO DE ESTADO		
	CÁMARA TIPO MINI-DOMO COLOR PARA INTERIOR		PULSADOR DE SALIDA		
	POSTE AUTOPORTANTE		CENTRAL CONTROL DE ACCESOS Y SEGURIDAD.		
	GRABADOR/SERVIDOR DE CCTV		CONTROL DE ACCESO DE APARCAMIENTO, COMPUESTO POR LECTOR DE TARJETAS DE ABONADOS, BARRERA Y CÁMARA LECTORA DE MATRICULAS		


PROMOTOR **Ajuntament de Santa Eulària des Riu**
 Sant Carles Santa Gertrudis Santa Eulària Janda Puig d'en Vall

PROYECTO MANZANA 7 - PLAN PARCIAL XARC
FASE II PALACIO DE CONGRESOS DE SANTA EULÀRIA DES RIU
 PROYECTO DE ACTIVIDADES: **MEDIDAS CORRECTORAS**

PLANO
INSTALACION SEGURIDAD.
PLANTA BAJA.

ESCALA 1/150
 FECHA OCTUBRE 23
 NUMERO PLANO **SEG02**

AUTOR **ANGEL GUERRERO CASTELLS**
 DOCTOR POR LA UPC
 INGENIERO INDUSTRIAL
 FUNCIONARIO DE CARRERA
 Carrer de Vanda des Coloms, 10 2º 07840 Santa Eulària des Riu
 enguier@santheulària.com

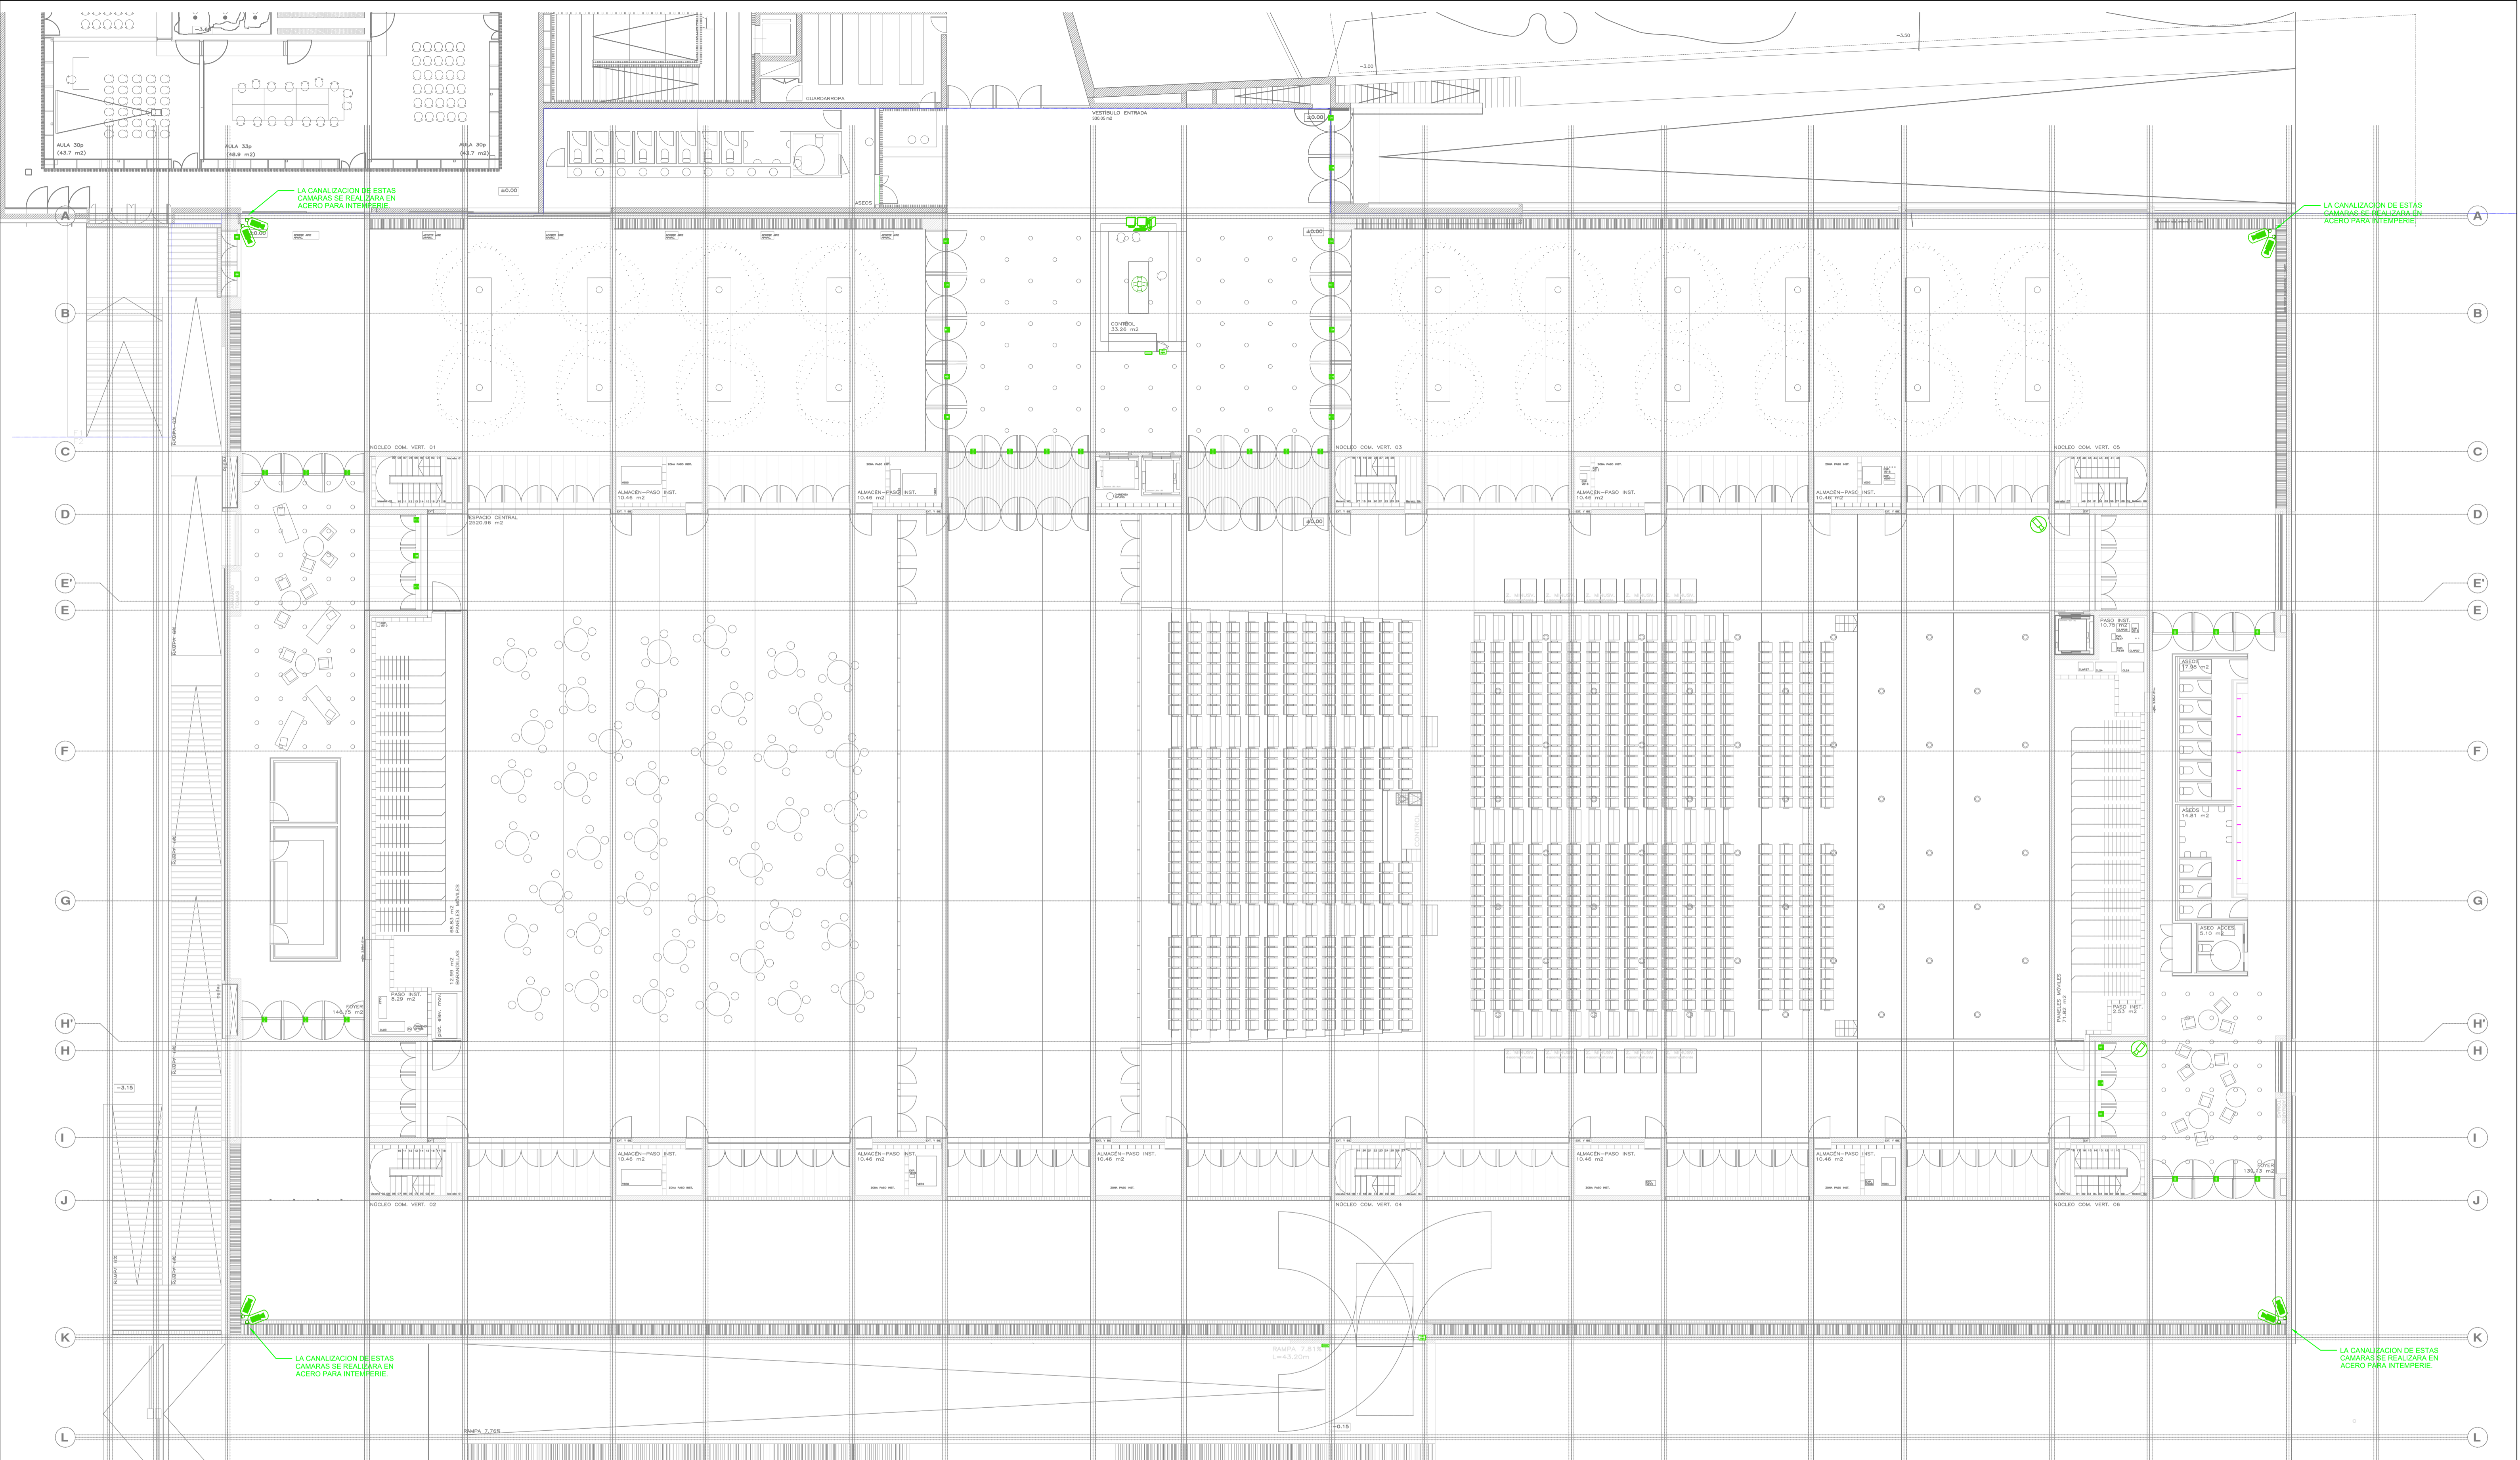

LEYENDA DE SEGURIDAD		LEYENDA DE SEGURIDAD		LEYENDA DE SEGURIDAD	
SIMBOLOGÍA		SIMBOLOGÍA		SIMBOLOGÍA	
	LECTOR DE TARJETAS DE PROXIMIDAD. EN TORNOS SE INSTALARÁ TAMBIÉN LECTOR DE CÓDIGOS QR		DETECTOR DE APERTURA DE PUERTA POR CONTACTO MAGNÉTICO		PUESTO DE CONTROL
	CÁMARA TIPO MINI-DOMO COLOR PARA EXTERIOR		CÁMARA COLOR 360°	NOTA: LOS ELEMENTOS VISTOS Y EN EL INTERIOR DE LOS FALSOS TECHOS DE LAMAS, SERÁN DEL COLOR SEGÚN LOS PLANOS DE LA COLECCIÓN DE ARQUITECTURA.	
	CÁMARA COLOR CON CARCASA PARA EXTERIOR		ELECTROIMÁN CON CONTACTO DE ESTADO		
	CÁMARA TIPO MINI-DOMO COLOR PARA INTERIOR		PULSADOR DE SALIDA		
	POSTE AUTOPORTANTE		CENTRAL CONTROL DE ACCESOS Y SEGURIDAD.		
	GRABADOR/SERVIDOR DE CCTV		CONTROL DE ACCESO DE APARCAMIENTO, COMPUESTO POR LECTOR DE TARJETAS DE ABONADOS, BARRERA Y CÁMARA LECTORA DE MATRÍCULAS		


PROMOTOR **Ajuntament de Santa Eulària des Riu**
 Sant Carles Santa Gertrudis Santa Eulària Janda Puig d'en Valló

PROYECTO MANZANA 7 - PLAN PARCIAL XARC
FASE II PALACIO DE CONGRESOS DE SANTA EULÀRIA DES RIU
 PROYECTO DE ACTIVIDADES: **MEDIDAS CORRECTIVAS**

PLANO
INSTALACION SEGURIDAD.
PLANTA ACCESO.

ESCALA 1/150
 FECHA OCTUBRE 23
 AUTOR **ANGEL GUERRERO CASTELLS**
 DOCTOR POR LA UIPC
 INGENIERO INDUSTRIAL
 FUNCIONARIO DE CARRERA
 Carrer de Venda des Coloms, 10 21 07840 Santa Eulària des Riu
 enginyer@santaeulària.com

NUMERO PLANO **SEG03**

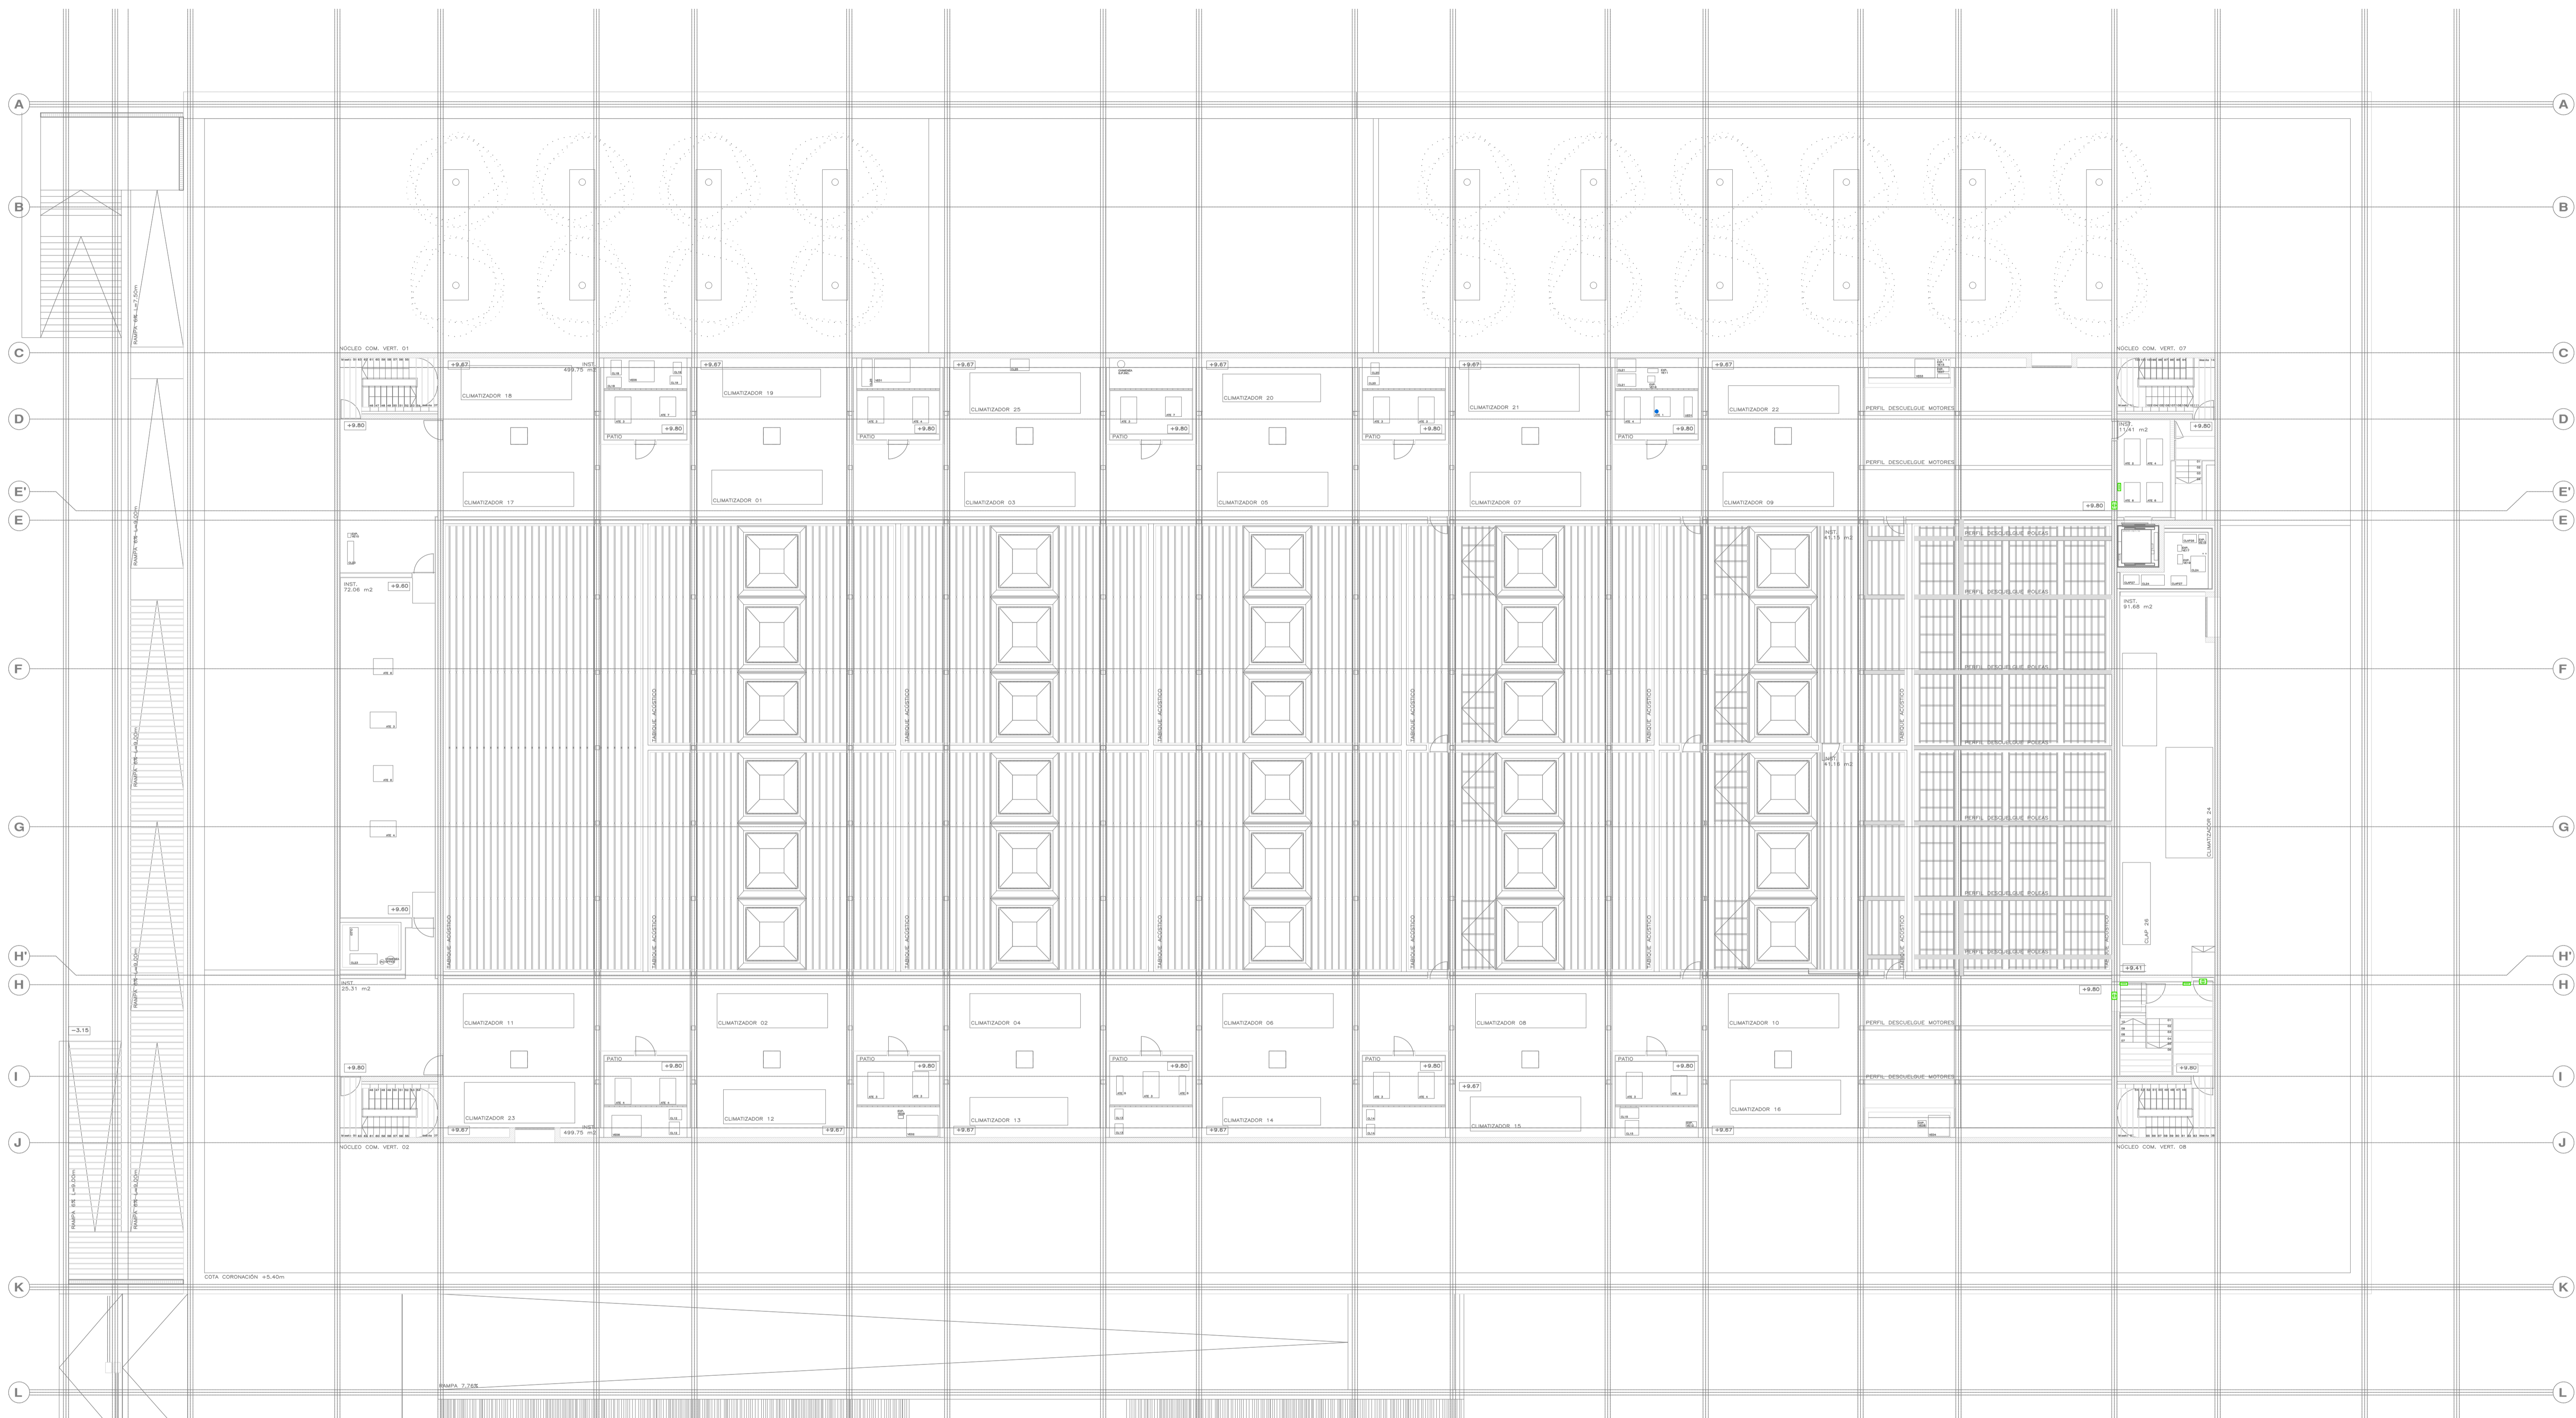

LEYENDA DE SEGURIDAD		LEYENDA DE SEGURIDAD		LEYENDA DE SEGURIDAD	
SIMBOLOGÍA		SIMBOLOGÍA		SIMBOLOGÍA	
	LECTOR DE TARJETAS DE PROXIMIDAD. EN TORNOS SE INSTALARÁ TAMBIÉN LECTOR DE CÓDIGOS QR		DETECTOR DE APERTURA DE PUERTA POR CONTACTO MAGNÉTICO		PUESTO DE CONTROL
	CÁMARA TIPO MINI-DOMO COLOR PARA EXTERIOR		CÁMARA COLOR 360°	NOTA: LOS ELEMENTOS VISTOS Y EN EL INTERIOR DE LOS FALSOS TECHOS DE LAMAS, SERÁN DEL COLOR SEGÚN LOS PLANOS DE LA COLECCIÓN DE ARQUITECTURA.	
	CÁMARA COLOR CON CARCASA PARA EXTERIOR		ELECTROIMÁN CON CONTACTO DE ESTADO		
	CÁMARA TIPO MINI-DOMO COLOR PARA INTERIOR		PULSADOR DE SALIDA		
	POSTE AUTOPORTANTE		CENTRAL CONTROL DE ACCESOS Y SEGURIDAD.		
	GRABADOR/SERVIDOR DE CCTV		CONTROL DE ACCESO DE APARCAMIENTO, COMPUESTO POR LECTOR DE TARJETAS DE ABONADOS, BARRERA Y CÁMARA LECTORA DE MATRÍCULAS		

PROMOTOR **Ajuntament de Santa Eulària des Riu**
 Sant Carles Santa Gertrudis Santa Eulària Janda Puig d'en Vall


PROYECTO MANZANA 7 - PLAN PARCIAL XARC
FASE II PALACIO DE CONGRESOS DE SANTA EULÀRIA DES RIU
 PROYECTO DE ACTIVIDADES: **MEDIDAS CORRECTORA**

PLANO
INSTALACION SEGURIDAD.
PLANTA ENTRECUBIERTA.


ESCALA 1/150
 FECHA OCTUBRE 23
 AUTOR **ANGEL GUERRERO CASTELLS**
 DOCTOR POR LA UIPC
 INGENIERO INDUSTRIAL
 FUNCIONARIO DE CARRERA
 Carrer de Venda des Coloms, 10 21 07840 Santa Eulària des Riu
 enguerrero@santaeulària.com

NUMERO PLANO **SEG04**


ARQUITECTURA DEL SISTEMA DE CIRCUITO CERRADO DE TELEVISIÓN

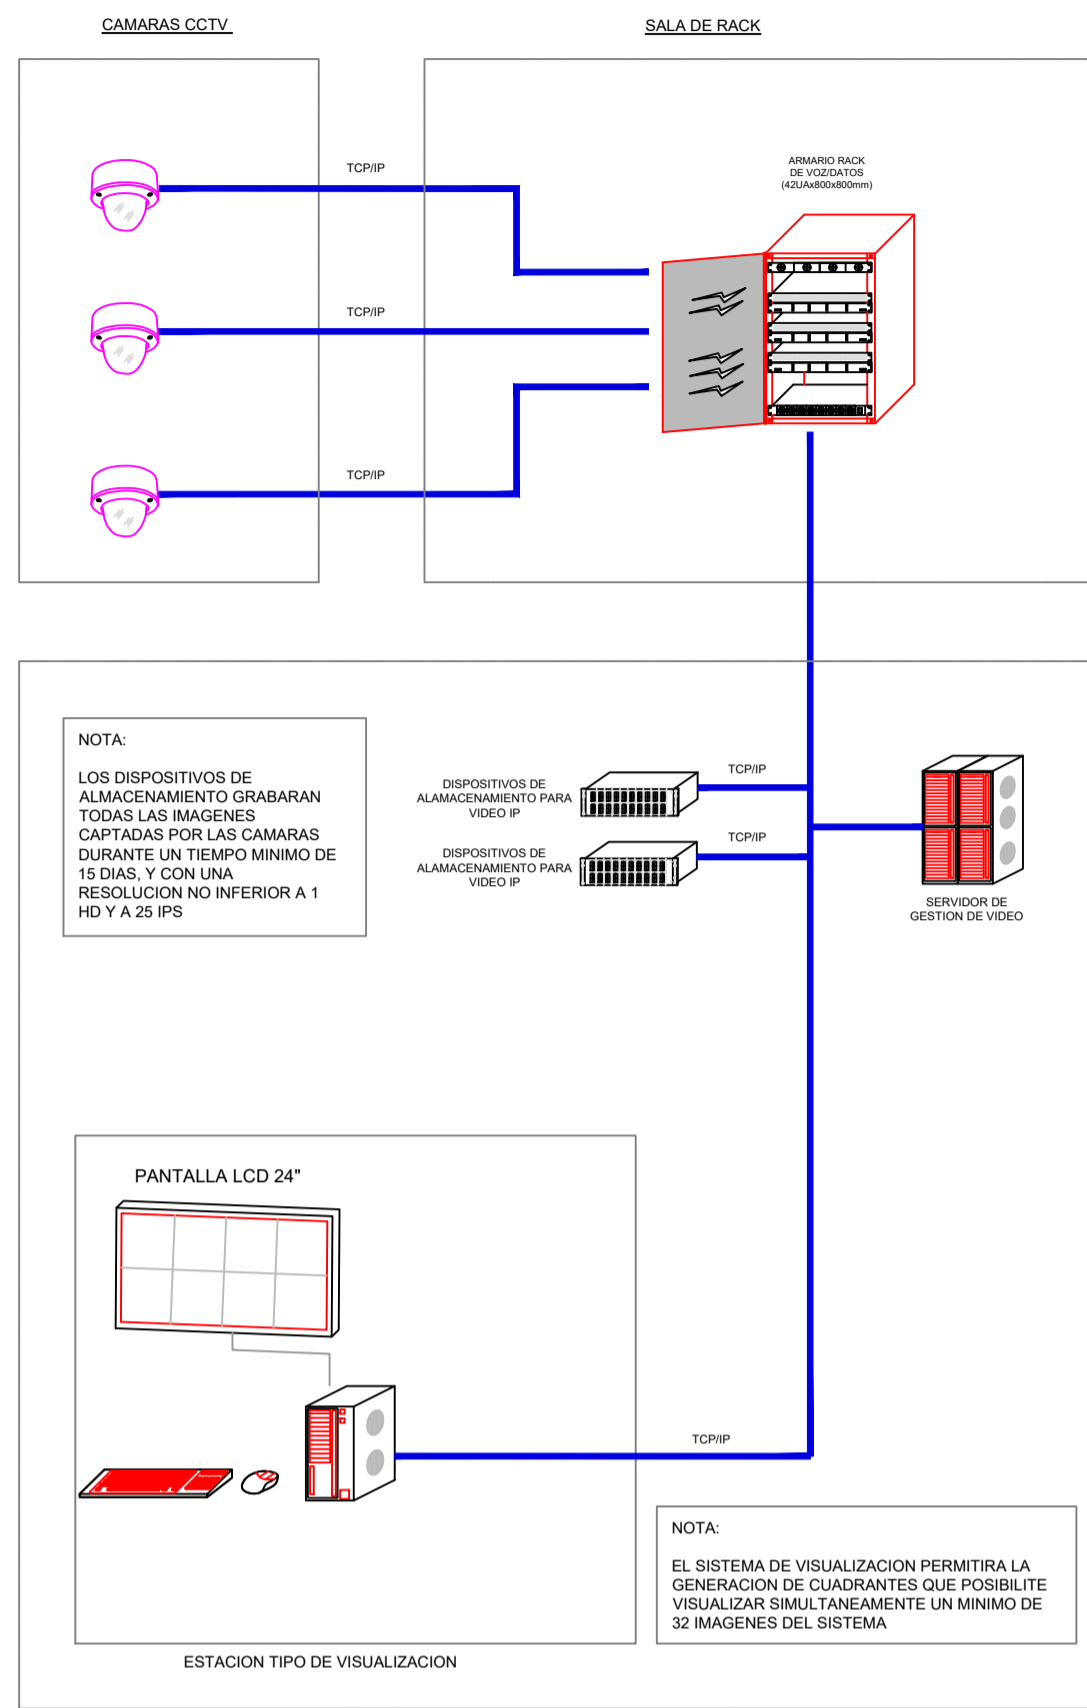


ESQUEMA DE PRINCIPIO SISTEMA DE ASEO ADAPTADO

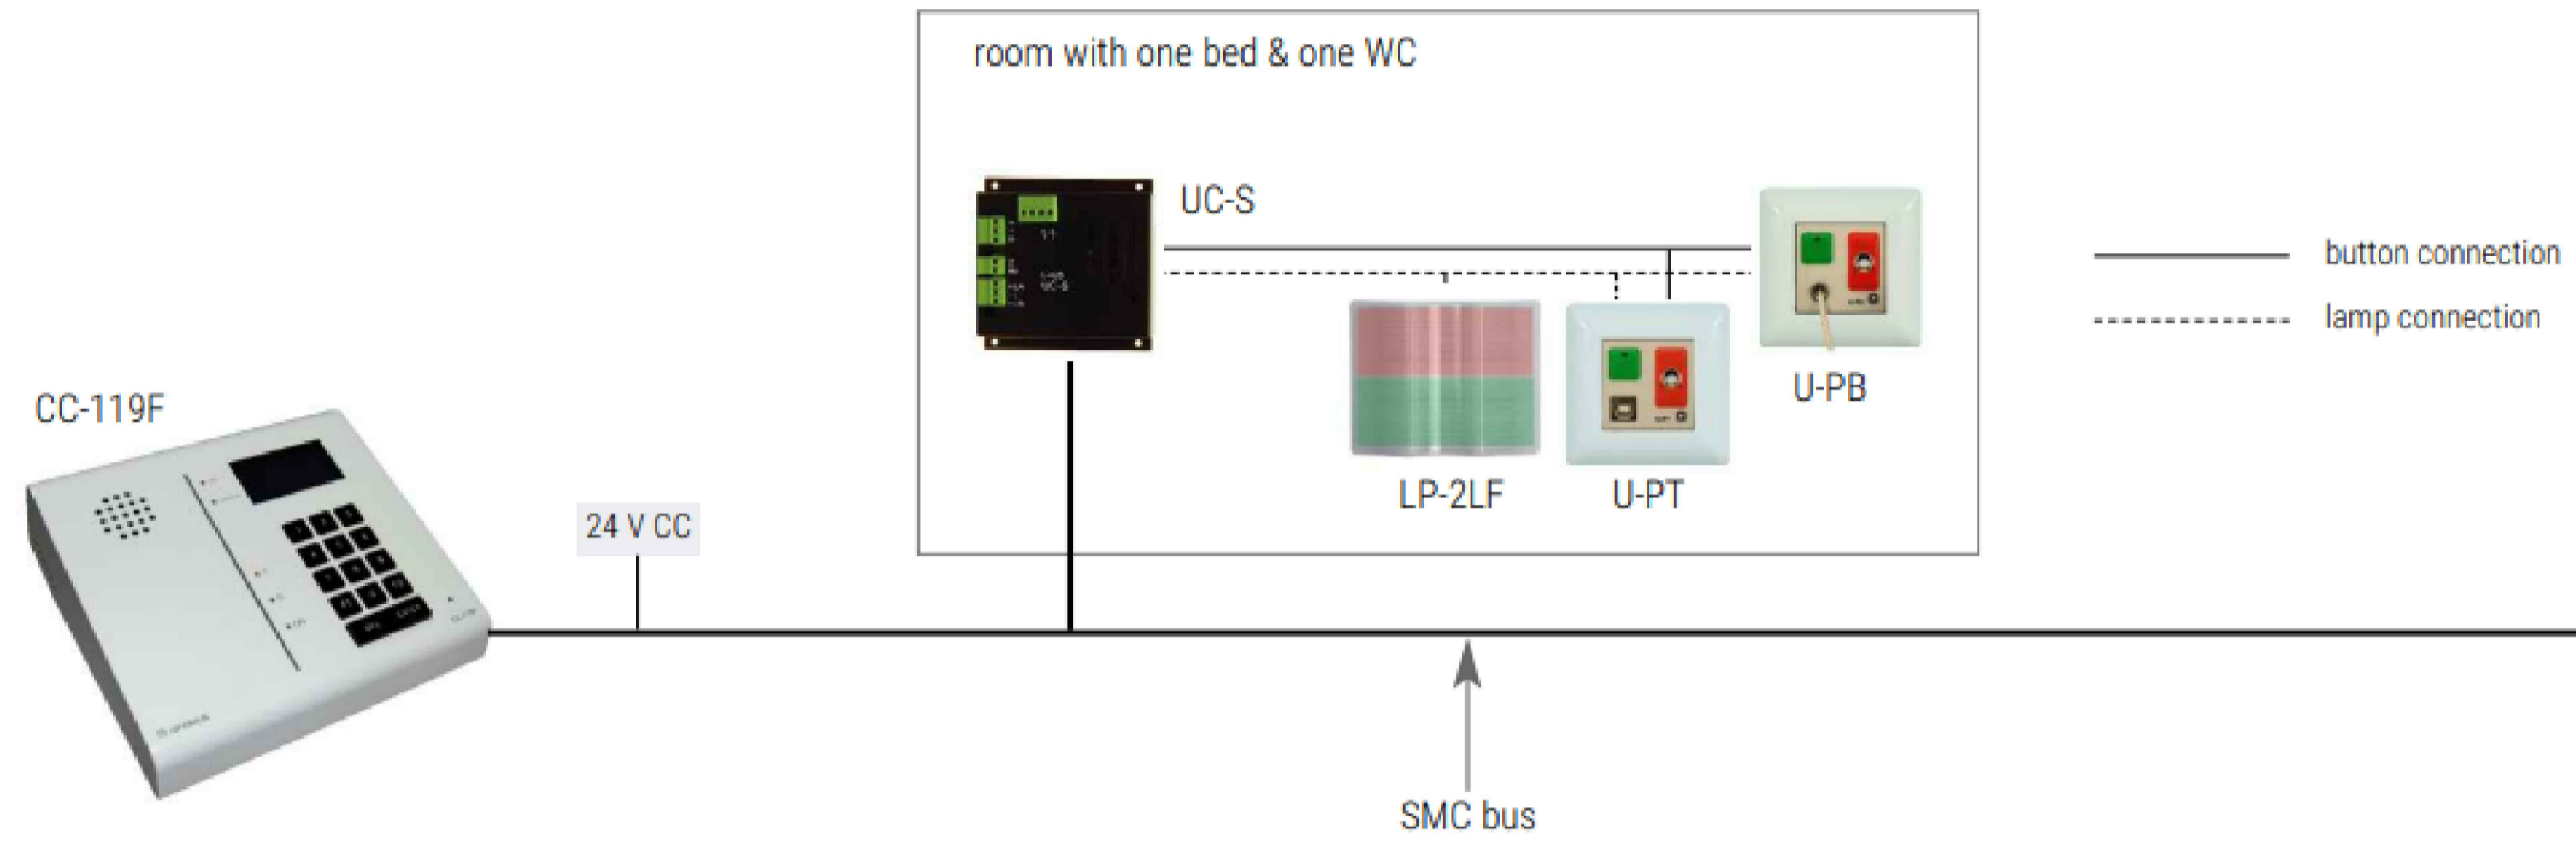

ESQUEMA CONTROL ACCESO APARCAMIENTO

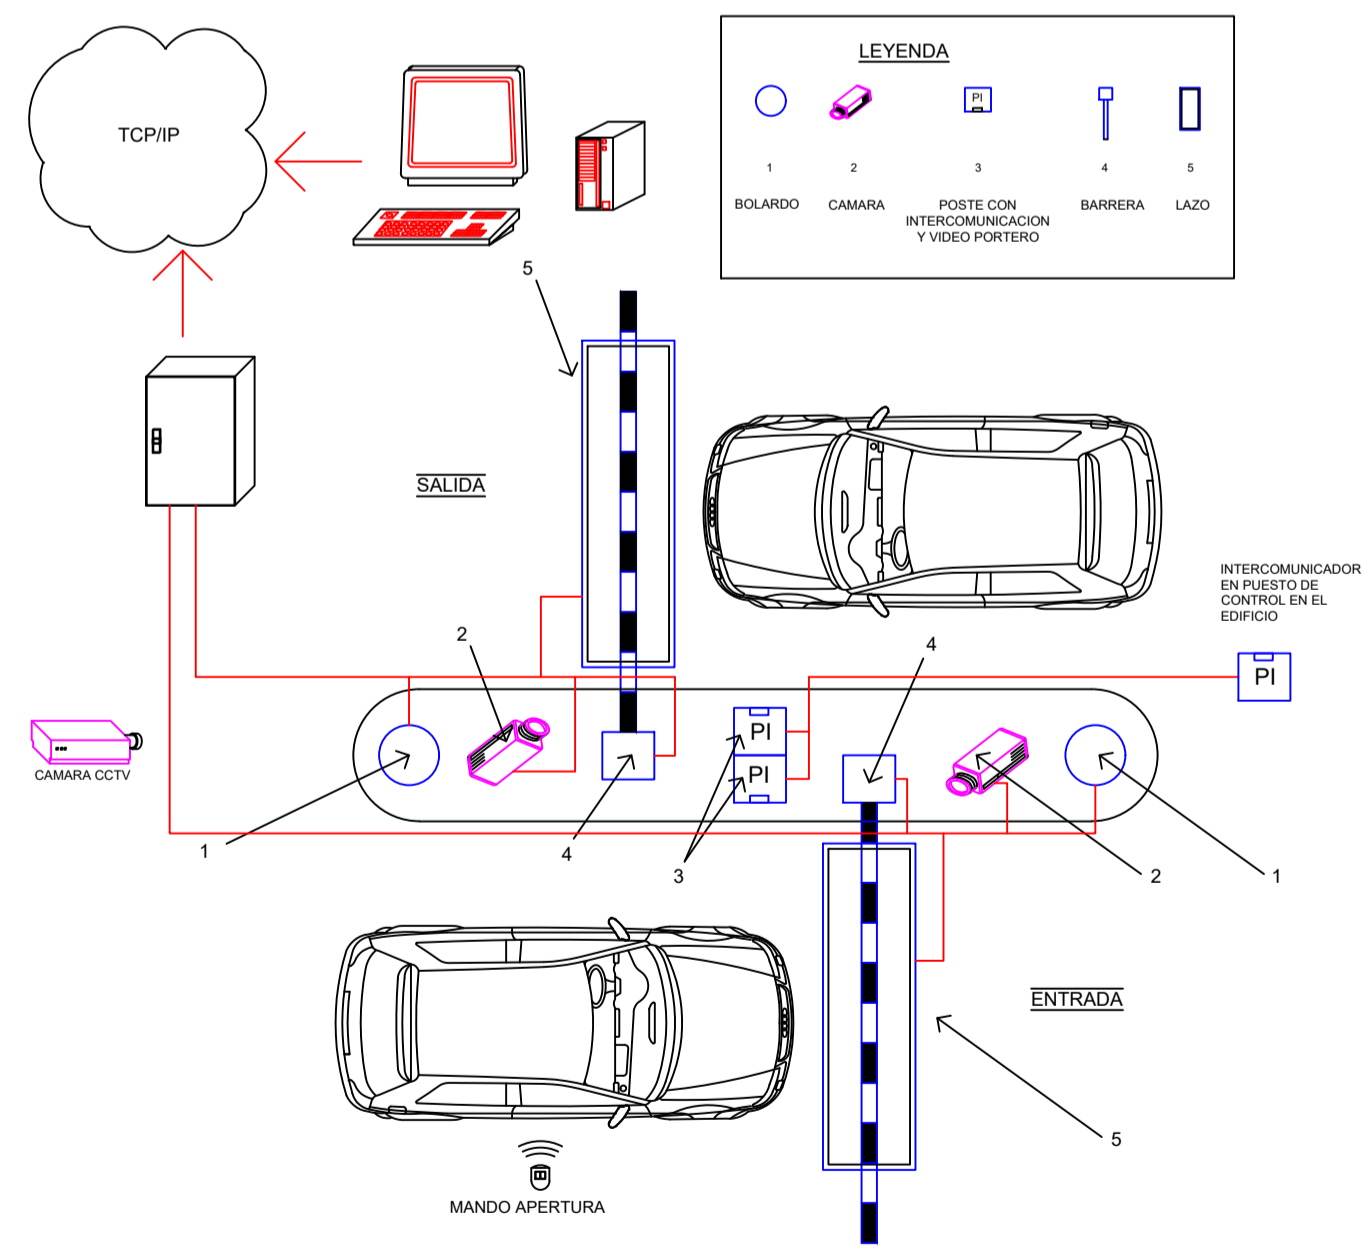

ESQUEMA DE PRINCIPIO CONTROL ACCESOS

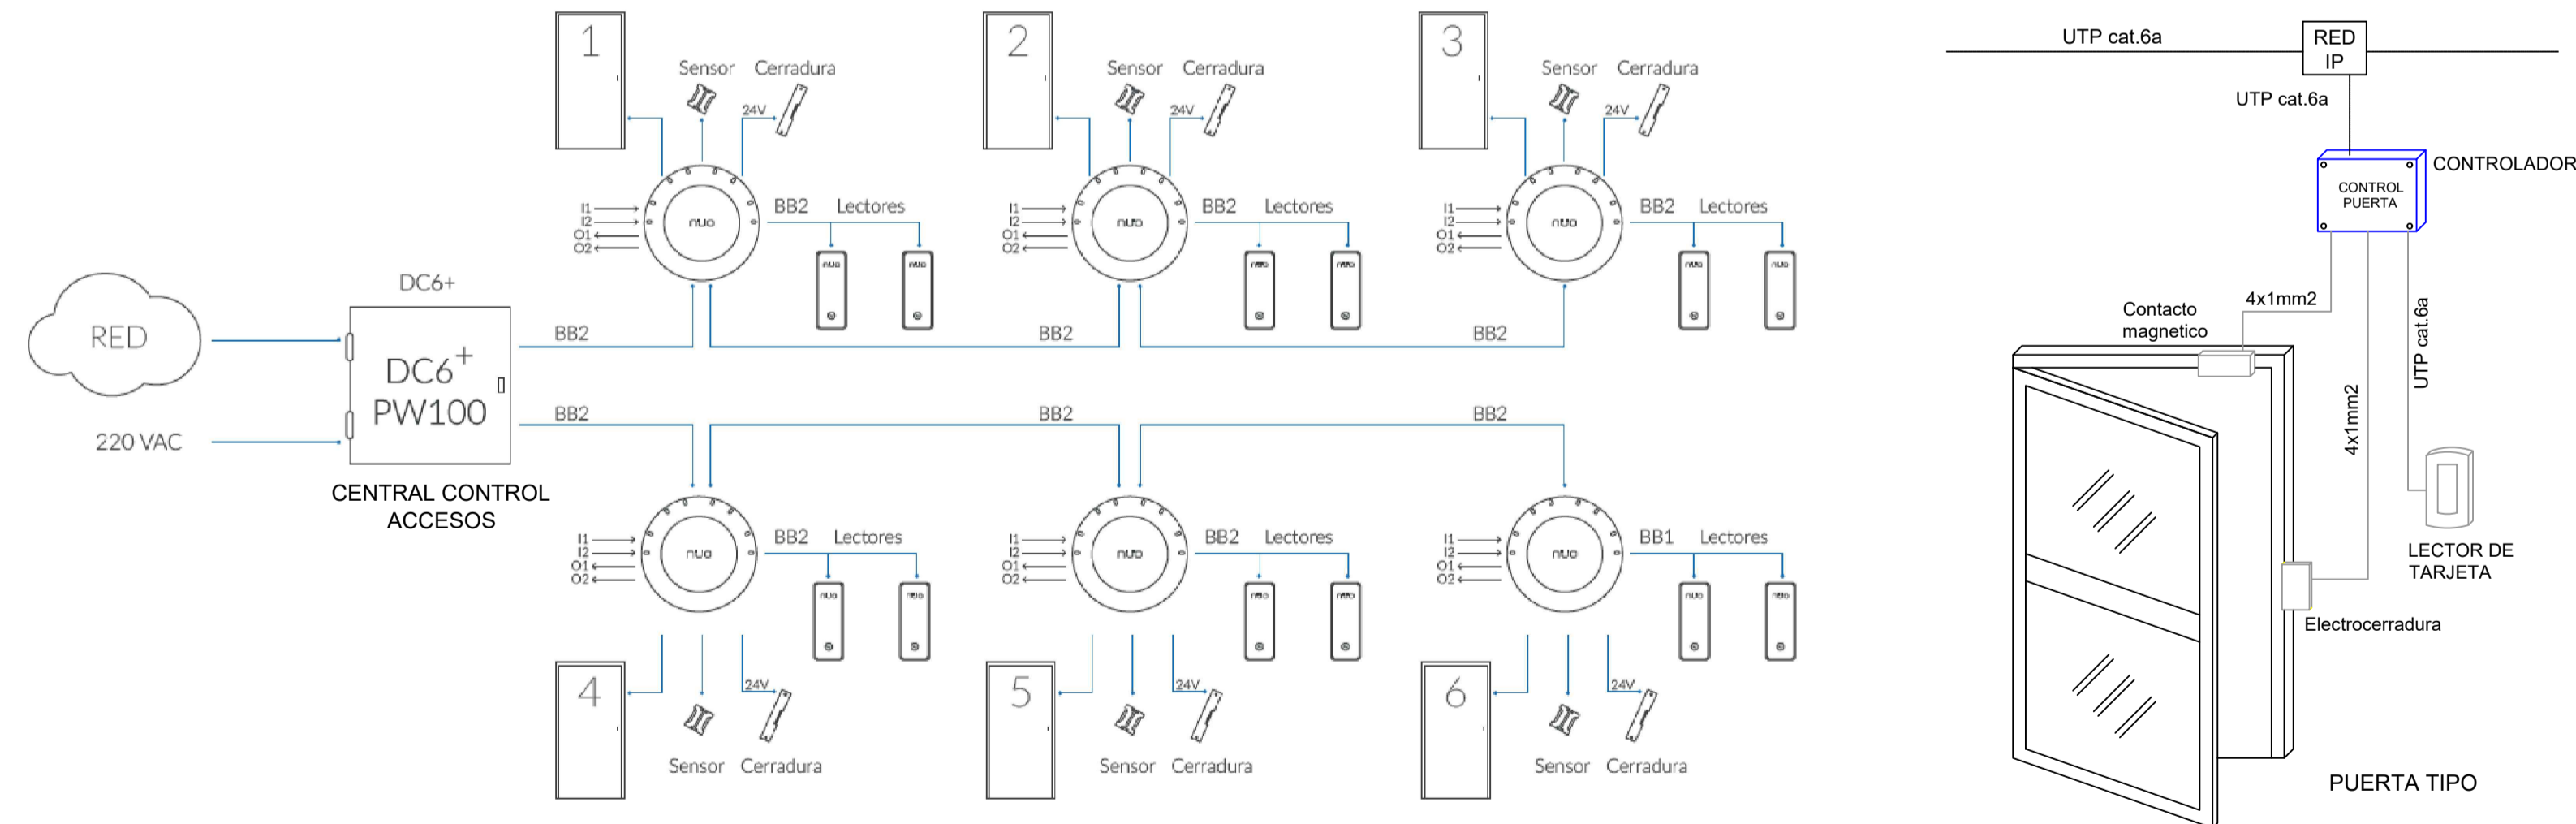

PROMOTOR Ajuntament de Santa Eulària des Riu
Sant Carles Santa Gertrudis Santa Eulària Janda Puig d'en Valló

PROYECTO MANZANA 7 - PLAN PARCIAL XARC
FASE II PALACIO DE CONGRESOS DE SANTA EULÀRIA DES RIU
PROYECTO DE ACTIVIDADES: MEDIDAS CORRECTIVAS

PLANO
INSTALACION SEGURIDAD.
DETALLE.

ESCALA	S/E	AUTOR	ANGEL GUERRERO CASTELLS
FECHA	OCTUBRE 23	DOCTOR POR LA UIPC	
NUMERO PLANO	SEG05	INGENIERO INDUSTRIAL	
		FUNCIONARIO DE CARRERA	

Carrer de Venda des Coloms, 10 21 07840 Santa Eulària des Riu
enginyer@santaeulària.com